
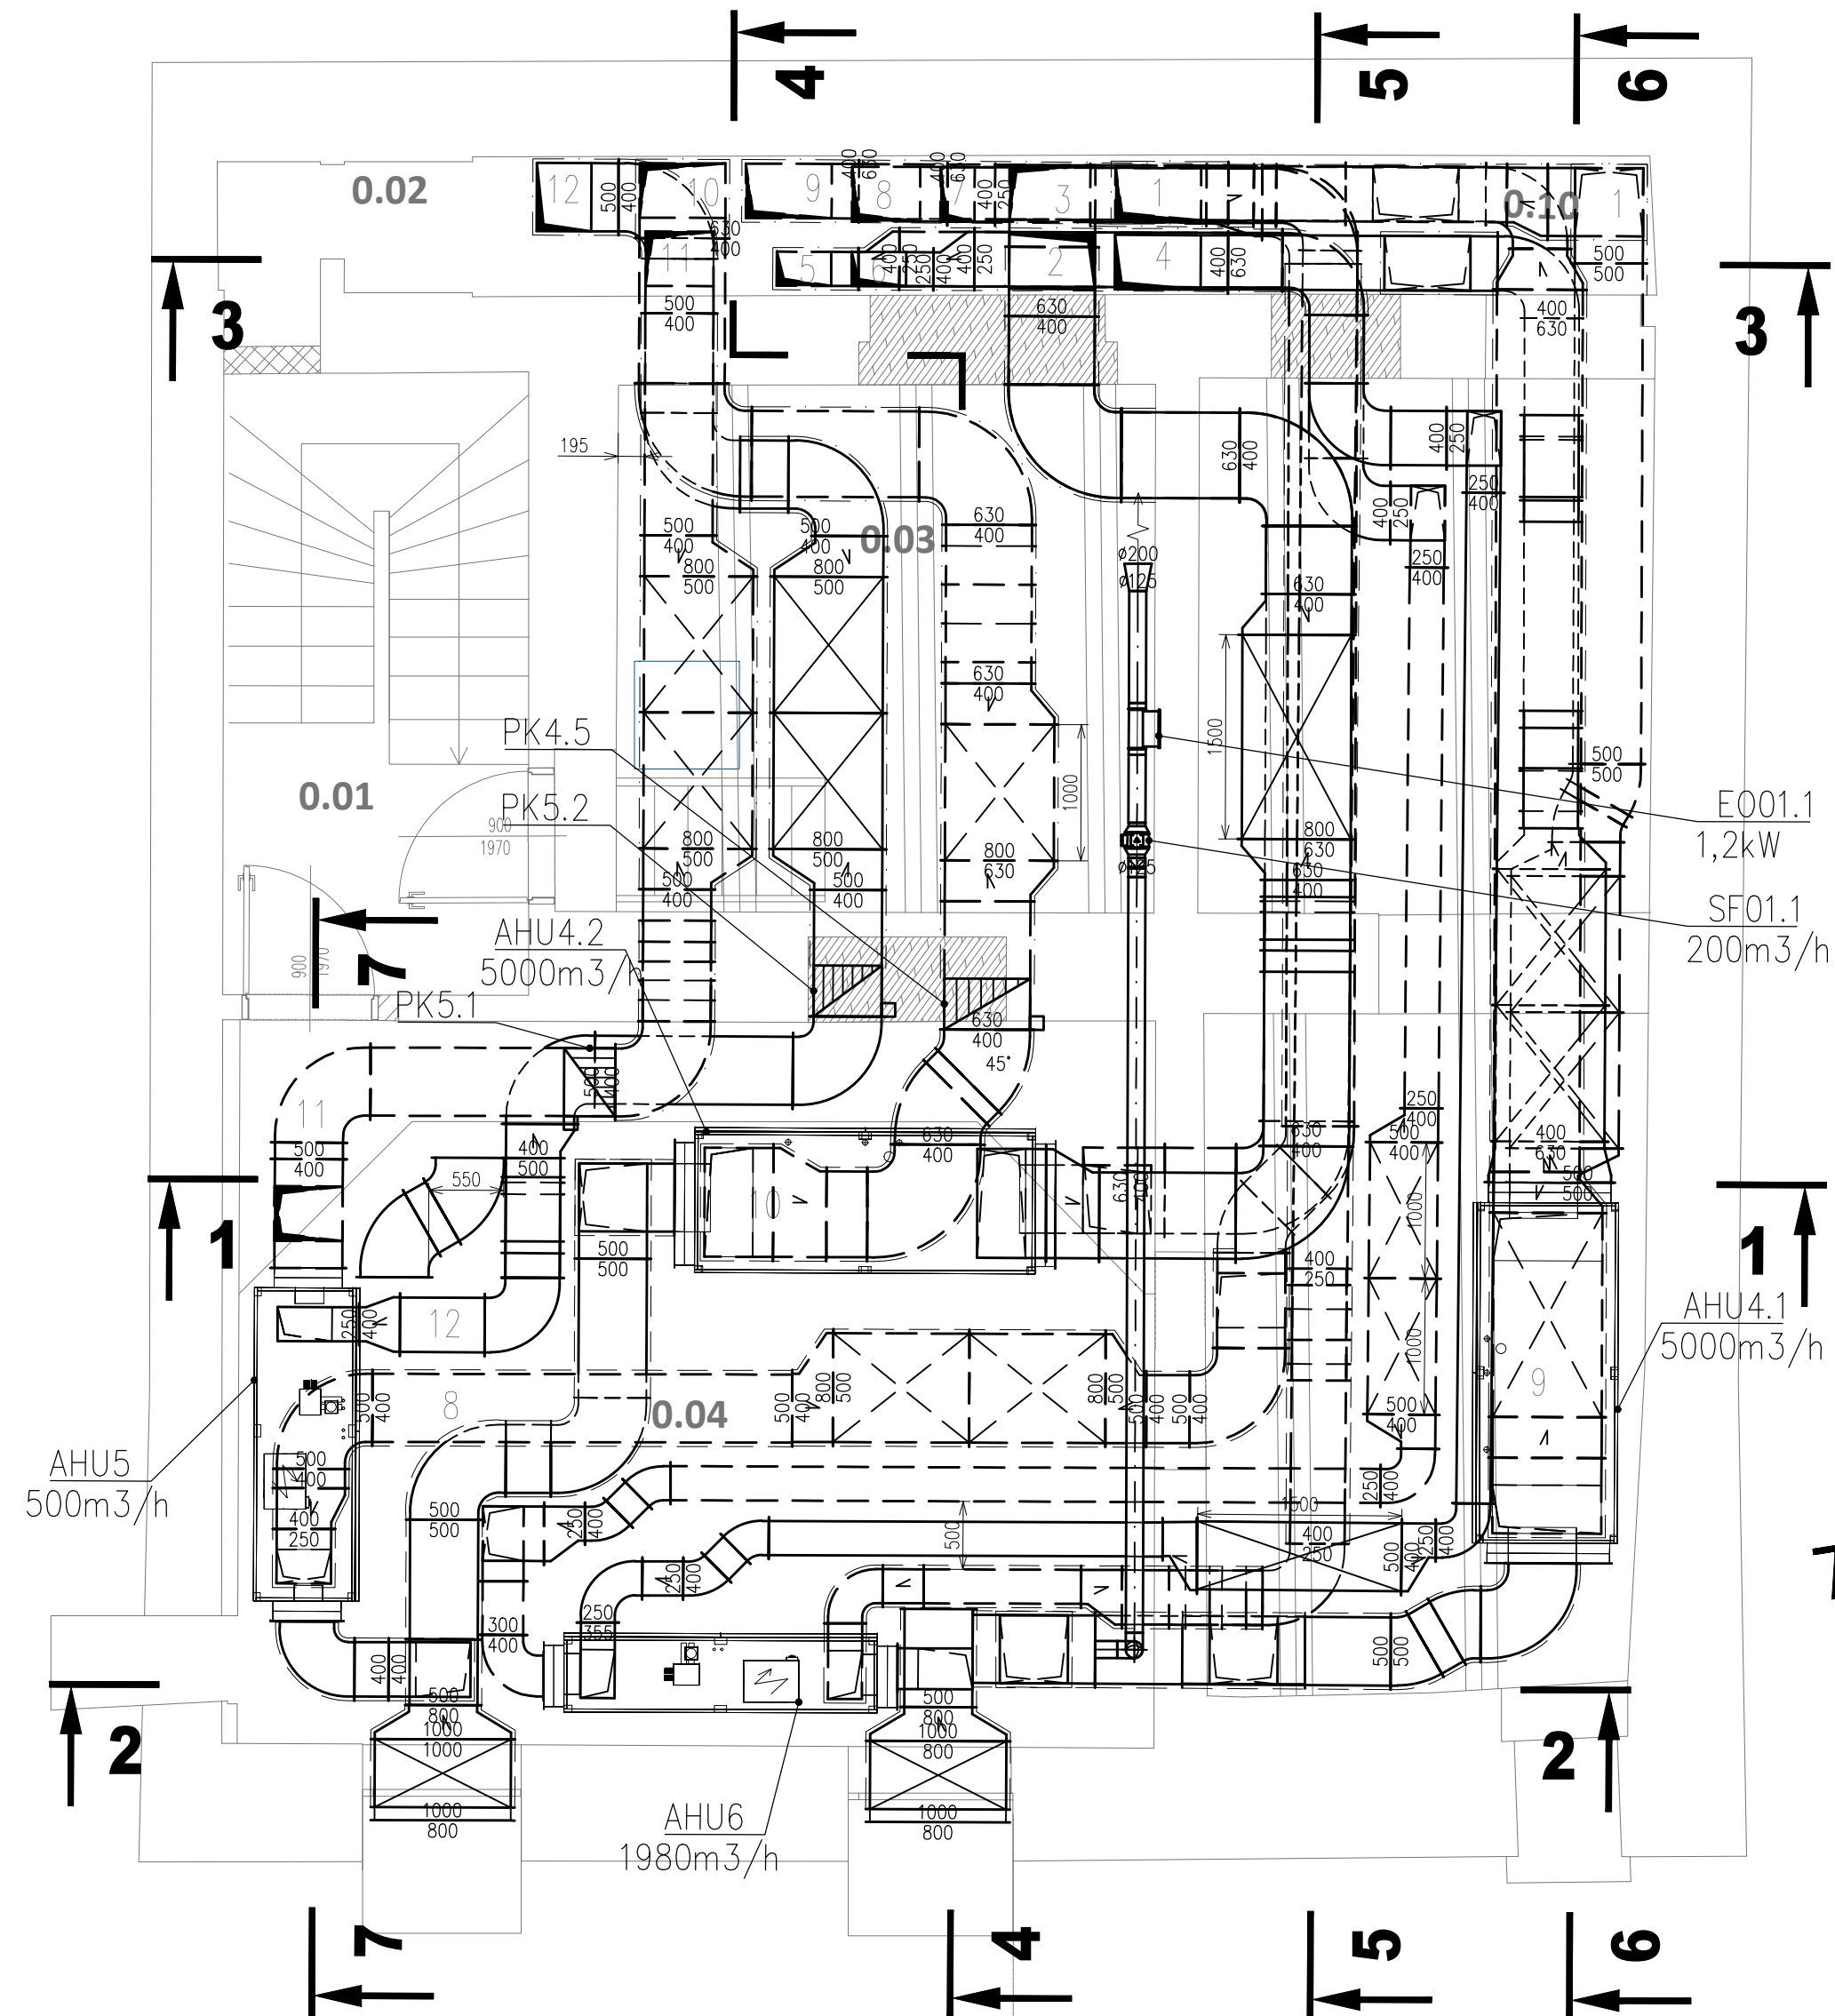
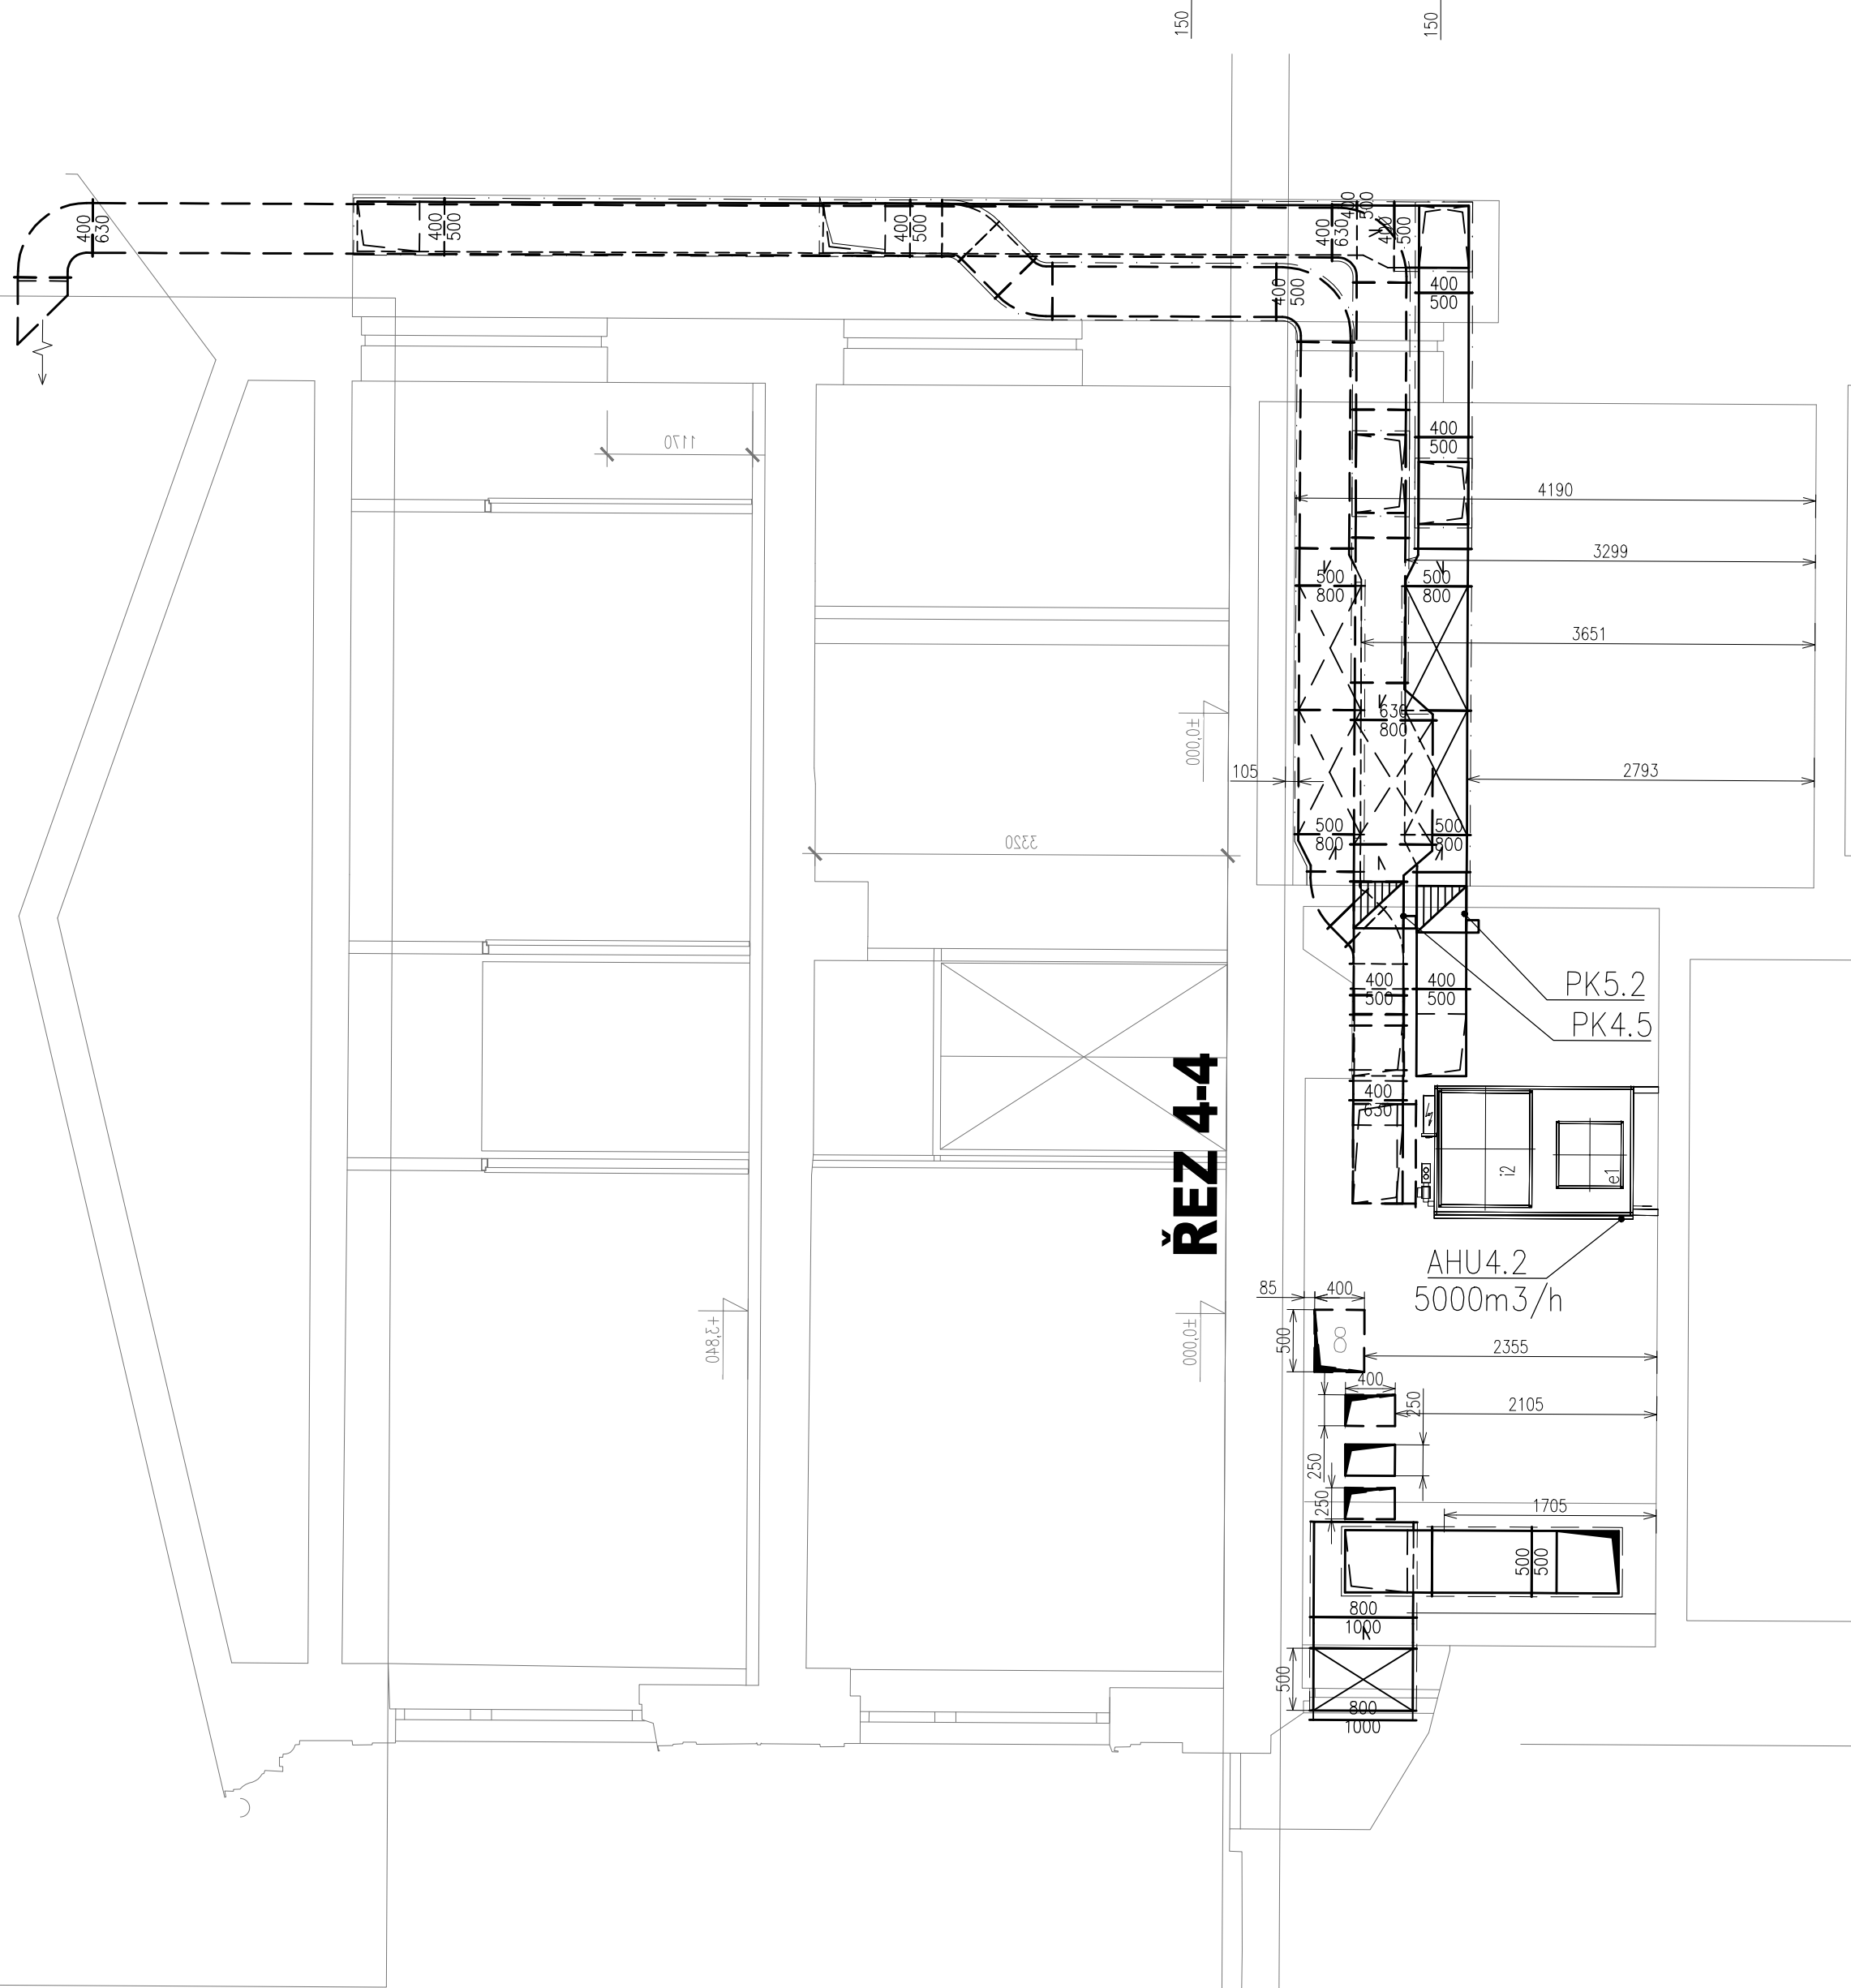
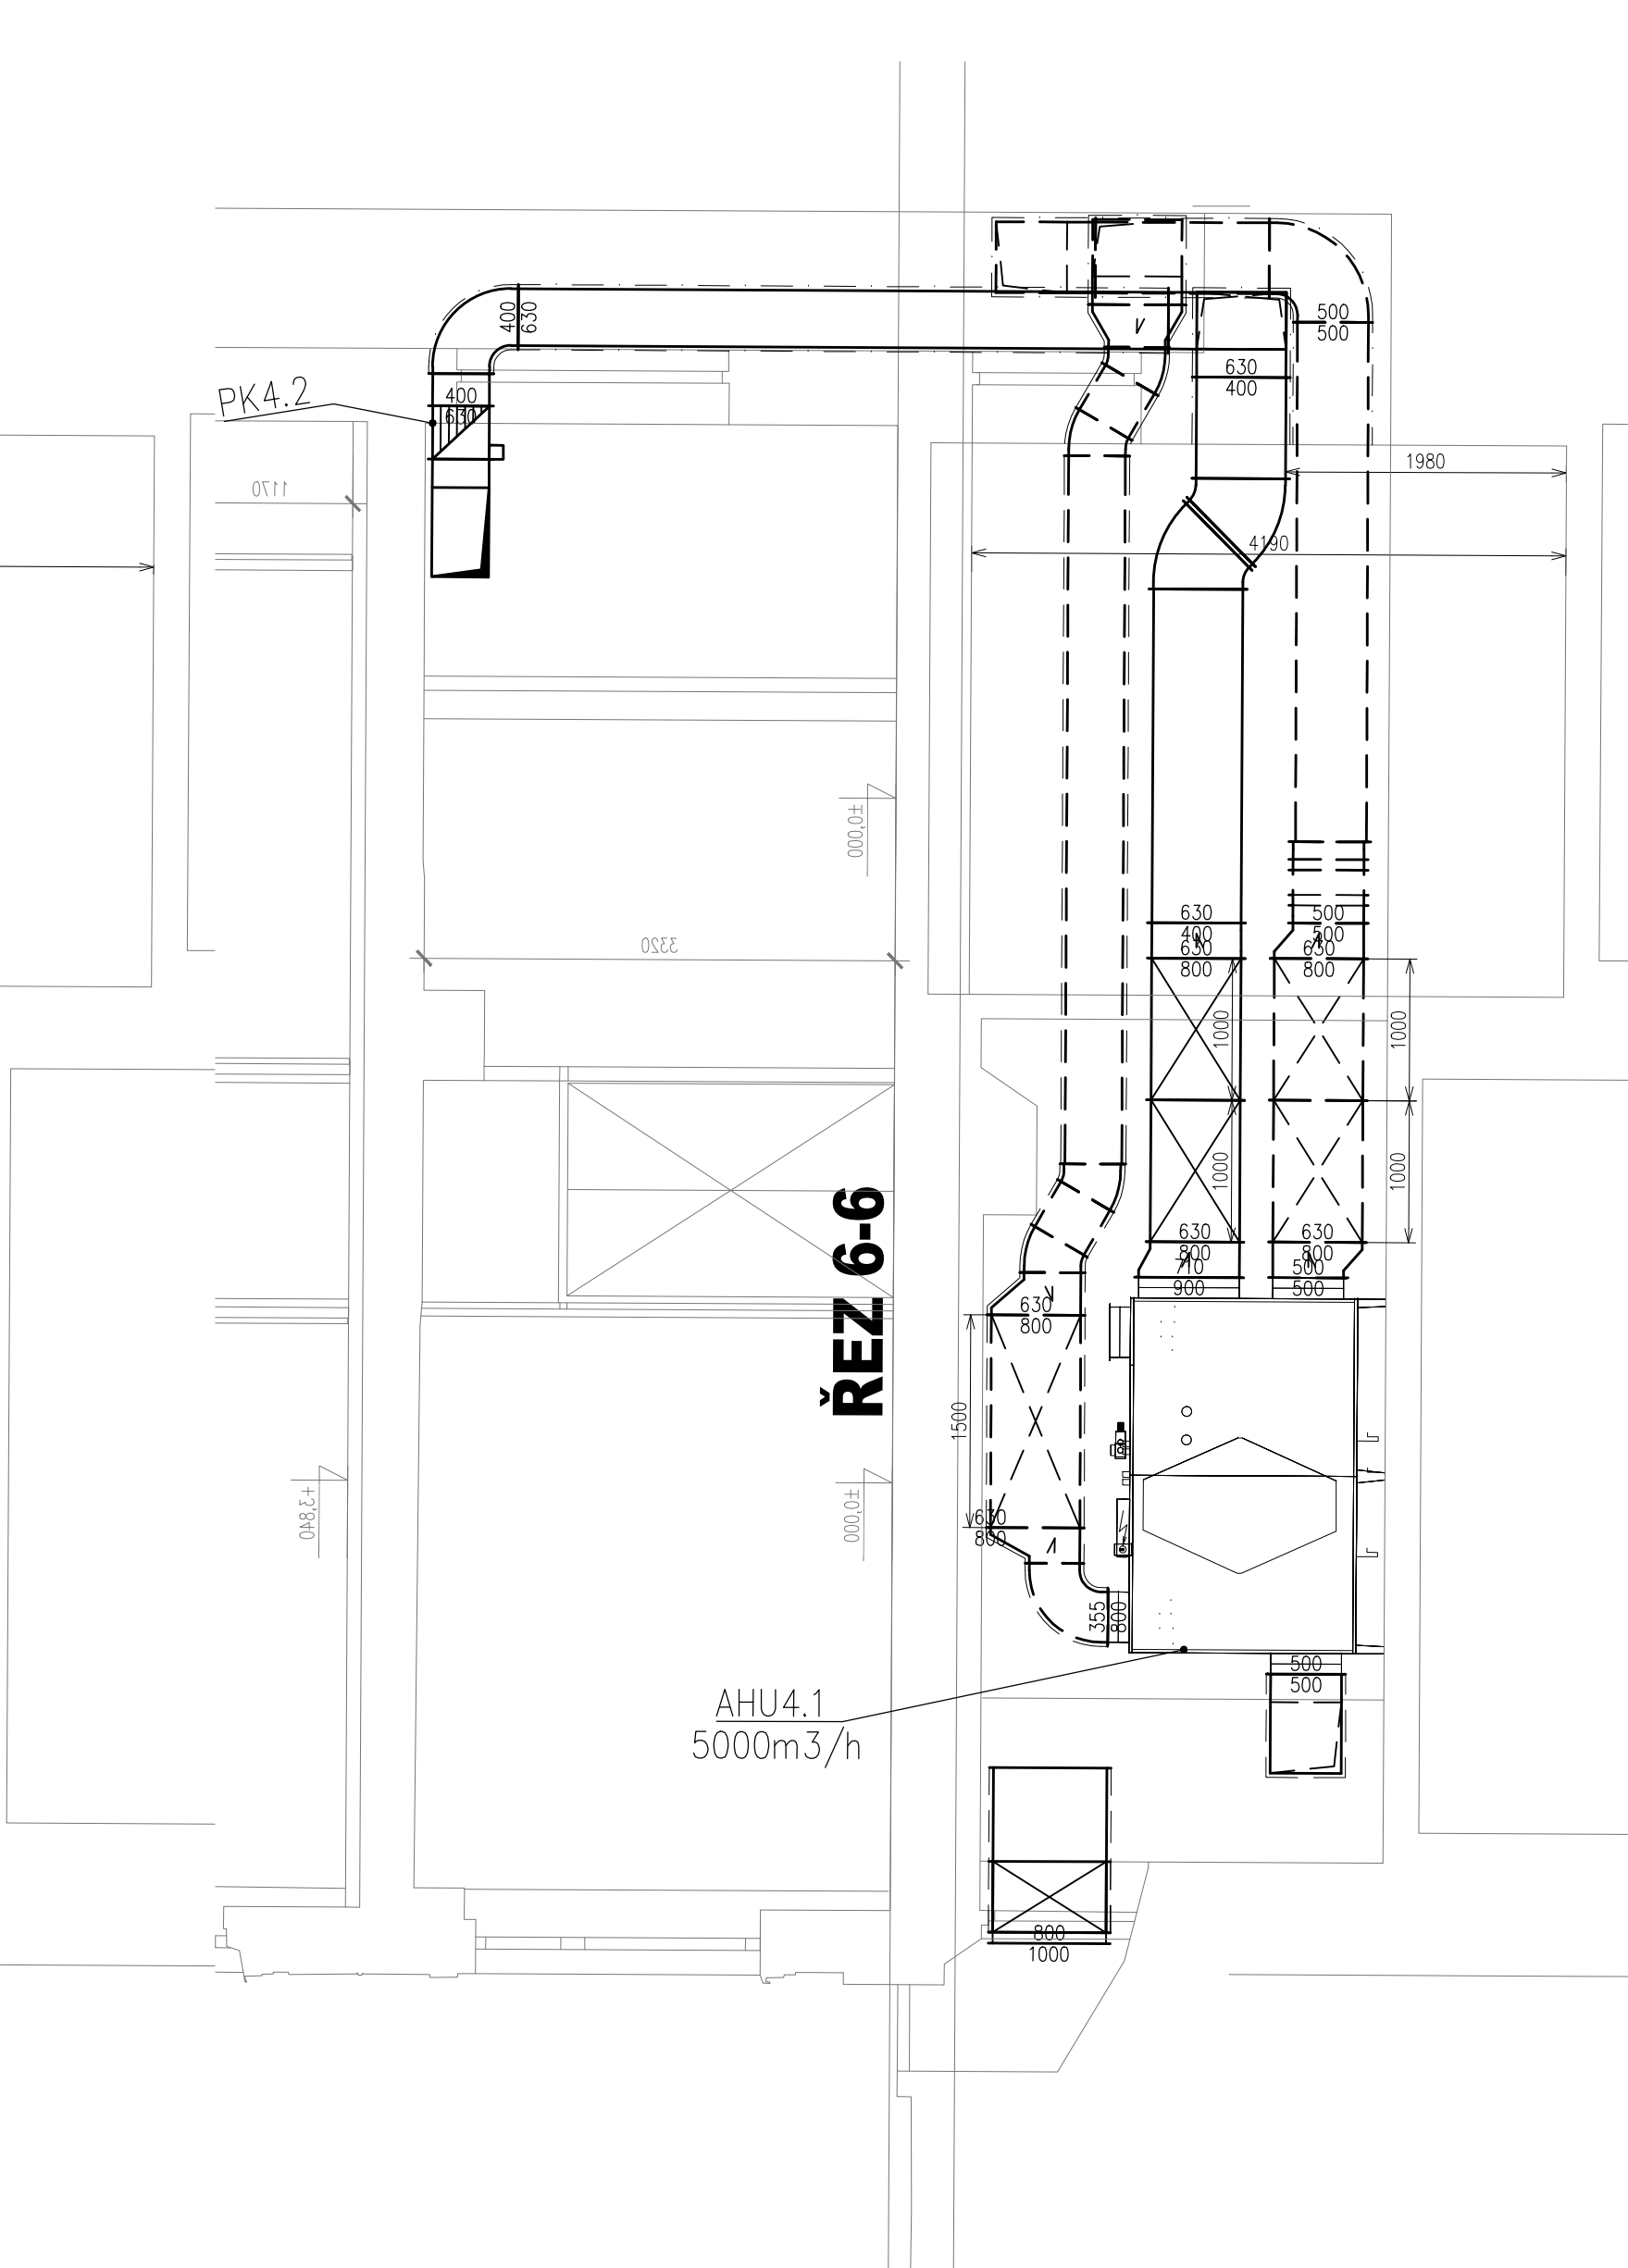


TABULKA MÍSTNOSTÍ 1PP		
OZN.	MÍSTNOST	PLOCHA [m <sup>2</sup> ]
0.01	CHODBA SE SCHODIŠTĚM	11,19
0.02	TOAILETA	0,97
0.03	MÍSTNOST	15,24
0.04	MÍSTNOST	36,58
0.05	TECHNICKÁ MÍSTNOST VODOJEMU	7,25
0.06	TECHNICKÁ MÍSTNOST VODOJEMU	7,25
0.07	VODOJEM	305,49
0.08	VODOJEM	315,62
CELKEM		63,98

- Legenda:**
- Diagonální ventilátor do kruhového potrubí
  - Kruhový ventil
  - Protidešťová žaluzie
  - Odvodní potrubí
  - Přívodní potrubí
  - Potrubí tepelně izolované
  - Potrubí požárně izolované
  - Ohebné potrubí sonoflex
  - Požární klapka
  - Dveřní mřížka / podříznuté dveře
  - Zpětná klapka
  - Anemostat
  - Regulátor průtoku vzduchu
  - tlumič hluku
  - Ohříváč do potrubí
  - Výústka pro přívod/odvod vzduchu

**Poznámka:**

Veškeré potrubí sání a výfuku vzduchu z AHU jednotek bude tepelně izolované – minerální vlna 4cm s polepem Kruhové potrubí vedené v podlaže – PVC–KG

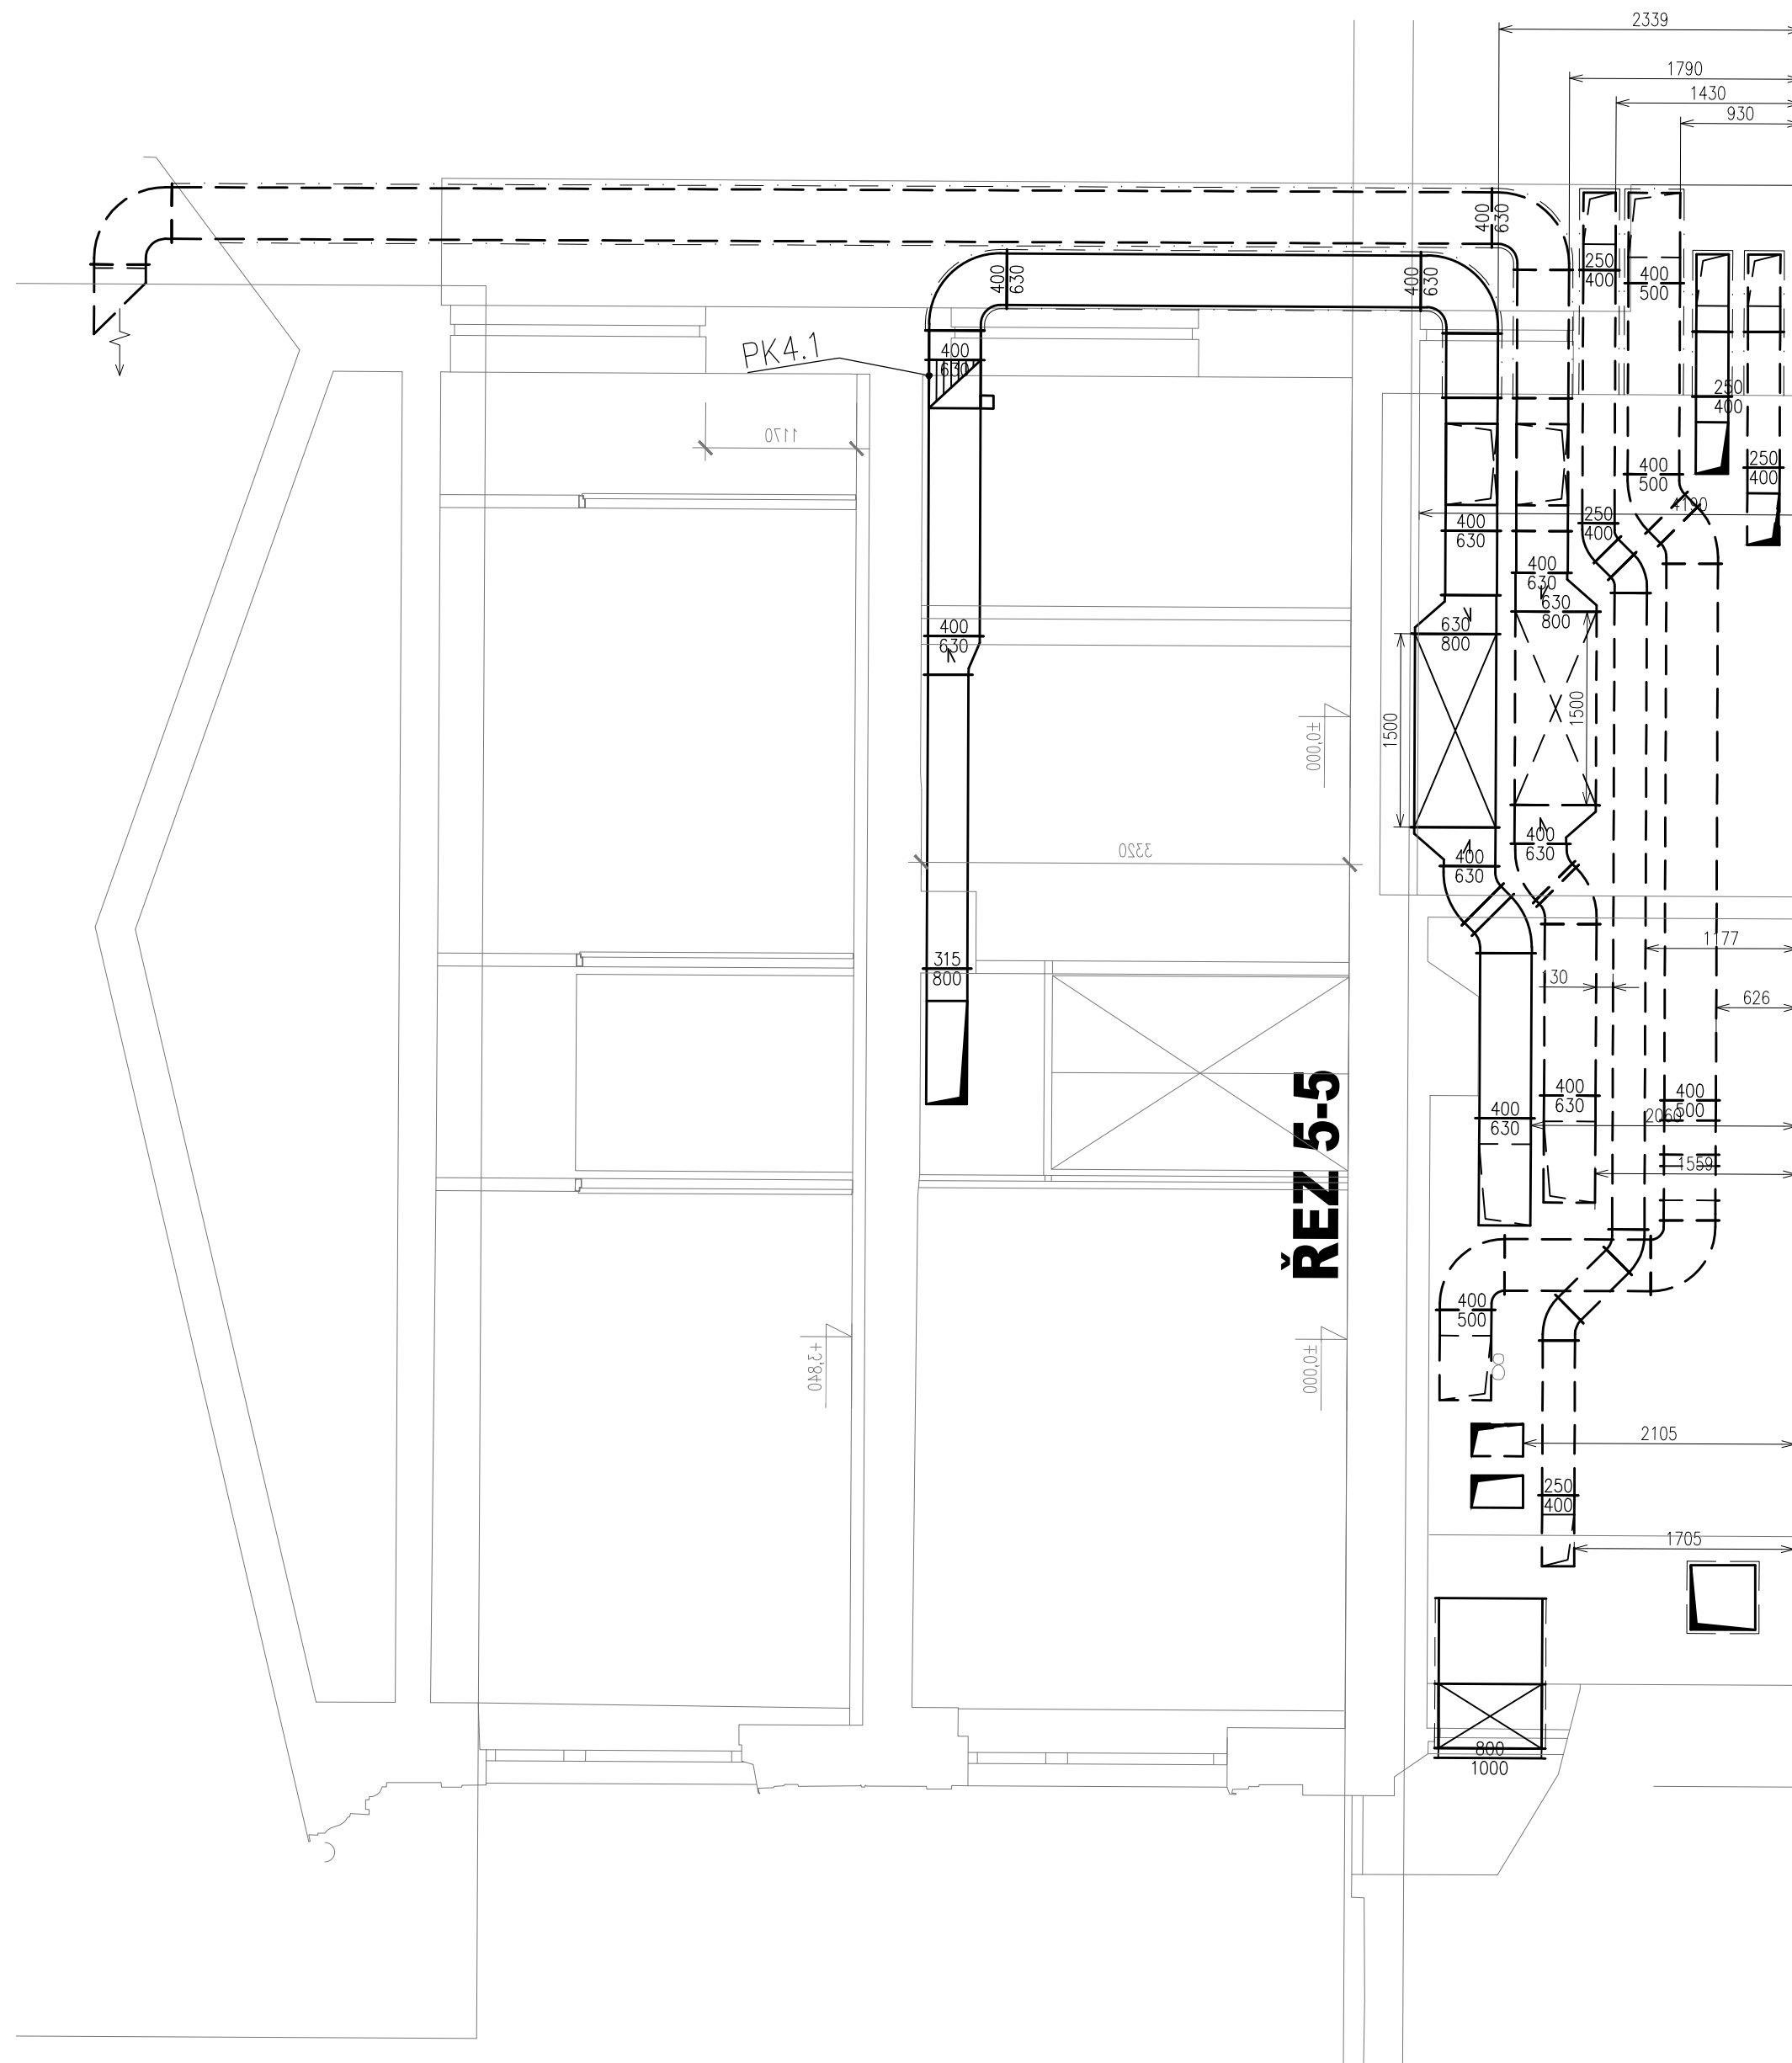

© CMC architekt s.r.o. AUTORSKÁ PRÁVA VYHRÁŽENA

**REVITALIZACE OBJEKTŮ A PROSTORŮ KORUNNÍ, P10**  
číslo investičních akcí 1/4/A52/00, 1/4/F87/00, 1/4/F87/01, 1/4/A52/02

**MAJITEL:** Hlavní město Praha, zast. Pražskou vodospisovatelskou společností a.s. Evropská 886/87, 160 00 Praha 6 - Vokovice IČO: 26656112

**GENÉRALPŘEDNÍ:** CMC architekt s.r.o. Jankovcova 1037/69, 170 00 Praha 7 IČO: 26145359 T: (+420) 724 191 959 E: email@cmca.cz konceptní studie: Ing. arch. Evžen Dub, ČKA autorů návrhu: Dipl. arch. David R. Chpěhm, ČKA Asist. arch. Jiří Mareš, ČKA, projektový tým: Ing. arch. Pavlína Pavlová, ČKA Ing. arch. Gabriela Selyšová Ing. arch. Anna Potemáková Mgr. art. Ing. Michal Axi

**PROJEKTOVÍ:** ENGINEERS CZ s.r.o. Vlahy 1002/15, 170 00 PRAHA 7 IČO: 24127863 T: (+420) 252 546 483 info@engineers-cz.cz

**PROJEKČNÍ DŮSTI:** TZB - KEJMAR Mlánská 417, 109 00 PRAHA 15 IČO: 649 28 151 T: (+420) 721 377 819 keymar@keymar.cz

**LEGENDA INVESTIČNÍCH AKCÍ:**  
1 INVESTIČNÍ AKCE 1/A52/00 Obnova patky a střechy provozního objektu Korunní, P10  
1 INVESTIČNÍ AKCE 1/A52/01 Obnova patky a střechy provozního objektu Korunní, P10 - vodovodná sít' 2a INVESTIČNÍ AKCE 1/A52/02 Modernizace VZU Korunní, P10 (soustředí vodojem) 2b INVESTIČNÍ AKCE 1/A52/02 Modernizace VZU Korunní, P10 (soustředí vodojem) 3 INVESTIČNÍ AKCE 1/A52/02 Revitalizace objektu a prostorů VZU Korunní, P10

± 0,000 = 269,140 Bpiv

**OBJEKT:** SO 0101, SO 0102

**NÁZEV PRŮBĚHU:** PŮDORYS 1PP

**ČÍSLO:** VZDUCHOTECHNIKA

**STUPEŇ:** DOKUMENTACE PRO VÝBĚR ZHOTOVITELÉ

**ZODPOVĚDNÝ PROJEKTANT:** Ing. Jiří Kejmar

**NAŘÍZENÍ PRŮBĚHU:** Ing. Petr Jodas

**VP:** Ing. Petr Jodas

**VÝKONOVATEL:** Ing. Jiří Kejmar

**MĚŘÍTKO:** 1:50

**DATA:** 11.2023

**PRŮBĚH:** 369 DVZ 1 0101\_0102 VZT 201 01