


PROVOZNÍ OBJEKT S VODÁRENSKOU VĚŽÍ
PŮDORYS 5.NP

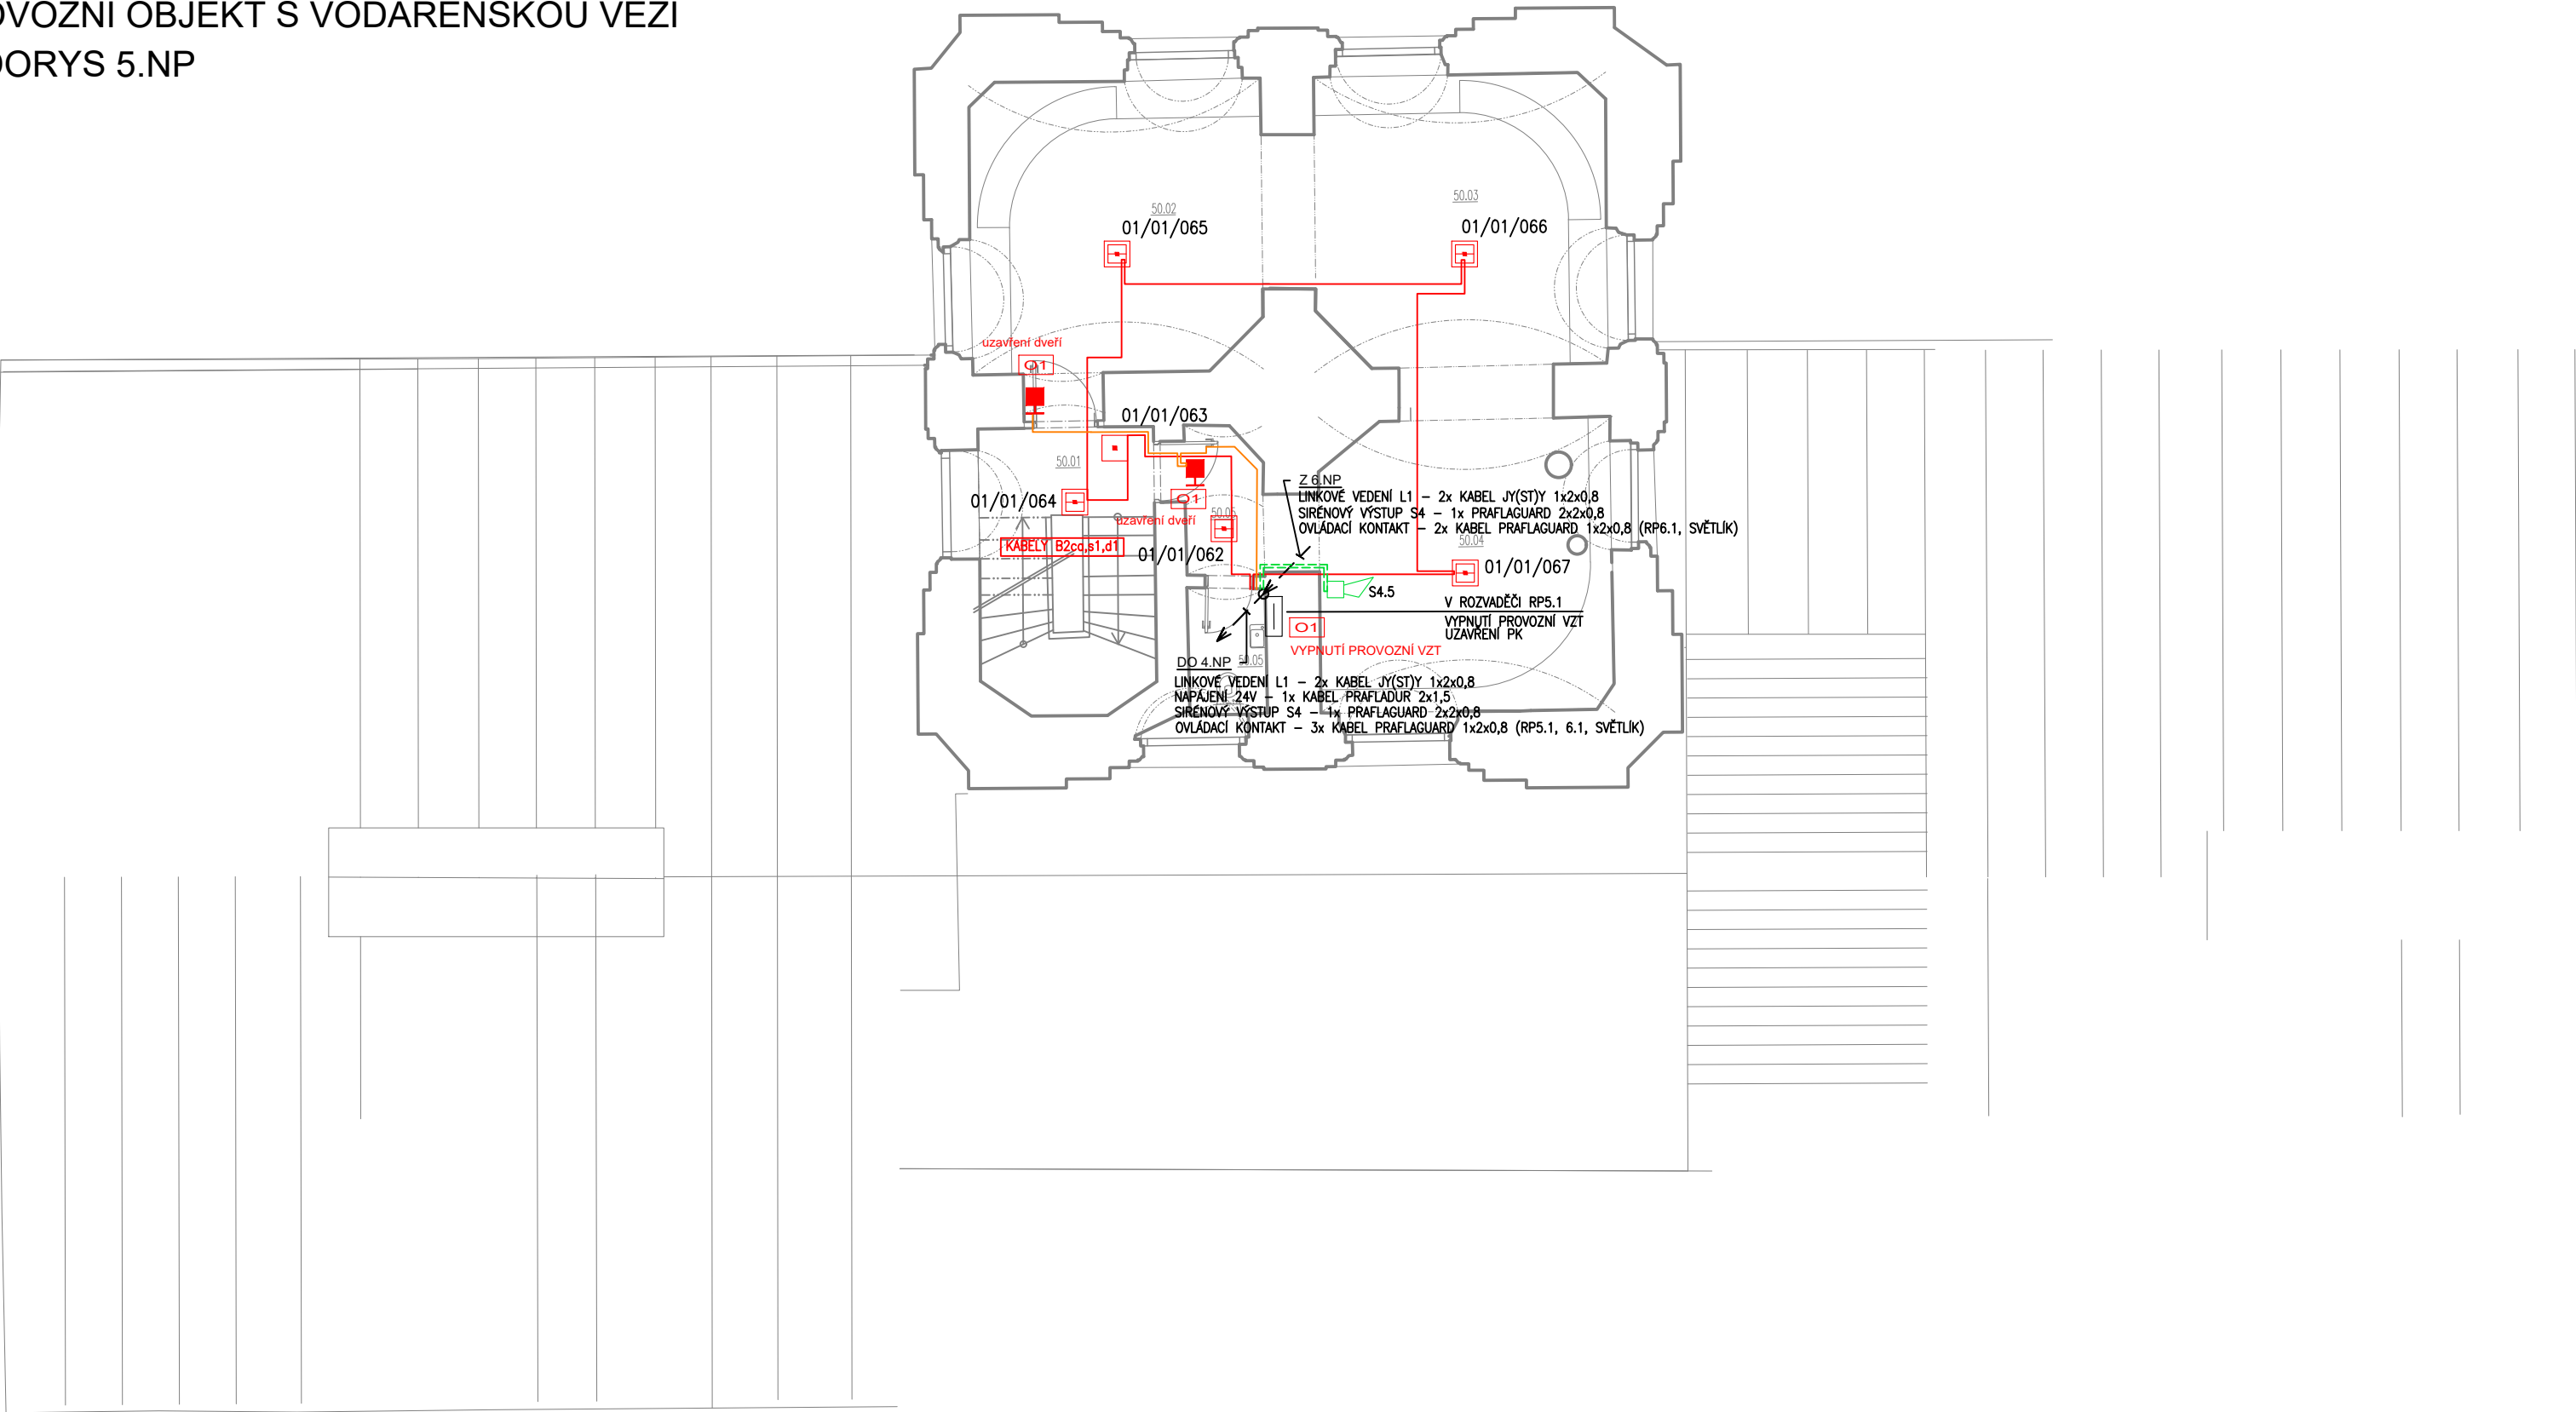

TABULKA MÍSTNOSTÍ 5.NP						
C. M.	NÁZEV MÍSTNOSTI	PLOCHA [m²]	PODLAŽÍ	STĚNY	STROP	PLOCHA CELKOVÁ [m²]
501	SALON	888	000	000	000	000


LEGENDA PRVKŮ EPS

- EPS ÚSTŘEDNA EPS
- OPPO OBSLUŽNÉ POLE POŽÁRNÍ OCHRANY
- KTPO KLÍČOVÝ TREZOR POŽÁRNÍ OCHRANY
- ZDP ZAŘÍZENÍ DÁLKOVÉHO PŘENOSU
- OPTICKO KOUŘOVÝ HLÁŠIČ
- OPTICKO KOUŘOVÝ HLÁŠIČ, PATICE PRO VYŠŠÍ KRYTÍ
- OPTICKO KOUŘOVÝ HLÁŠIČ V PODHLEDU
- TEPLOTNÍ HLÁŠIČ
- OPTICKO-TEPLOTNÍ HLÁŠIČ
- TLAČÍTKOVÝ HLÁŠIČ
- TLAČÍTKOVÝ HLÁŠIČ, IP67
- SIRÉNA
- PŘÍDRŽNÝ ELEKTROMAGNET
- OPTICKÁ SIGNALIZACE
- KOPPLER - 4 VÝSTUPY, 2 VÝSTUPY
- LINKOVÝ MODUL - 1 VÝSTUPY
- LINKOVÝ MODUL - 1 VÝSTUPY
- NAPÁJECÍ ZDROJ, EN54-4
- NASÁVACÍ POTRUBÍ
- ROZVODNICE EPS EI30 + PŘEPĚTOVÉ OCHRANY

LEGENDA TRAS KABELAŽE

- LINKA EPS, MONITOROVACÍ KONTAKT BEZ P.O. - KABEL JY(ST)Y 1x2x,8
- VE SHROMAŽDOVACÍM PROSTORU A CHŮC KABEL B2ca.s1,d1 (NAPŘ. PRAFLACOM)
- NAPÁJENÍ 24V (NC KONTAKT) - KABEL CYSY / CYKY-O 2x2,5 - 2x1,5,
- VE SHROMAŽDOVACÍM PROSTORU A CHŮC KABEL B2ca.s1,d1 (NAPŘ. PRAFLDUR)
- SIRÉOVÉ VEDENÍ EPS - KABEL PRAFLAGUARD 2x2x0,8 V TRASE P30-R
- POŽÁRNĚ ODOLNÁ LINKA EPS - KABEL PRAFLAGUARD 2x2x0,8 V TRASE P30-R
- OVĚŘOVACÍ KONTAKT EPS - KABEL PRAFLAGUARD 1x2x,8 V TRASE P30-R
- OPPO, KTPO - KABEL PRAFLAGUARD 4x2x,8 V TRASE P30-R
- PROPOJENÍ ÚSTŘEDEN - KABEL PRAFLAGUARD 2x2x,8 V TRASE P30-R

PROVOZNÍ OBJEKT S VODÁRENSKOU VĚŽÍ
PŮDORYS 6.NP

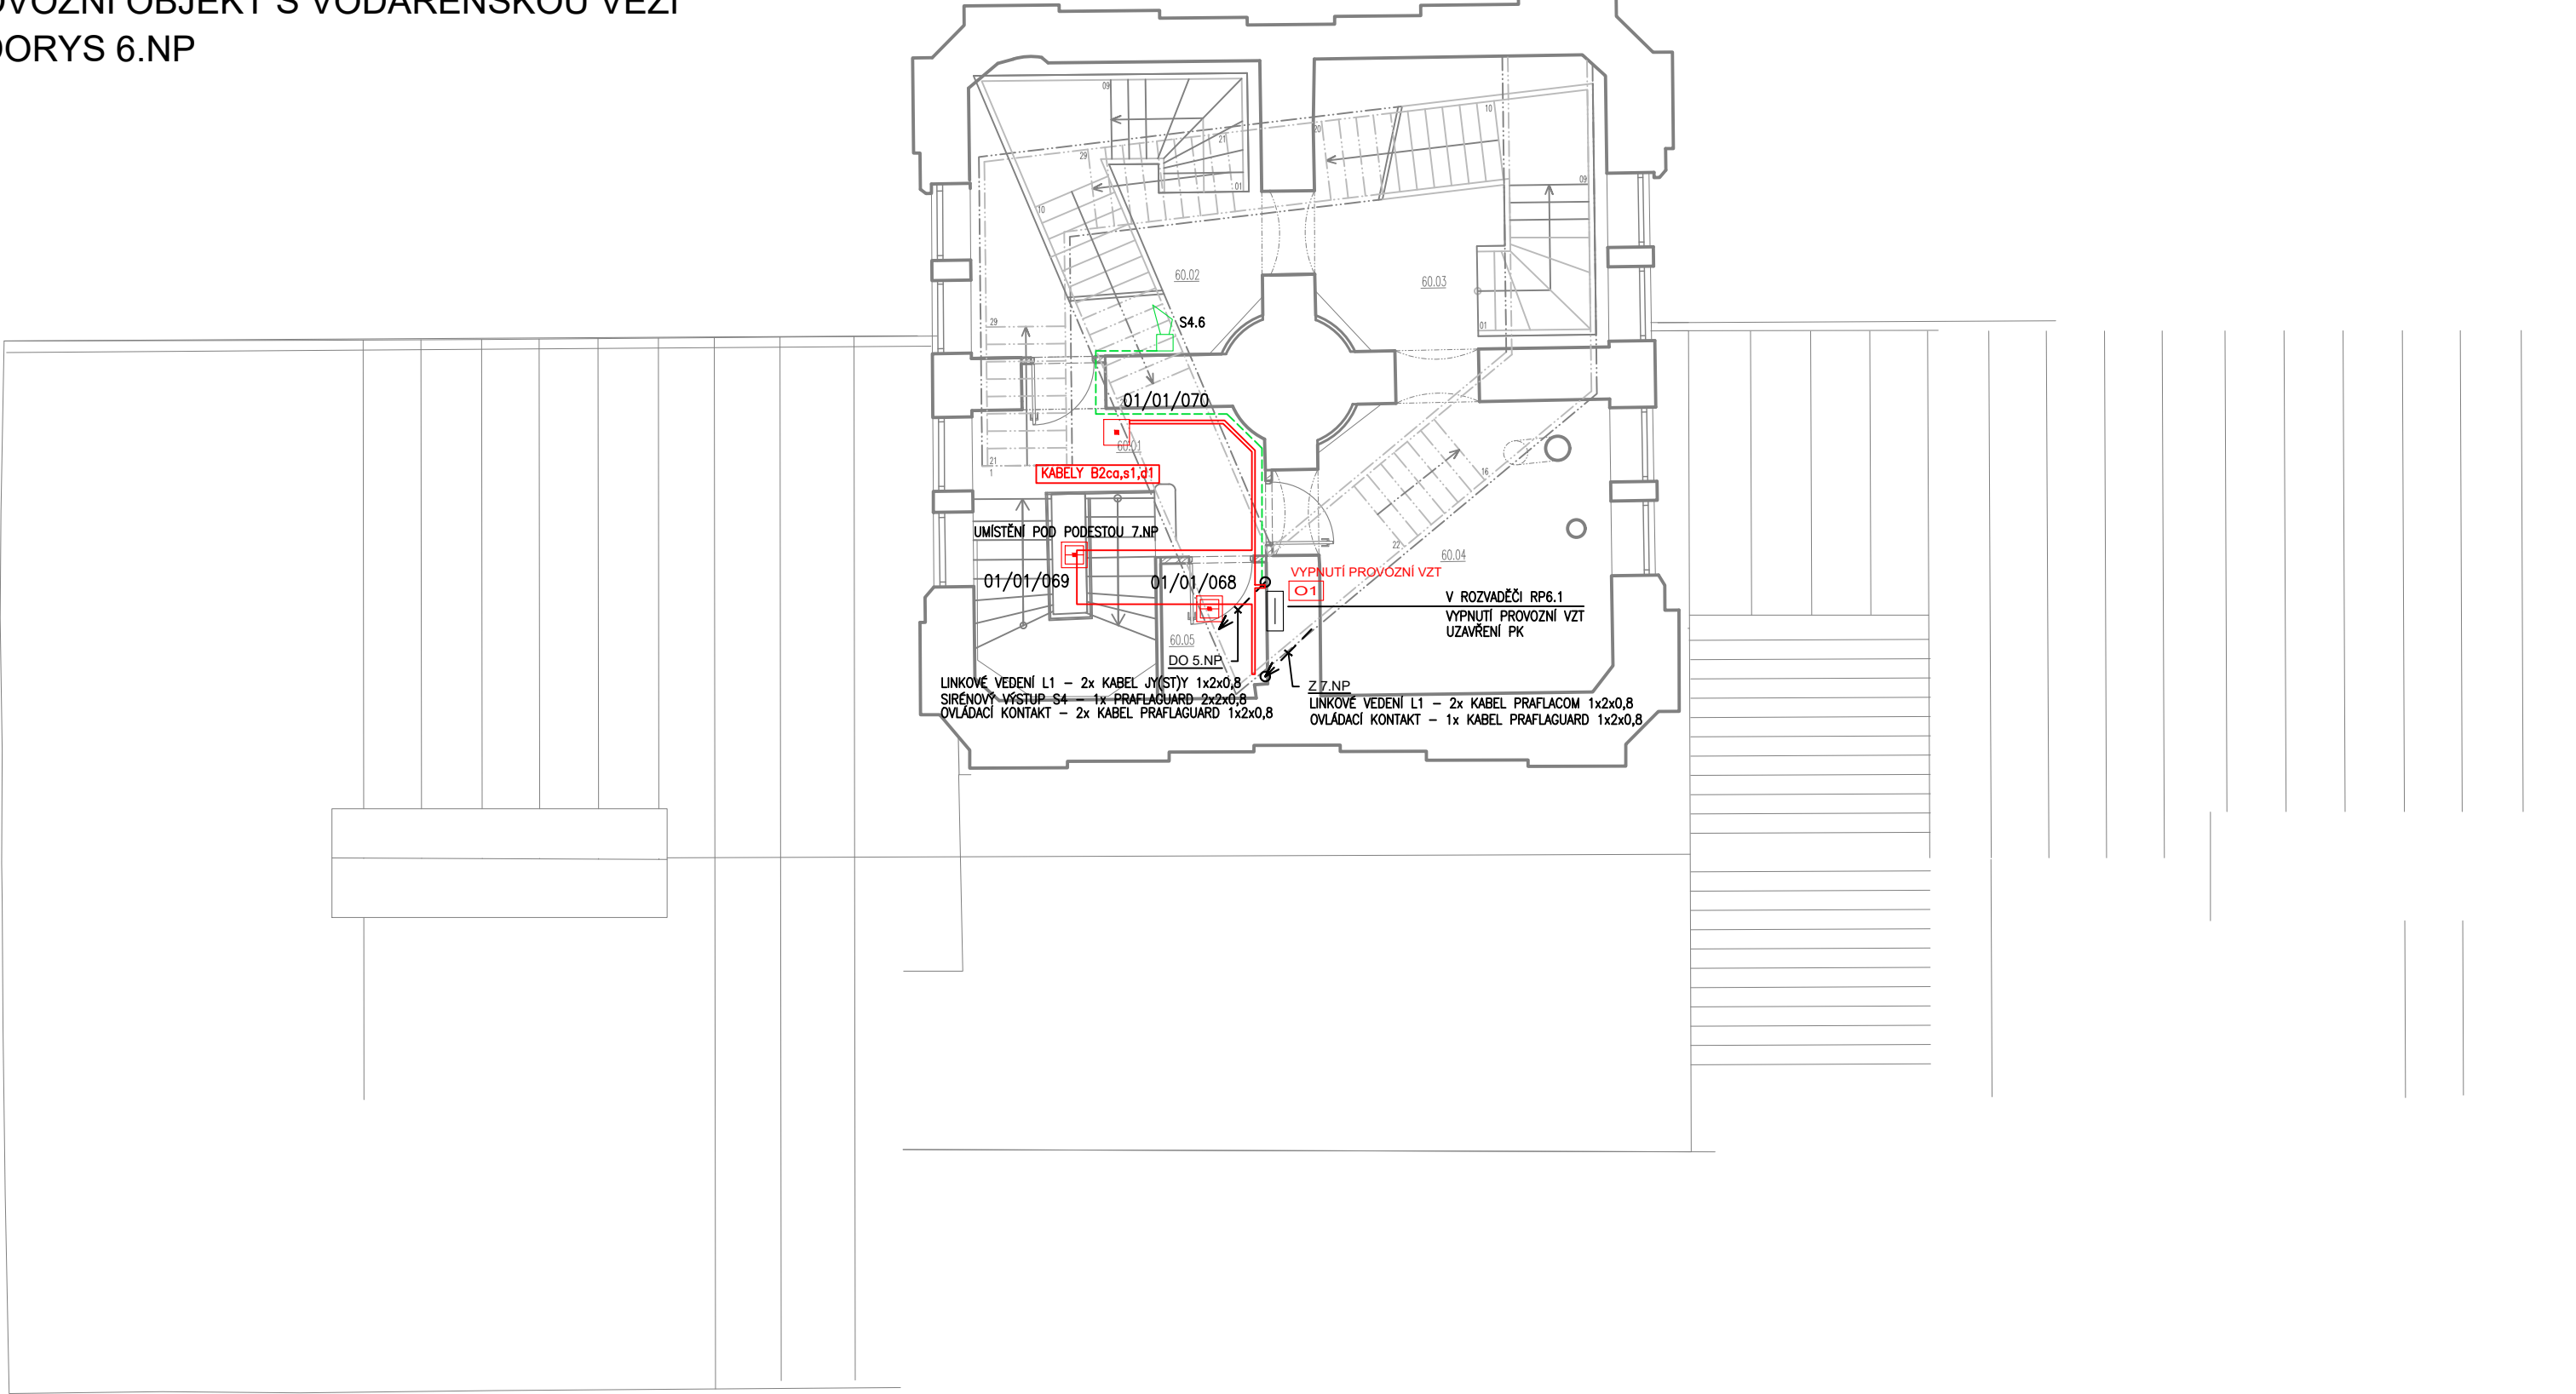

TABULKA MÍSTNOSTÍ 6.NP						
C. M.	NÁZEV MÍSTNOSTI	PLOCHA [m²]	PODLAŽÍ	STĚNY	STROP	PLOCHA CELKOVÁ [m²]
601	CHODBA	888	000	000	000	000
602	VÝSTAVOVACÍ	888	000	000	000	000
603	VÝSTAVOVACÍ	888	000	000	000	000
604	VÝSTAVOVACÍ	888	000	000	000	000
605	BLAŽ	888	000	000	000	000

© CMC architects a.s. AUTORSKÁ PRÁVA VYHRAŽENA

REVITALIZACE OBJEKTŮ A PROSTORŮ KORUNNÍ, P10
číslo investičních akcí 1/4/A52/00, 1/4/F87/00, 1/4/F87/01, 1/4/A52/02

INVESTOR

Hlavní město Praha, zást.
Pražskou vodohospodářskou společností a.s.
Evropská 866/67, 160 00 Praha 6 - Vokovice
IČO 25656112

GENERALNÍ PROJEKTANT:


CMC architects a.s.
Jankovcova 1037/49,
170 00, Praha 7
IČO: 26145359
T: (+420) 724 191 909
E: email@cmca.cz
kontaktní osoba:
Ing. arch. Evžen Dub, ČKA

autoři návrhu:
Dipl. arch. David R. Chisholm, ČKA
Akad. arch. Vít Maslo, ČKA
projektční team:
Ing. arch. Pavel Paseka, ČKA
Ing. arch. Gabriela Sekyrová
Ing. arch. Anna Peteráková
Mgr. art. Ing. Michal Aust
Ing. arch. Aneta Věchovská Zadáková

CMCARCHITECTS


PROJEKTANT:

ENGINEERS CZ s.r.o.
V Hájí 1092/15
170 00, PRAHA 7
IČO: 24127663
T: (+420) 252 546 463
info@engineers-cz.cz


V Hájí 1092/15, 170 00 PRAHA 7 - Holešovice
IČO: 24127663
T: (+420) 252 546 463
E: info@engineers-cz.cz
www.engineers-cz.cz


PROJEKTANT ČÁSTI:

JANUS Elektro s.r.o.
Sokolovská 365/84
190 00, PRAHA 8
IČO: 24165271
T: (+420) 777 455 079
info@januselektro.cz



RUTINA:

SCHEMA:

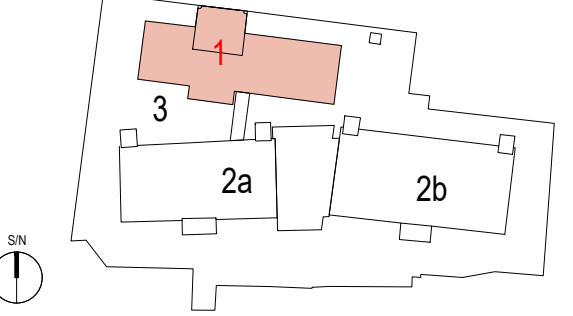

PRŮB:

LEGENDA INVESTIČNÍCH AKCÍ

1 INVESTIČNÍ AKCE 1/4/F87/00
Obrnova pláště a efekty provozního objektu Korunní, P10

1 INVESTIČNÍ AKCE 1/4/F87/01
Obrnova pláště a efekty provozního objektu Korunní, P10 – vodárenská věž

2a INVESTIČNÍ AKCE 1/4/A52/00
Rekonstrukce VDJ Korunní, P10 (nepočetní vodojem)

2b INVESTIČNÍ AKCE 1/4/A52/00
Rekonstrukce VDJ Korunní, P10 (funkční vodojem)

3 INVESTIČNÍ AKCE 1/4/A52/02
Revitalizace objektu a prostorů VDJ Korunní, P10

± 0,000 = XXX,XXX Bpv

OBJEKT: SO 0101, SO 0102

NÁZEV VÝKRESU: PŮDORYS 6.NP + 7.NP

ČÁST: TECHNICKÁ PROSTŘEDÍ STAVEB, EPS

STUPNĚ: DOKUMENTACE PRO PROVÁDĚNÍ STAVBY

ZODPOVĚDNÝ PROJEKTANT: Ing. et Ing. arch. Zuzana Čabalová

MANAŽER PROJEKTU: Ing. arch. Evžen Dub

HP: Ing. Petr Jodas

VYPRACOVAL: Ing. et Ing. arch. Zuzana Čabalová

MĚŘÍTKO: 1:100

DATUM: 28.02.2022

REDAKCE

369 DPS 1 0101_0102 EPS 105

PROJEKT FÁZE INVESTIČNÍ AKCE ČÍSLO OBJEKTU ČÁST ČÍSLO VÝKRESU

00