


PROVOZNÍ OBJEKT S VODÁRENSKOU VĚŽÍ  
PŮDORYS STŘECHA

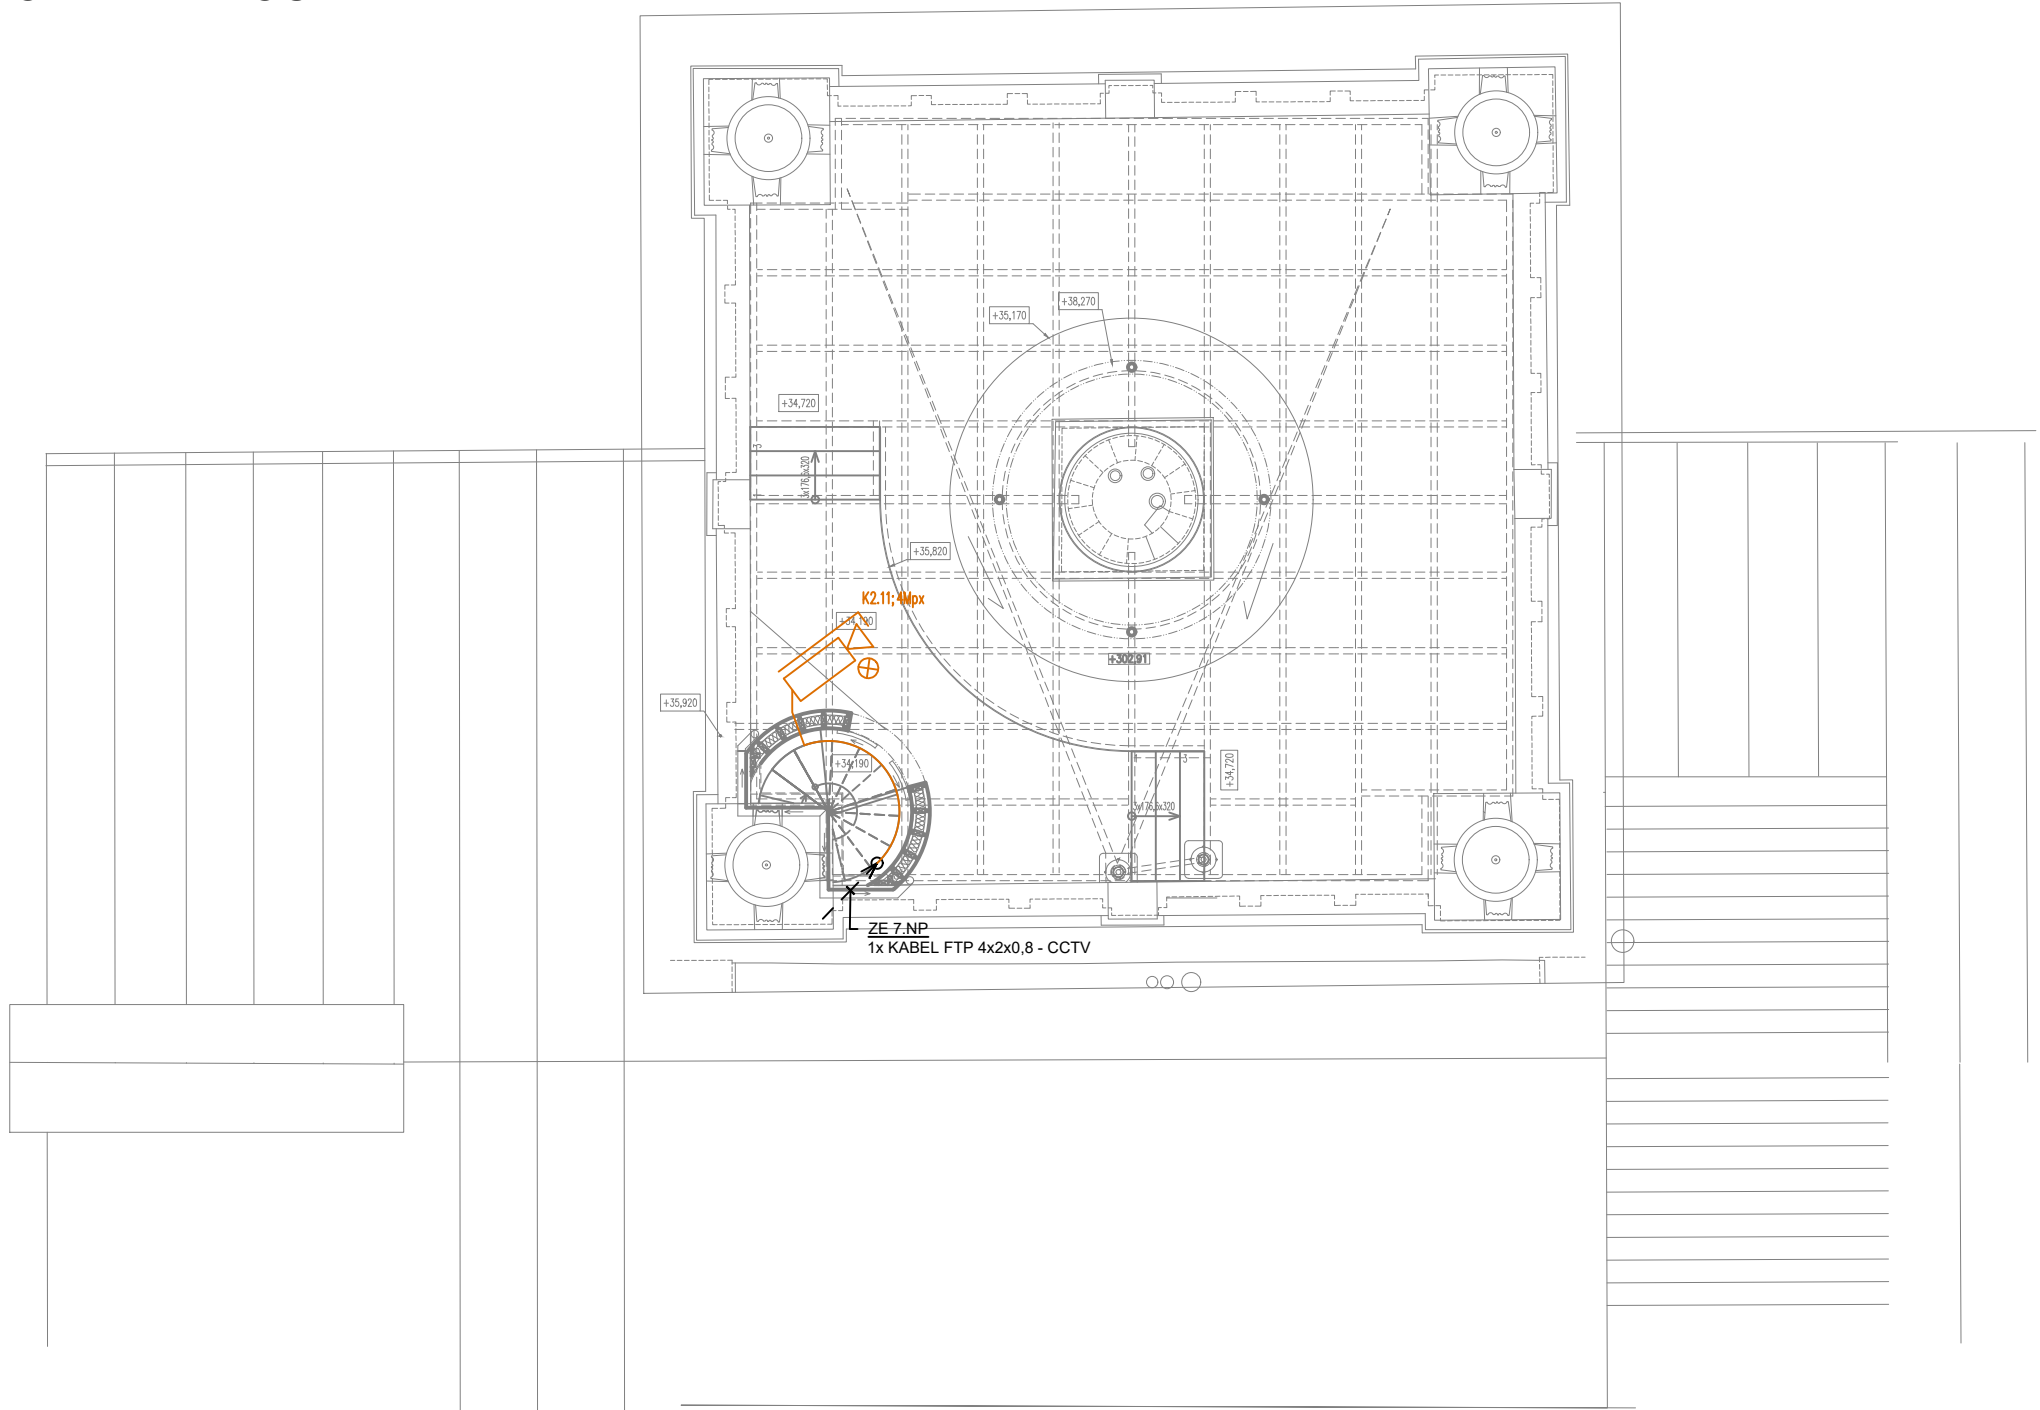

LEGENDA

- TAMPEROVÁ KRABICE
- TAMPER
- MAGNETICKÉ ČIDLO OTEVŘENÍ
- MAGNETICKÉ ČIDLO OTEVŘENÍ ODOLNÉ
- POHYBOVÝ DETEKTOR INFRAPASIV., ANTIMASK.
- OVLÁDACÍ KLÁVESNICE PZTS SE ČTEČKOU
- ÚSTŘEDNA PZTS
- EXPANDER PZTS
- ŘÍDÍCÍ JEDNOTKA SKV - SÍŤ PVK
- ČTEČKA SKV - SÍŤ PVK
- ČTEČKA ACC - SAMOSTATNÝ PŘÍSTUPOVÝ SYSTÉM PRO NÁVŠTĚVNÍKY
- KAMERA POČÍTÁNÍ OSOB - SAMOSTATNÝ PŘÍSTUPOVÝ SYSTÉM PRO NÁVŠTĚVNÍKY
- DATOVÝ ROZVADĚČ - CCTV
- KAMERA STATICKÁ S IR PŘÍŠVITEM
- KAMERA DOME S IR PŘÍŠVITEM
- VENKOVNÍ VÍCESENZOROVÁ KAMERA S IR
- OVLÁDACÍ KLÁVESNICE CCTV
- PC KLIENT (4x MONITOR)

LEGENDA KABELŮ

- KABEL FTP 4x2x0,8 - CCTV
- KABEL FTP 4x2x0,8 - SBĚRNICE PZTS
- KABEL FI-H04, FI-H06, SYKFY - DETEKTORY PZTS
- KABEL JYTY 2x1 - NAPÁJENÍ PZTS
- OPTICKÝ KABEL 12 vl. SM - PROPOJENÍ PZTS
- OPTICKÝ KABEL 12 vl. SM - PROPOJENÍ CCTV

© CMC architects a.s. AUTORSKÁ PRÁVA VYHRAZENA

NÁZEV PROJEKTU: <b>REVITALIZACE OBJEKTŮ A PROSTORŮ KORUNNÍ, P10</b> čísla investičních akcí 1/4/A52/00, 1/4/F87/00, 1/4/F87/01, 1/4/A52/02		
INVESTOR: Hlavní město Praha, zast. Pražskou vodohospodářskou společností a.s. Evropská 866/67, 160 00 Praha 6 - Vokovice IČO 26656112		
GENERÁLNÍ PROJEKTANT: CMC architects a.s. Jankovcova 1037/49, 170 00, Praha 7 IČO: 26145359 T: (+420) 724 191 909 E: email@cmca.cz kontaktní osoba: Ing. arch. Evžen Dub, ČKA autoři návrhu: Dipl. arch. David. R. Chisholm, ČKA Akad. arch. Vít Máslo, ČKA projekční team: Ing. arch. Pavel Paseka, ČKA Ing. arch. Gabriela Sekyrová Ing. arch. Anna Peteráková Mgr. art. Ing. Michal Auxt Ing. arch. Aneta Všechnovská Zadáková		
PROJEKTANT: ENGINEERS CZ s.r.o. V Háji 1092/15 170 00, PRAHA 7 IČO: 24127663 T: (+420) 252 546 463 info@engineers-cz.cz		
PROJEKTANT ČÁSTI: JANUS Elektro s.r.o. Sokolovská 366/84 186 00, PRAHA 8 IČO: 24165271 T: (+420) 777 455 079 info@januselektro.cz		
RAZÍTKO:	SCHEMA:	PARÉ:
LEGENDA INVESTIČNÍCH AKCÍ 1 INVESTIČNÍ AKCE 1/4/F87/00 Obnova pláště a střechy provozního objektu Korunní, P10 1 INVESTIČNÍ AKCE 1/4/F87/01 Obnova pláště a střechy provozního objektu Korunní, P10 – vodárenská věž 2a INVESTIČNÍ AKCE 1/4/A52/00 Rekonstrukce VDJ Korunní, P10 (expoziční vodojem) 2b INVESTIČNÍ AKCE 1/4/A52/00 Rekonstrukce VDJ Korunní, P10 (funkční vodojem) 3 INVESTIČNÍ AKCE 1/4/A52/02 Revitalizace objektů a prostorů VDJ Korunní, P10		
± 0,000 = XXX,XXX Bpv		
OBJEKT: SO 0101, SO 0102		
NÁZEV VÝKRESU: PŮDORYS STŘECHA		
ČÁST: TECHNIKA PROSTŘEDÍ STAVEB, ZABEZPEČENÍ		
STUPEŇ: DOKUMENTACE PRO VÝBĚR ZHOTOVITELE		
ZODPOVĚDNÝ PROJEKTANT: Ing. et Ing. arch. Zuzana Čabalová		
MANAŽER PROJEKTU: Ing. arch. Evžen Dub		
HIP: Ing. Petr Jodas		
VYPRACOVAL: Ing. Vladimír Koutník		
MĚŘÍTKO: 1:100		
DATUM: 11.2023		
INDEX:	369 DVZ 1 0101_0102 PZTS 106	REVIZE: 00
	PROJEKT FÁZE INVESTIČNÍ AKCE ČÍSLO OBJEKTU ČÁST ČÍSLO VÝKRESU	