




PŮDORYS

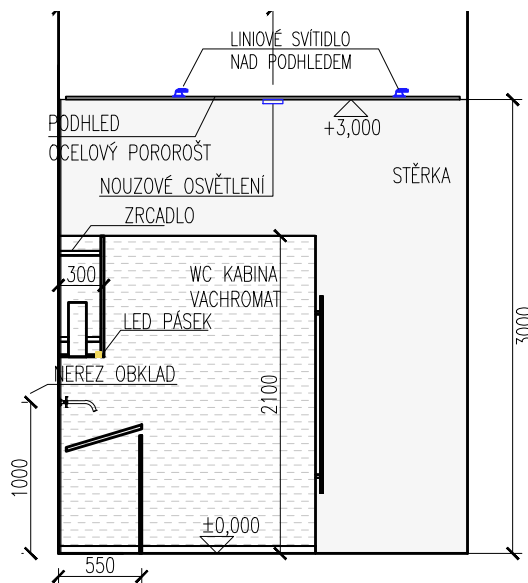

POHLED 1-1

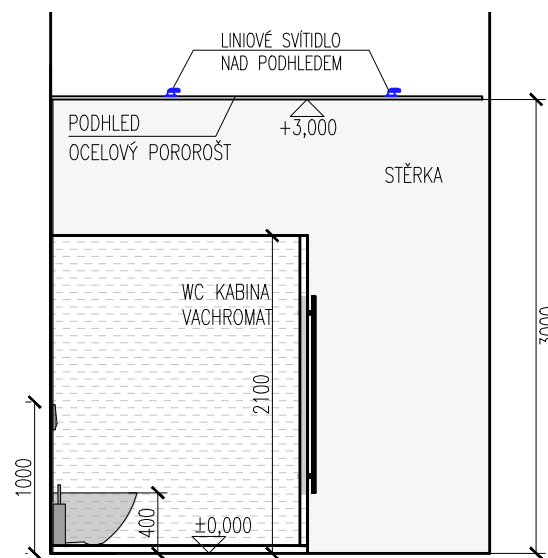

POHLED 2-2

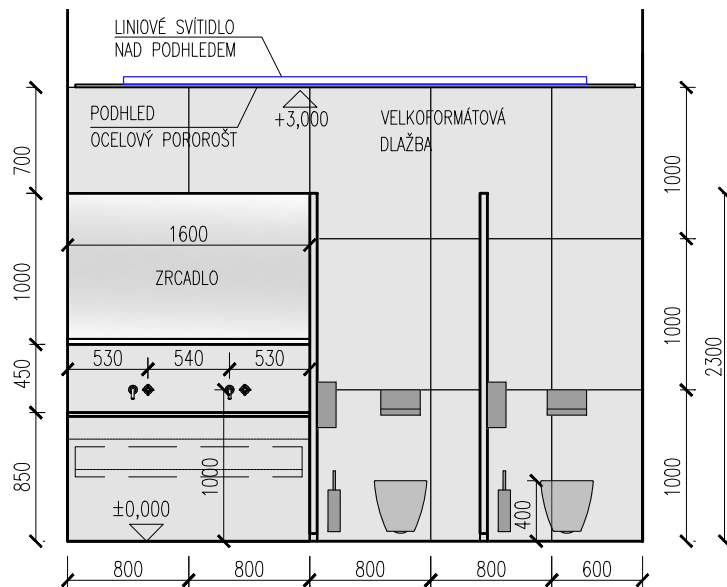

POHLED 3-3

© CMC architects a.s. AUTORSKÁ PRÁVA VYHRAZENA

# REVITALIZACE OBJEKTŮ A PROSTORŮ KORUNNÍ, P10

čísla investičních akcí 1/4/A52/00, 1/4/F87/00, 1/4/F87/01, 1/4/A52/02

INVESTOR:  
Hlavní město Praha, zast.  
Pražskou vodohospodářskou společností a.s.  
Evropská 866/67, 160 00 Praha 6 - Vokovice  
IČO 25656112

GENERÁLNÍ PROJEKTANT:  
ENGINEERS CZ s.r.o.  
V Háji 1092/15  
170 00, PRAHA 7  
IČO: 24127663  
T: (+420) 252 546 463  
info@engineers-cz.cz



PROJEKTANT:  
CMC architects a.s.  
Jankovcova 1037/49,  
170 00, Praha 7  
IČO: 26145359  
T: (+420) 724 191 909  
E: email@cmca.cz  
kontaktní osoba:  
Ing. arch. Evžen Dub, ČKA

autoři návrhu:  
Dipl. arch. David. R. Chisholm, ČKA  
Akad. arch. Vít Máslo, ČKA  
projekční team: Ing. arch. Pavel Paseka, ČKA  
Ing. arch. Gabriela Sekyrová  
Ing. arch. Anna Peteráková  
Mgr. art. Ing. Michal Auxt  
Ing. arch. Aneta Všeckovská Zadáková  
Ing. arch. Magdaléna Nečasová

CMCARCHITECTS


PROJEKTANT ČÁSTI:  
CMC architects a.s.  
Jankovcova 1037/49,  
170 00, Praha 7  
IČO: 26145359  
T: (+420) 724 191 909  
E: email@cmca.cz

CMCARCHITECTS

RAZÍTKO:

SCHEMA:

PARÉ:

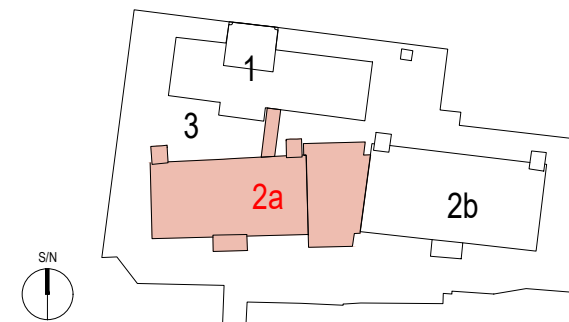

LEGENDA INVESTIČNÍCH AKCÍ

- 1 INVESTIČNÍ AKCE 1/4/F87/00  
Obnova pláště a střechy provozního objektu Korunní, P10
- 1 INVESTIČNÍ AKCE 1/4/F87/01  
Obnova pláště a střechy provozního objektu Korunní, P10 – vodárenská věž
- 2a INVESTIČNÍ AKCE 1/4/A52/00  
Rekonstrukce VDJ Korunní, P10 (expoziční vodojem)
- 2b INVESTIČNÍ AKCE 1/4/A52/00  
Rekonstrukce VDJ Korunní, P10 (funkční vodojem)
- 3 INVESTIČNÍ AKCE 1/4/A52/02  
Revitalizace objektů a prostorů VDJ Korunní, P10

± 0,000 = XXX,XXX Bpv

± 0,000 = XXX,XXX Bpv

OBJEKT:

SO 0001

NÁZEV VÝKRESU:

805 - VODOJEM - SOCIÁLNÍ ZÁZEMÍ

ČÁST:

INTERIER

STUPEŇ:

DOKUMENTACE PRO PROVÁDĚNÍ STAVBY

ZODPOVĚDNÝ PROJEKTANT:

Akad.arch. Vít Máslo

MANAŽER PROJEKTU:

Ing. Petr Jodas

HIP:

Ing. Petr Jodas

VYPRACOVAL:

Ing. arch. Aneta Všeckovská Zadáková

MĚŘÍTKO:

1:50

DATUM:

28.02.2022

INDEX:

369	DPS	2a	0001	INT	805
PROJEKT	FAZE	INVESTIČNÍ AKCE	ČÍSLO OBJEKTU	ČÁST	ČÍSLO VÝKRESU

REVIZE:

00