




Půdorys  
MĚŘÍTKO 1 : 50

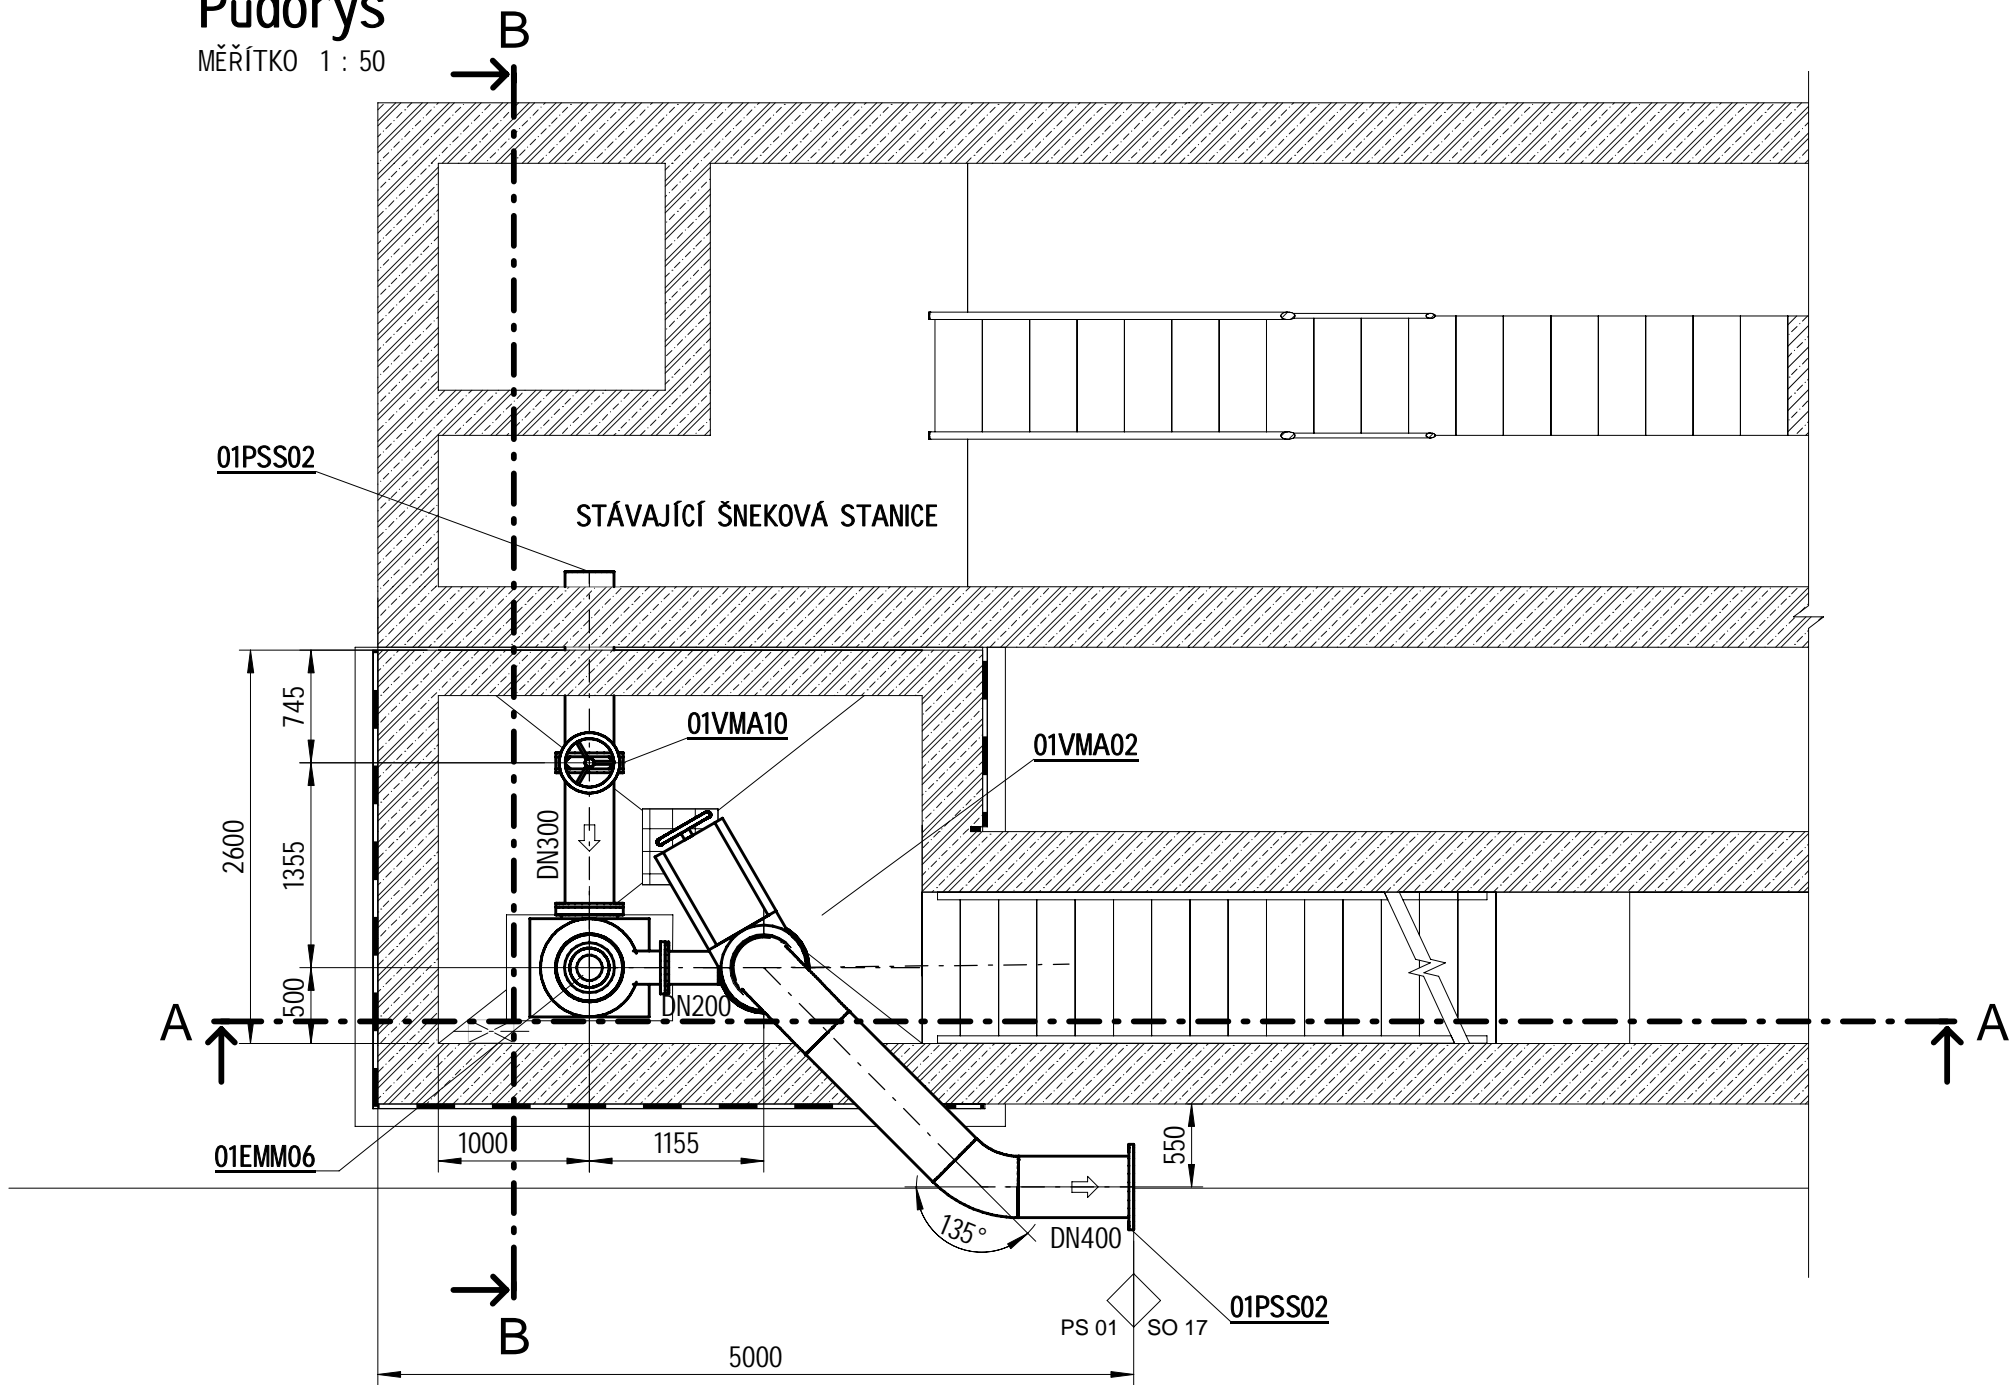

ŘEZ B-B  
MĚŘÍTKO 1 : 50

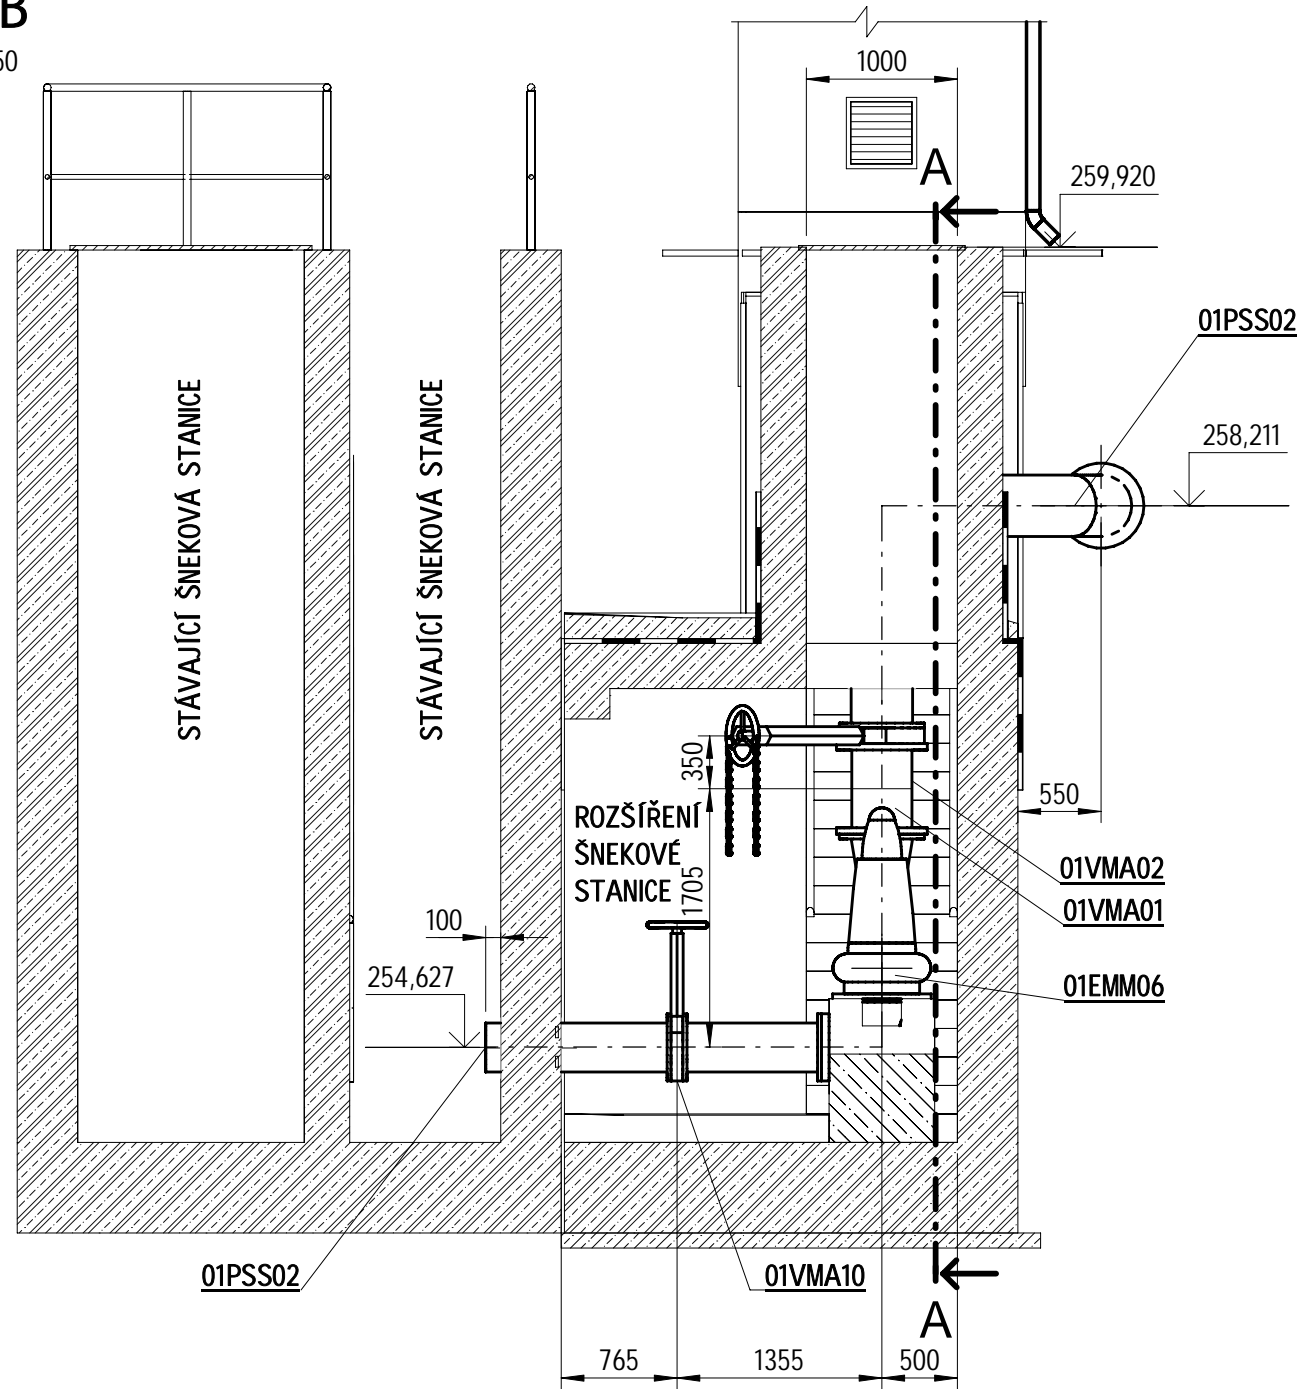


ŘEZ A-A  
MĚŘÍTKO 1 : 50

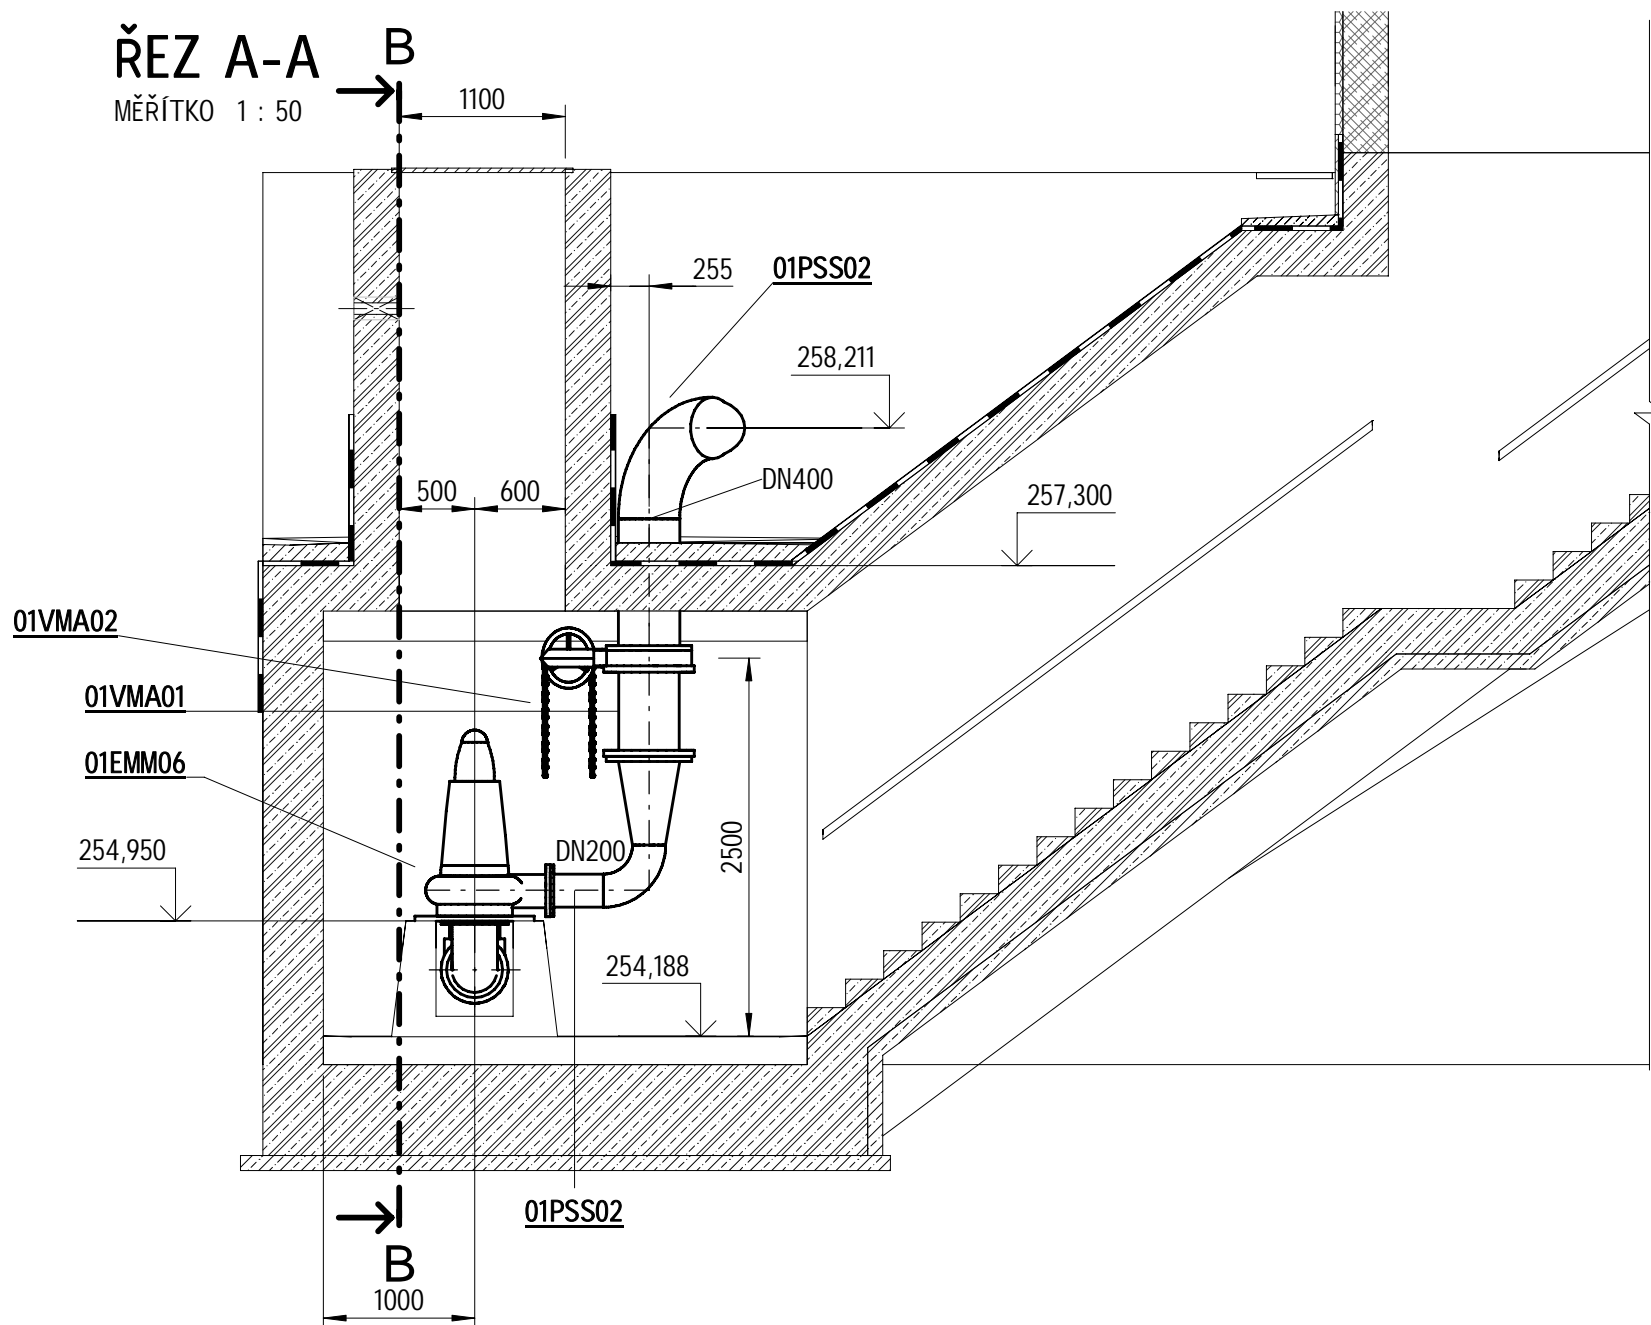

VÝŠKOVÝ SYSTÉM: Bpv

SOUŘADNÝ SYSTÉM: S-JTSK

6			
5			
4			
3			
2			
1			
REVIZE	POPIS	DATUM	SCHVÁLIL

Sweco Hydroprojekt a.s. Ústředí Praha Táborská 31, 140 16 Praha 4; praha@sweco.cz; www.sweco.cz				SWECO 		
VYPRACOVAL	Vichra	HIP	Ing. Kubová, Ph.D.	T. KONTROLA	Bc. Braun	
PROJEKTANT	Bc. Braun	ŘEDITEL DIVIZE	Ing. Hanák	DATUM	10/2023	
OBJEDNATEL	Pražská vodohospodářská společnost a.s.			OKRES	Praha - Kbely	
AKCE: Rekonstrukce ČOV Kbely - aktualizace DPS č. akce: 1/3/L22/00				ČÍSLO ZAKÁZKY	11 2160 04 01	
				STUPEŇ	DPS	
				FORMÁT	4x A4	
				MĚŘÍTKO	1 : 50	
				ARCHIVNÍ ČÍSLO	006150/23/1	
ČÁST STAVBY	Strojné - technologická část			SO/PS	PS50	
PŘÍLOHA: Objekt SO03 pudorys + rezy				ČÍSLO PŘÍLOHY	D.2.1.4.03	c
						1

Tato dokumentace včetně všech příloh (s výjimkou dat poskytnutých objednatelem) je duševním vlastnictvím akciové společnosti Sweco Hydroprojekt a.s. Objednatel této dokumentace je oprávněn ji využít k účelům vyplývajícím z uzavřené smlouvy bez jakéhokoli omezení. Jiné osoby (jak fyzické, tak právnické) nejsou bez předchozího výslovného souhlasu objednatele oprávněny tuto dokumentaci ani její části jakkoli využívat, kopírovat (ani jiným způsobem rozmnožovat) nebo zpřístupnit dalším osobám. Poznámka: Podpisy zpracovatelů jsou připojeny pouze k výtisku číslo 01 nebo originálu přílohy (matrici).