



VÝKRES TVARU A SCHÉMA VÝZTUŽE SH2 - NÁTOKOVÁ SHYBKOVÁ KOMORA

M 1:50


PŮDORYS ZÁKLADOVÉ DESKY

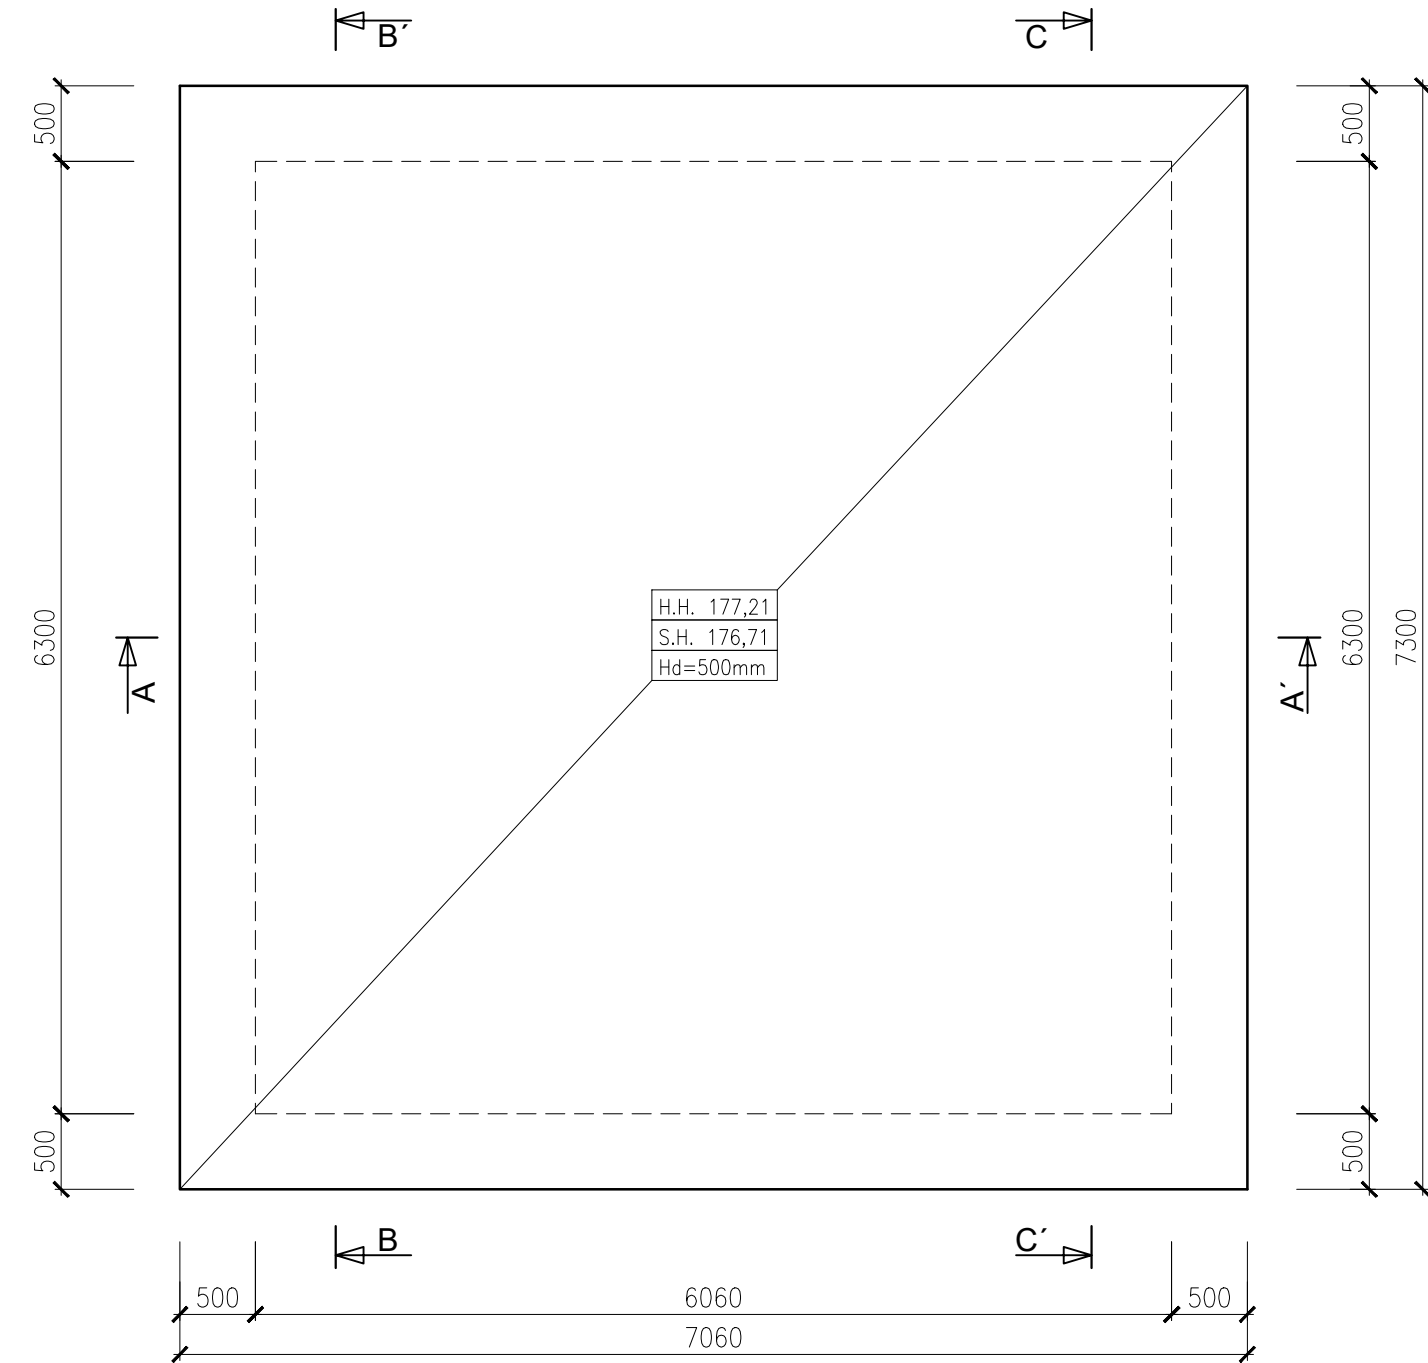


PŮDORYS STĚN

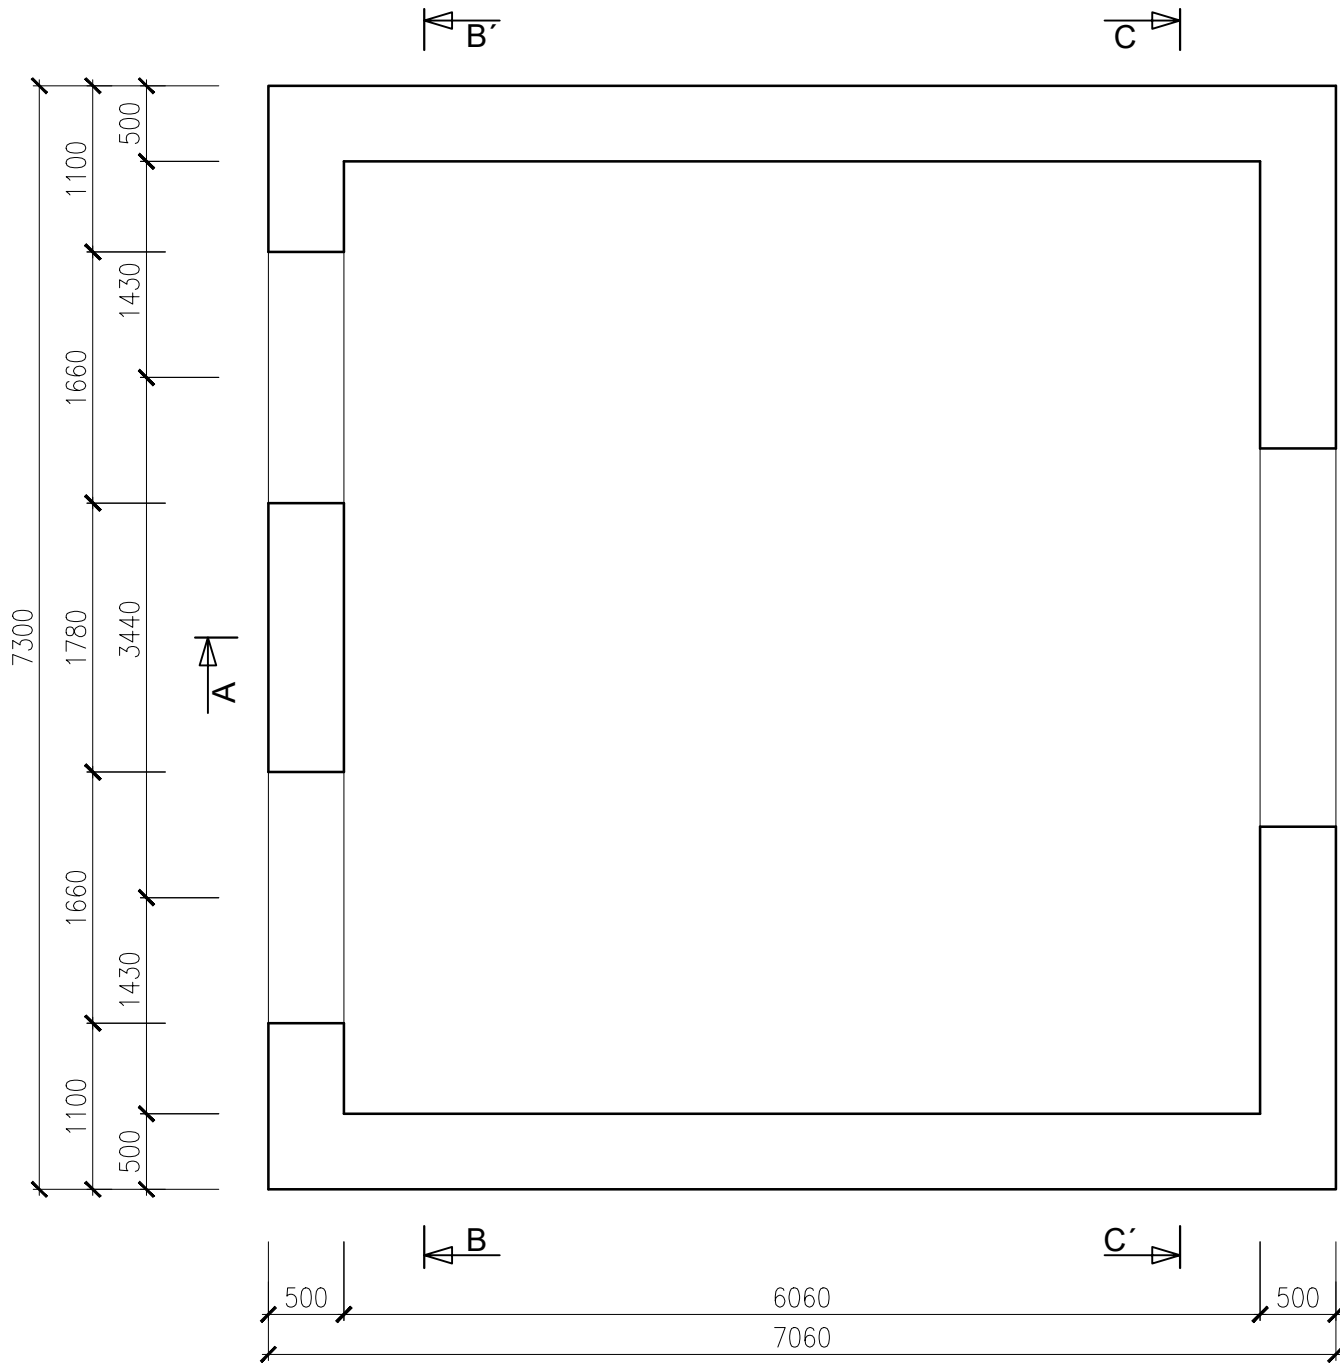

PŮDORYS STROPNÍ DESKY

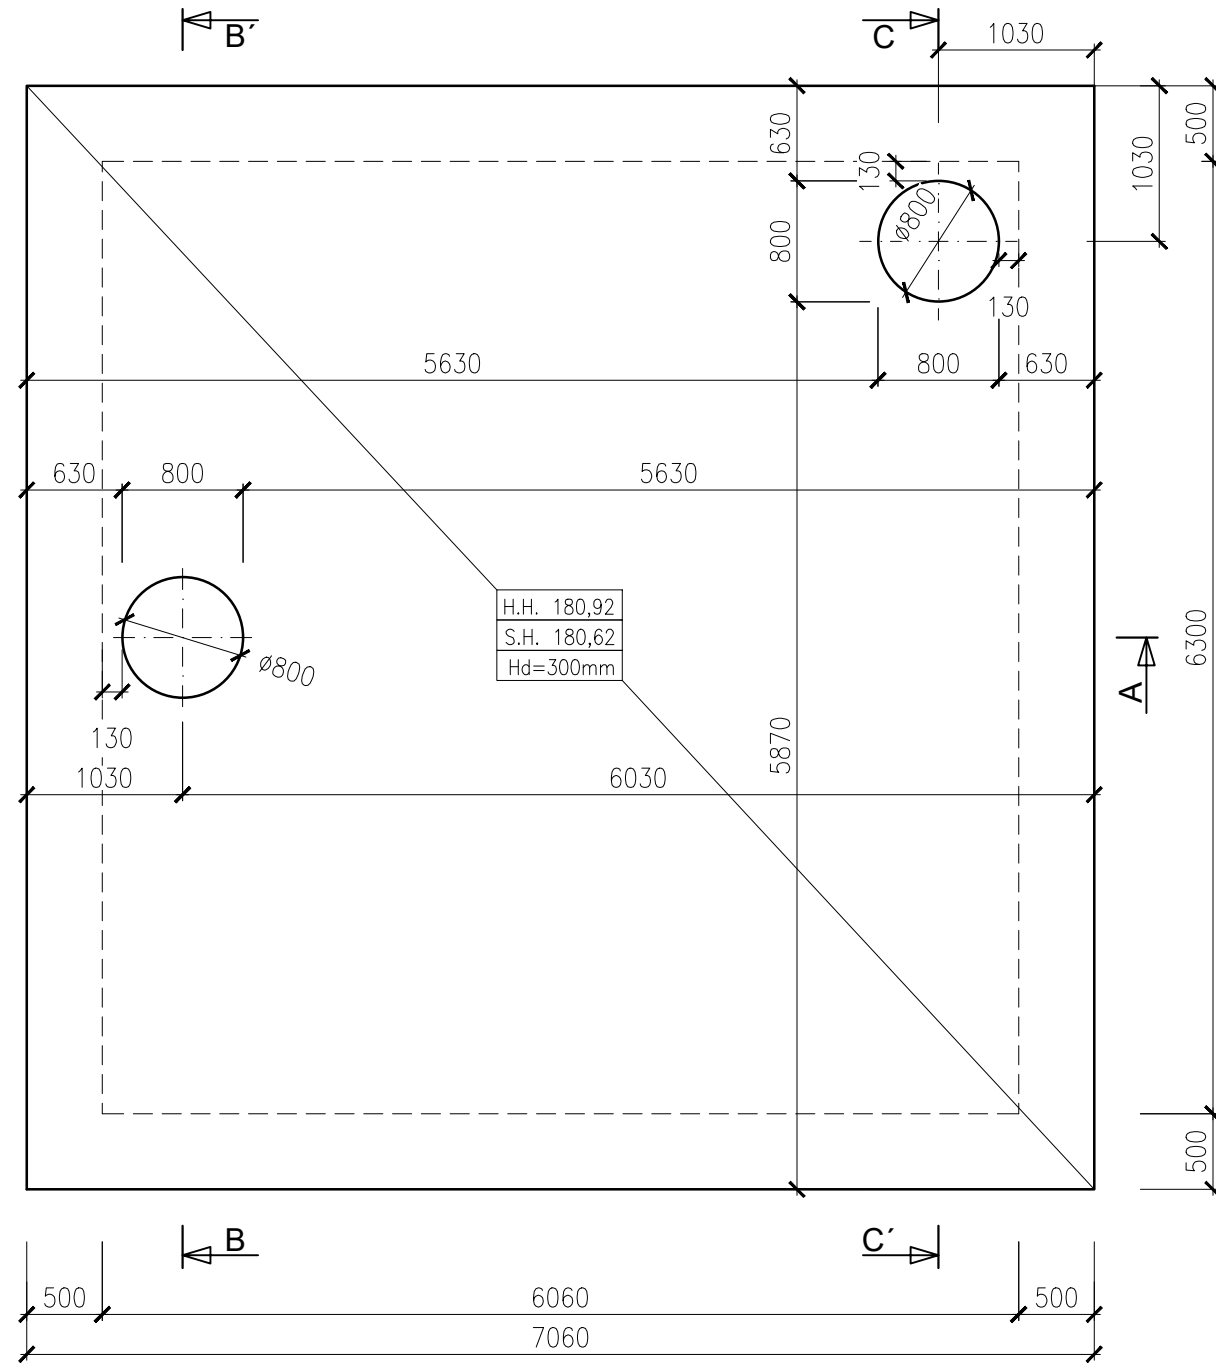


PŮDORYS STĚN - SCHÉMA VÝZTUŽE

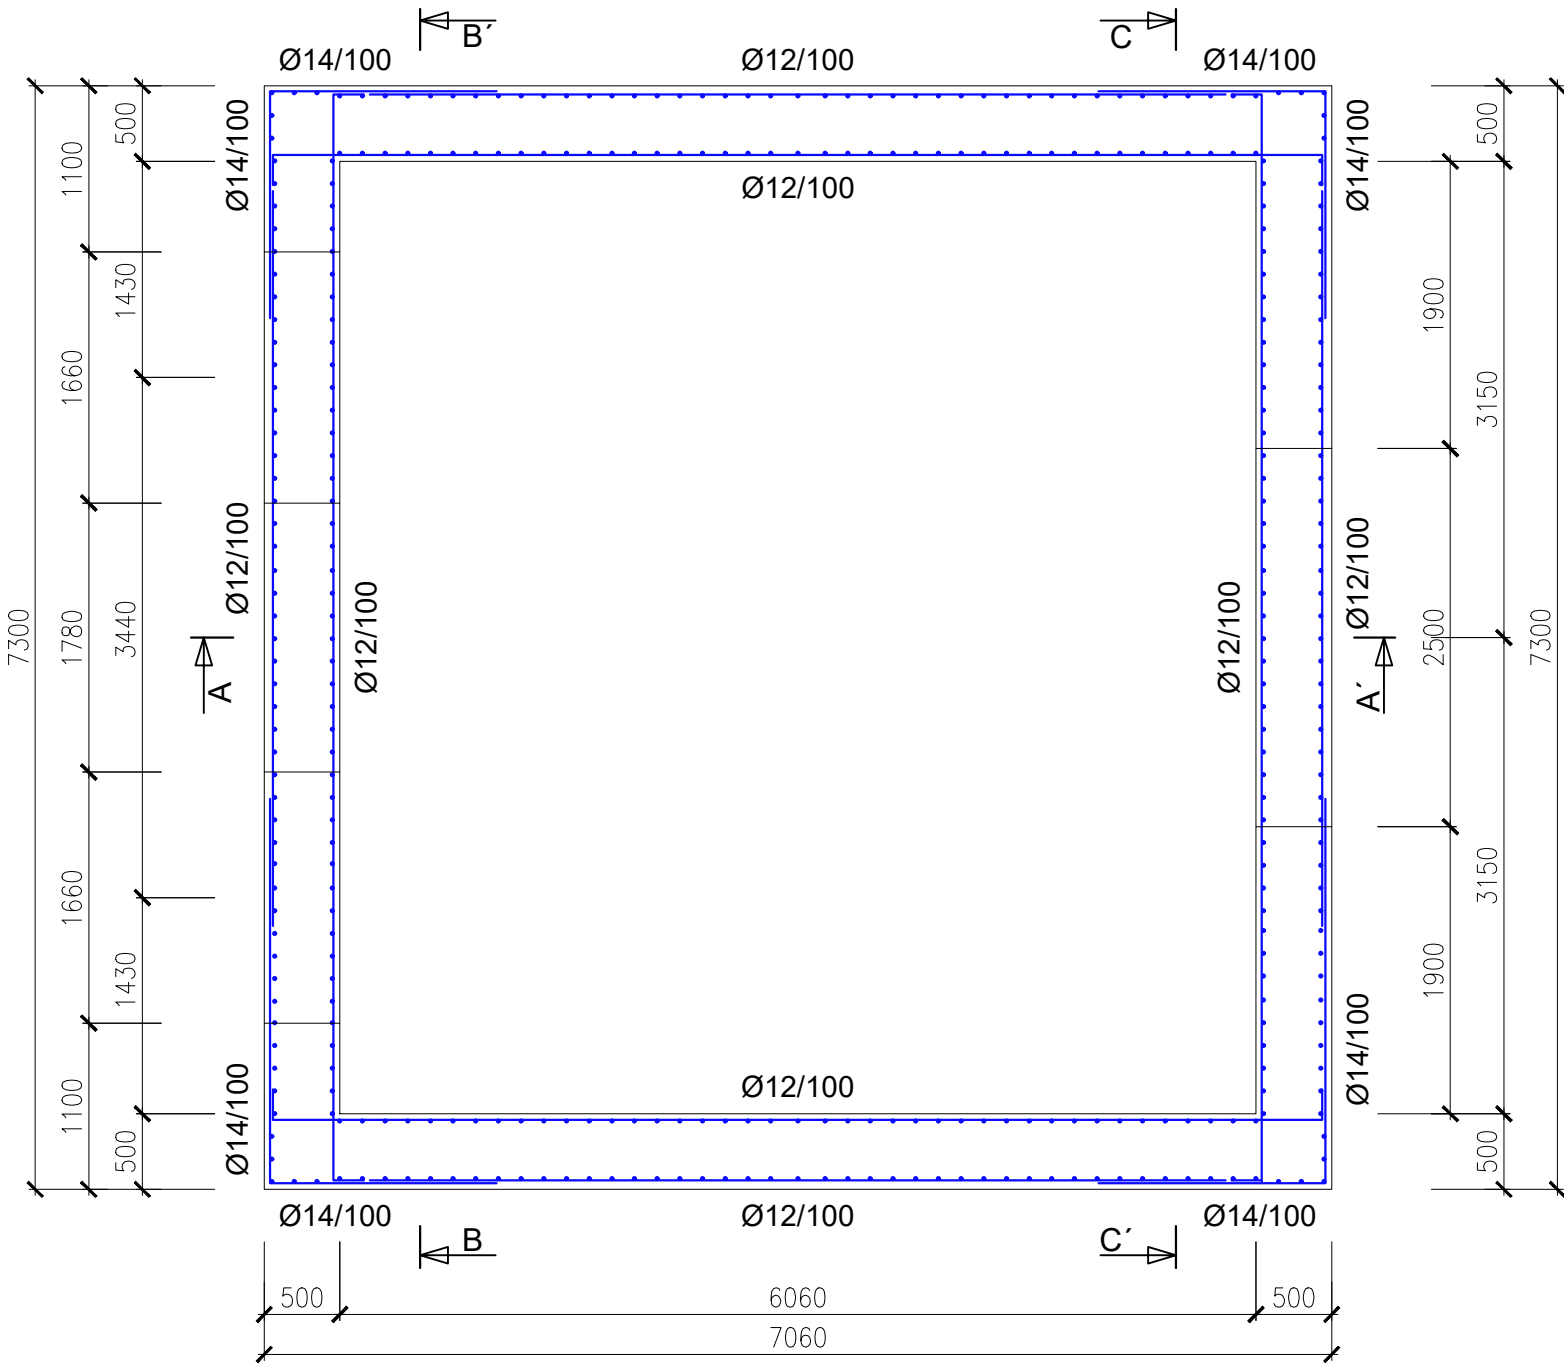


BETON ČSN EN 206 A ČSN P 73 2404
DESKA - Beton C25/30 XC2, XA1(CZ, F.1) - Dmax 22
STĚNY - Beton C25/30 XC4, XA1(CZ, F.1) - Dmax 22
STROP - Beton C25/30 XC2, XA1(CZ, F.1) - Dmax 22
maximální průsak 50 mm dle ČSN EN 12390-8
cement LH (se sníženým vývojem hydratačního tepla)
OCEL B500B - KRYTÍ VÝZTUŽE 40mm
V MÍSTĚ OTVORŮ VÝZTUŽ PŘERUŠIT
✱✱ PS1 - Pracovní spára
Těsnění pracovních spár - BOBTNAVÝ PÁSEK


ŘEZ A-A'

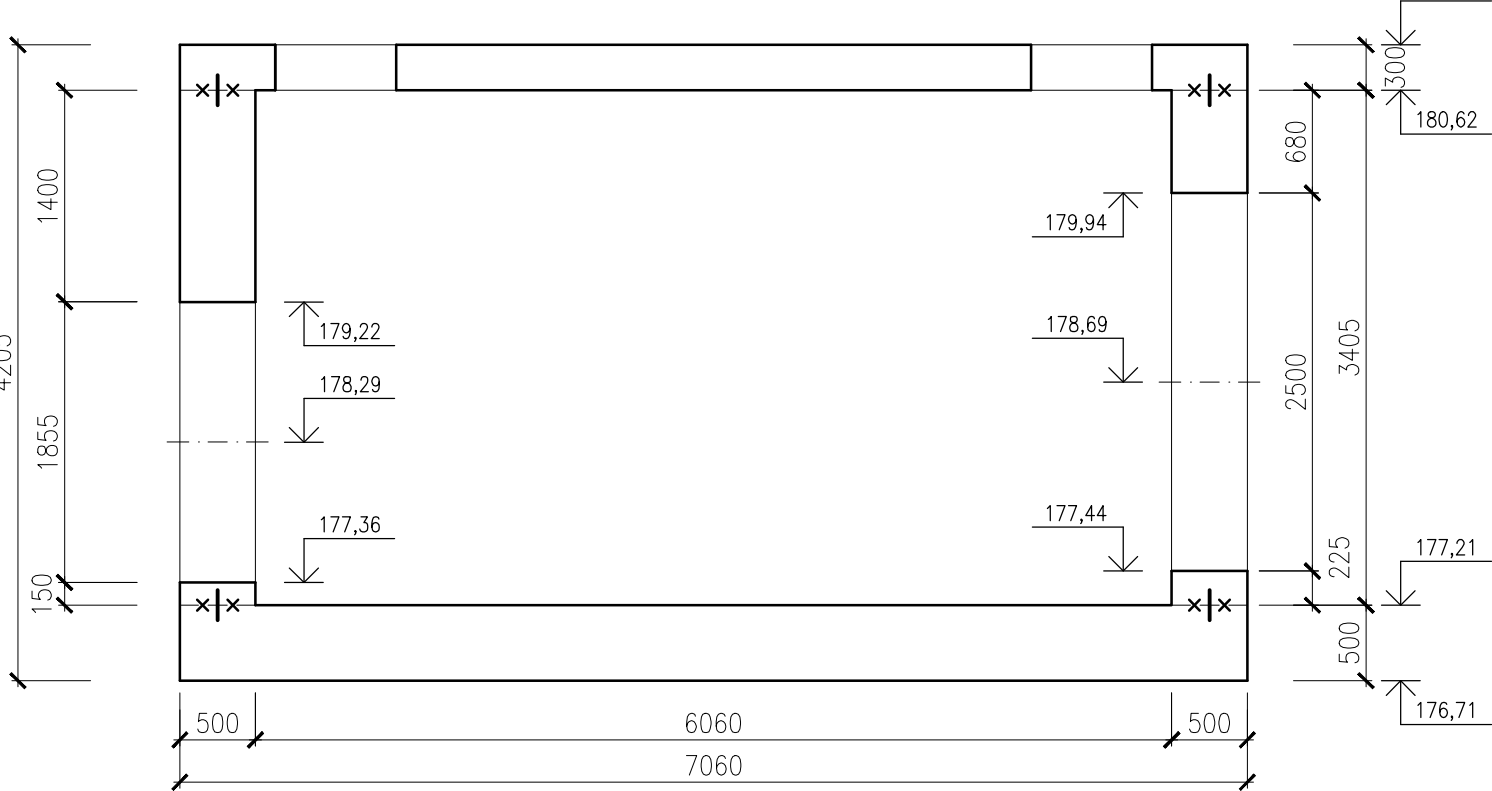


ŘEZ B-B'

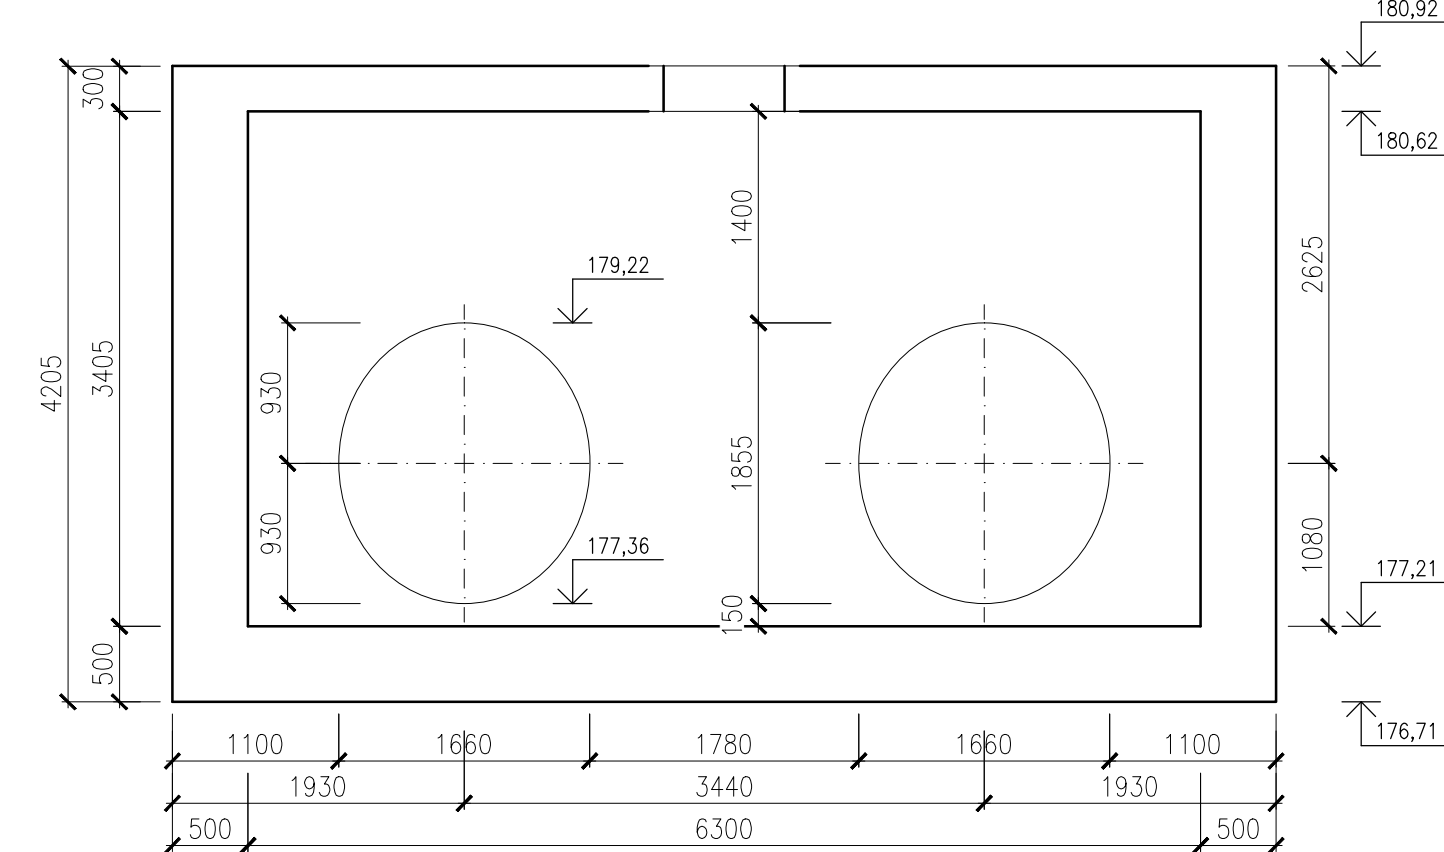


ŘEZ C-C'

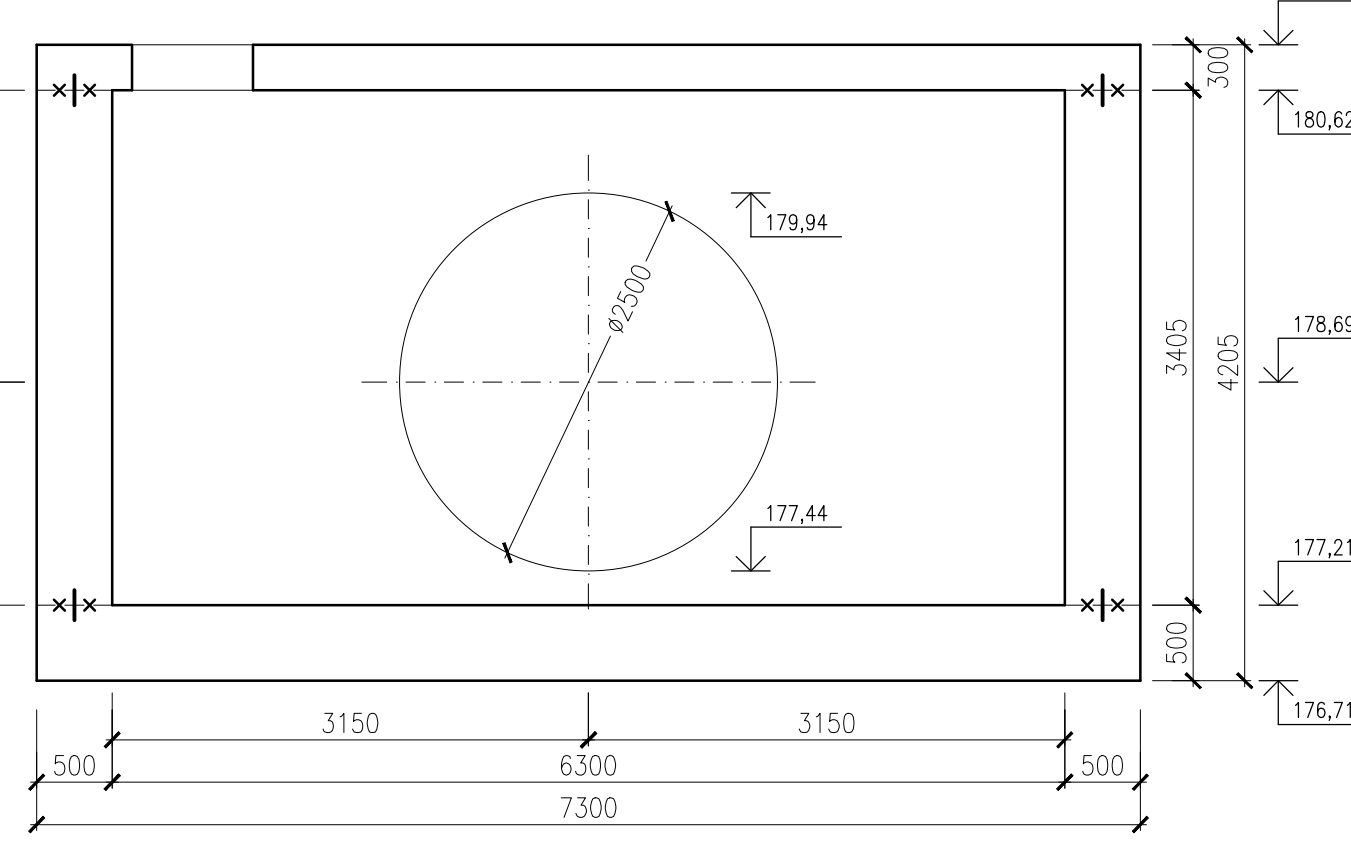

ŘEZ A-A' - SCHÉMA VÝZTUŽE

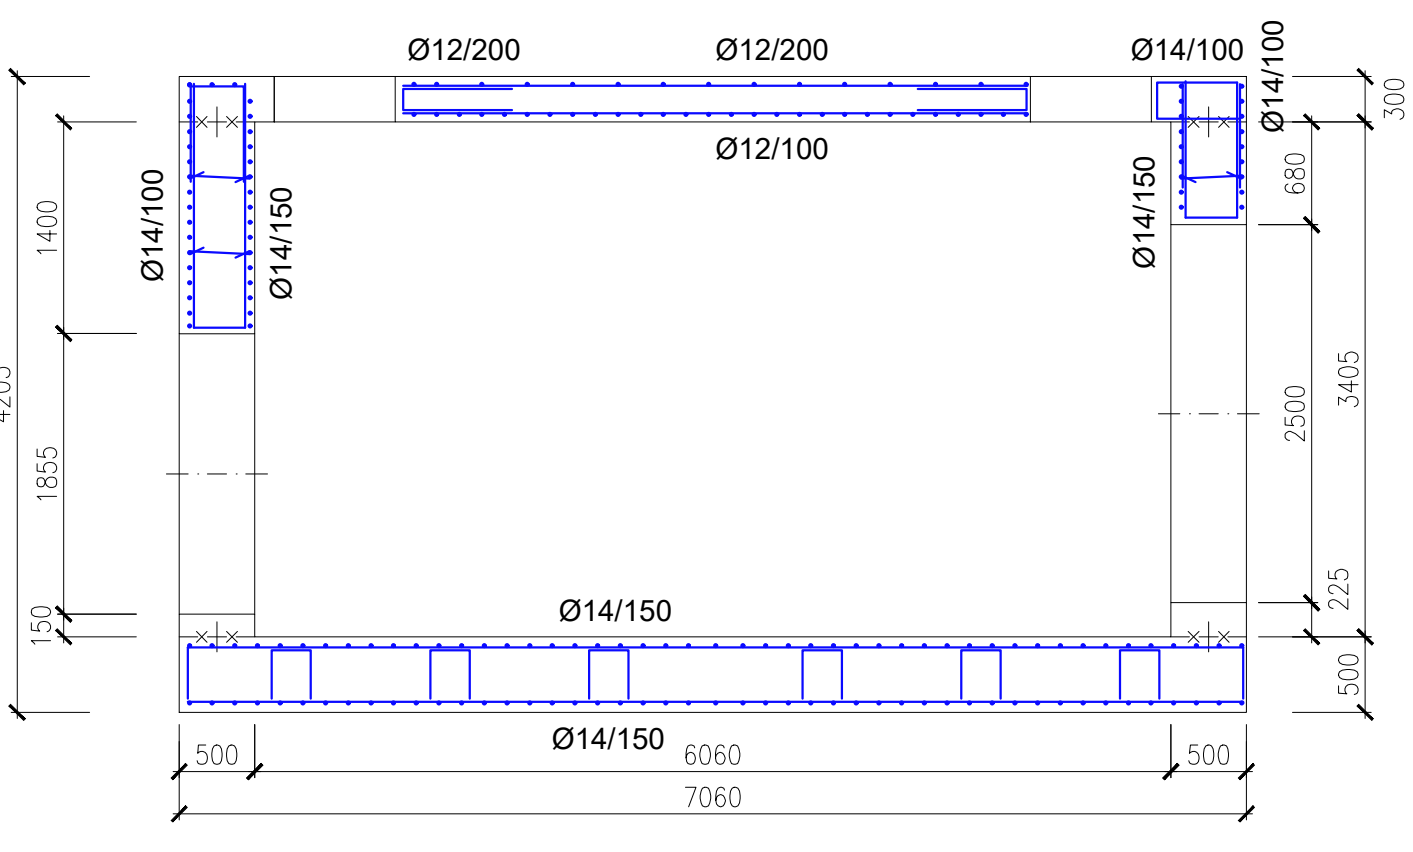

Výškový systém Balt p.v.		Souřadný systém S-JTSK	
6			
5			
4			
3			
2			
1			
REVIZE	POPIS	DATUM	SCHVÁLIL
Sweco a.s. Táborská 31, 140 16 Praha 4 IČO: 26475081 www.sweco.cz		SWECO 	
OBJEDNATEL: Pražská vodohospodářská společnost a.s.		VYPRACOVAL: Ing. Citbor	PROJEKTANT: Ing. Citbor
		HL. PROJEKTANT: Ing. Píkal	TECH. KONTROLA: Ing. Holuša
		REDITEL DIVIZE: Ing. Hanák	
		ČÍSLO ZAKÁZKY: 11 4152 05 01	STUPEŇ: DPS
		DATUM: 08/2022	FORMÁT: 10 A4
		MĚŘÍTKO: 1:50	ARCHIVNÍ ČÍSLO: 007986/23/1
ČÁST: ODLEHČOVACÍ STOKA VČ. OBJEKTŮ A SHYBKÝ		SOIPS: SO 03	
PŘÍLOHA: VÝKRES TVARU A SCHÉMA VÝZTUŽE SH2		ČÍSLO PŘÍLOHY: D.2.10	a 1

Tato dokumentace včetně všech příloh (s výjimkou dat poskytnutých objednatelům) je duševním vlastnictvím akciové společnosti Sweco a.s. Objednatel této dokumentace je oprávněn ji využít k účelům vyplývajícím z uzavřené smlouvy bez jakéhokoli omezení. Jiné osoby (jak fyzické, tak právnické) nejsou bez předchozího výslovného souhlasu objednatelů oprávněny tuto dokumentaci ani její části jakkoli využívat, kopírovat (ani jiným způsobem rozmnožovat) nebo zveřejňovat dalším osobám.
Poznámka: Podpisy zpracovatelů jsou přilpomeny pouze k výstisku číslo 01 nebo originálu přílohy (matrice).

Název souboru: D.2.31 VÝKRES TVARU SACHTY Š1 NA VÝPUSTI I 007979231 I 11 4152 05 01.dwg

