



## PŮDORYS 1.NP

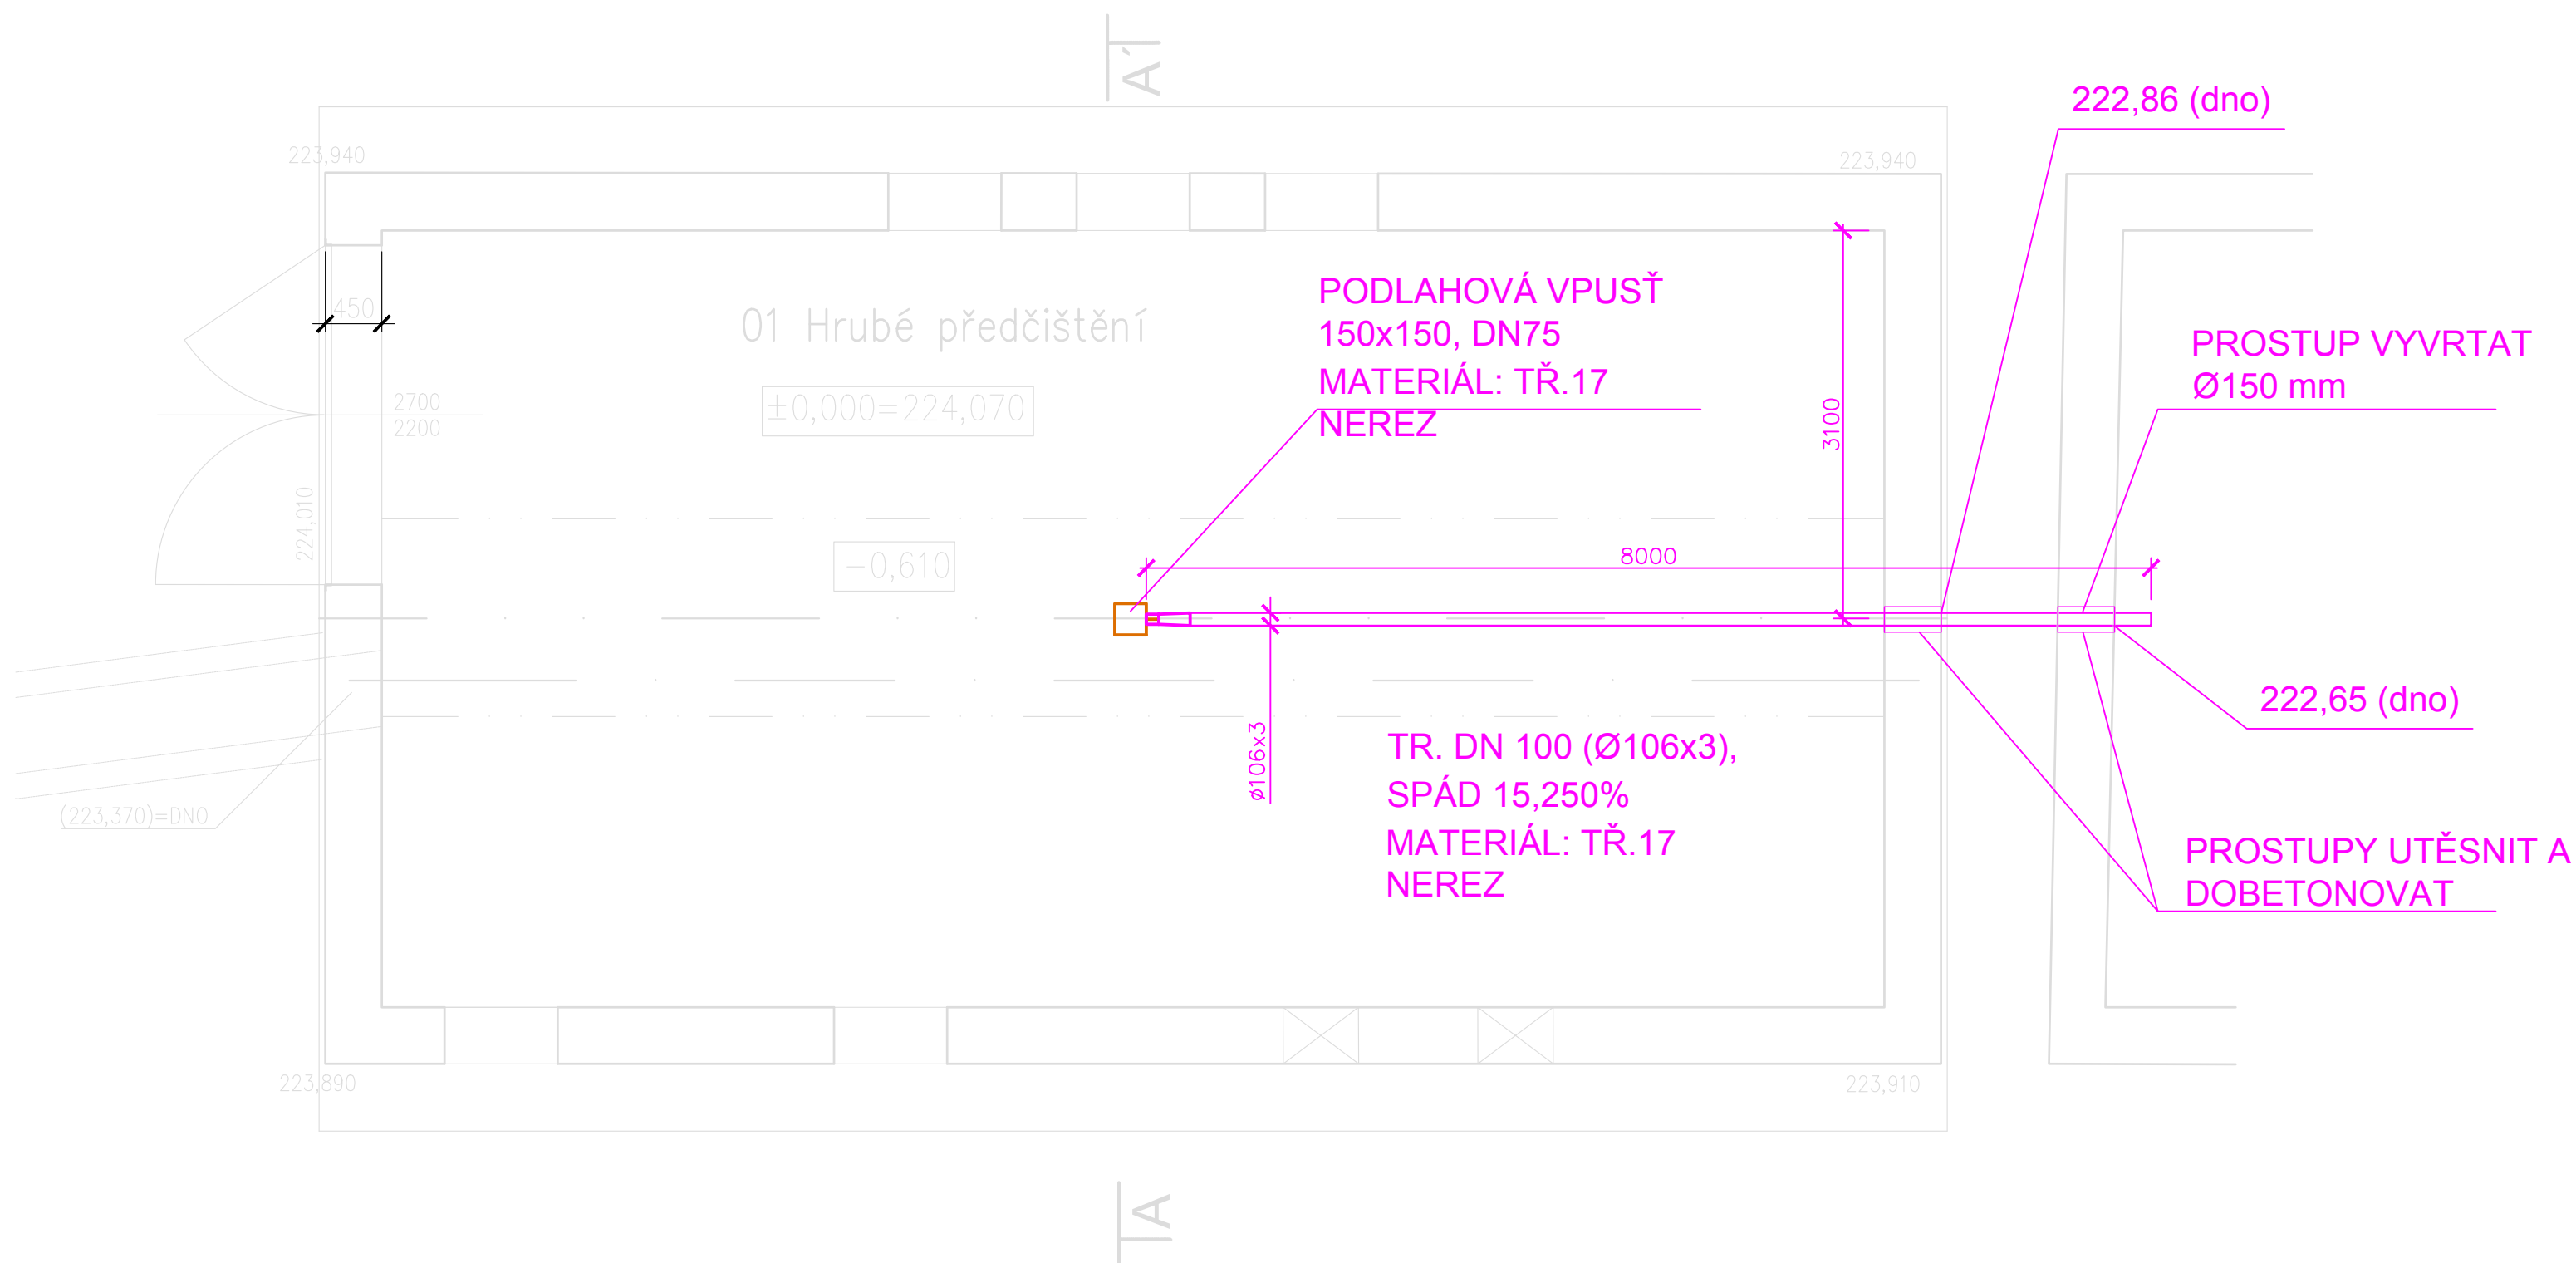

Rev. C			
Rev. B			
Rev. A			
Index:	Datum:	Změny:	Vypracoval:

k.ú. Vinoř [782378]

Souřadnicový systém JTSK, výškový systém Bpv

 <b>PROJEKTOVÁ A INŽENÝRSKÁ A.S.</b>		Sokolovská 16/45A, 186 00 Praha 8 - Karlín tel. +420 221 873 111, fax. +420 221 873 247		www.d-plus.cz d-plus@d-plus.cz	
Hlavní inženýr projektu: Ing. Viktor MÍCHAL		Zodp. projektant: Pavel KOHOUTEK		Vypracoval: Pavel KOHOUTEK	
MÚ (OÚ): Městská část Praha - Vinoř		Kraj: Hlavní město Praha		Datum: 02/2025	
Investor: Hlavní město Praha, zastoupené PVS a.s.				Stupeň: DPS	
Zakázka:  Stavba č. 3145 TV Vinoř, etapa 0012 ČOV Vinoř  D.1 DOKUMENTACE STAVEBNÍHO NEBO INŽENÝRSKÉHO OBJEKTU D.1.4.1 ZDRAVOTNĚ TECHNICKÉ INSTALACE  Obsah: SO 08 OBJEKT BÝVALÉHO HRUBÉHO PŘEDČIŠTĚNÍ PŮDORYS 1.NP				Číslo zakázky: 4047/2/2024	
				Měřítko: 1:50	
				Počet formátů A4: 3	
				Č. kopie:	
				Číslo přílohy: Revize:	
				D.1.4.1.3	