



1PP – demolice

MĚŘÍTKO 1 : 50

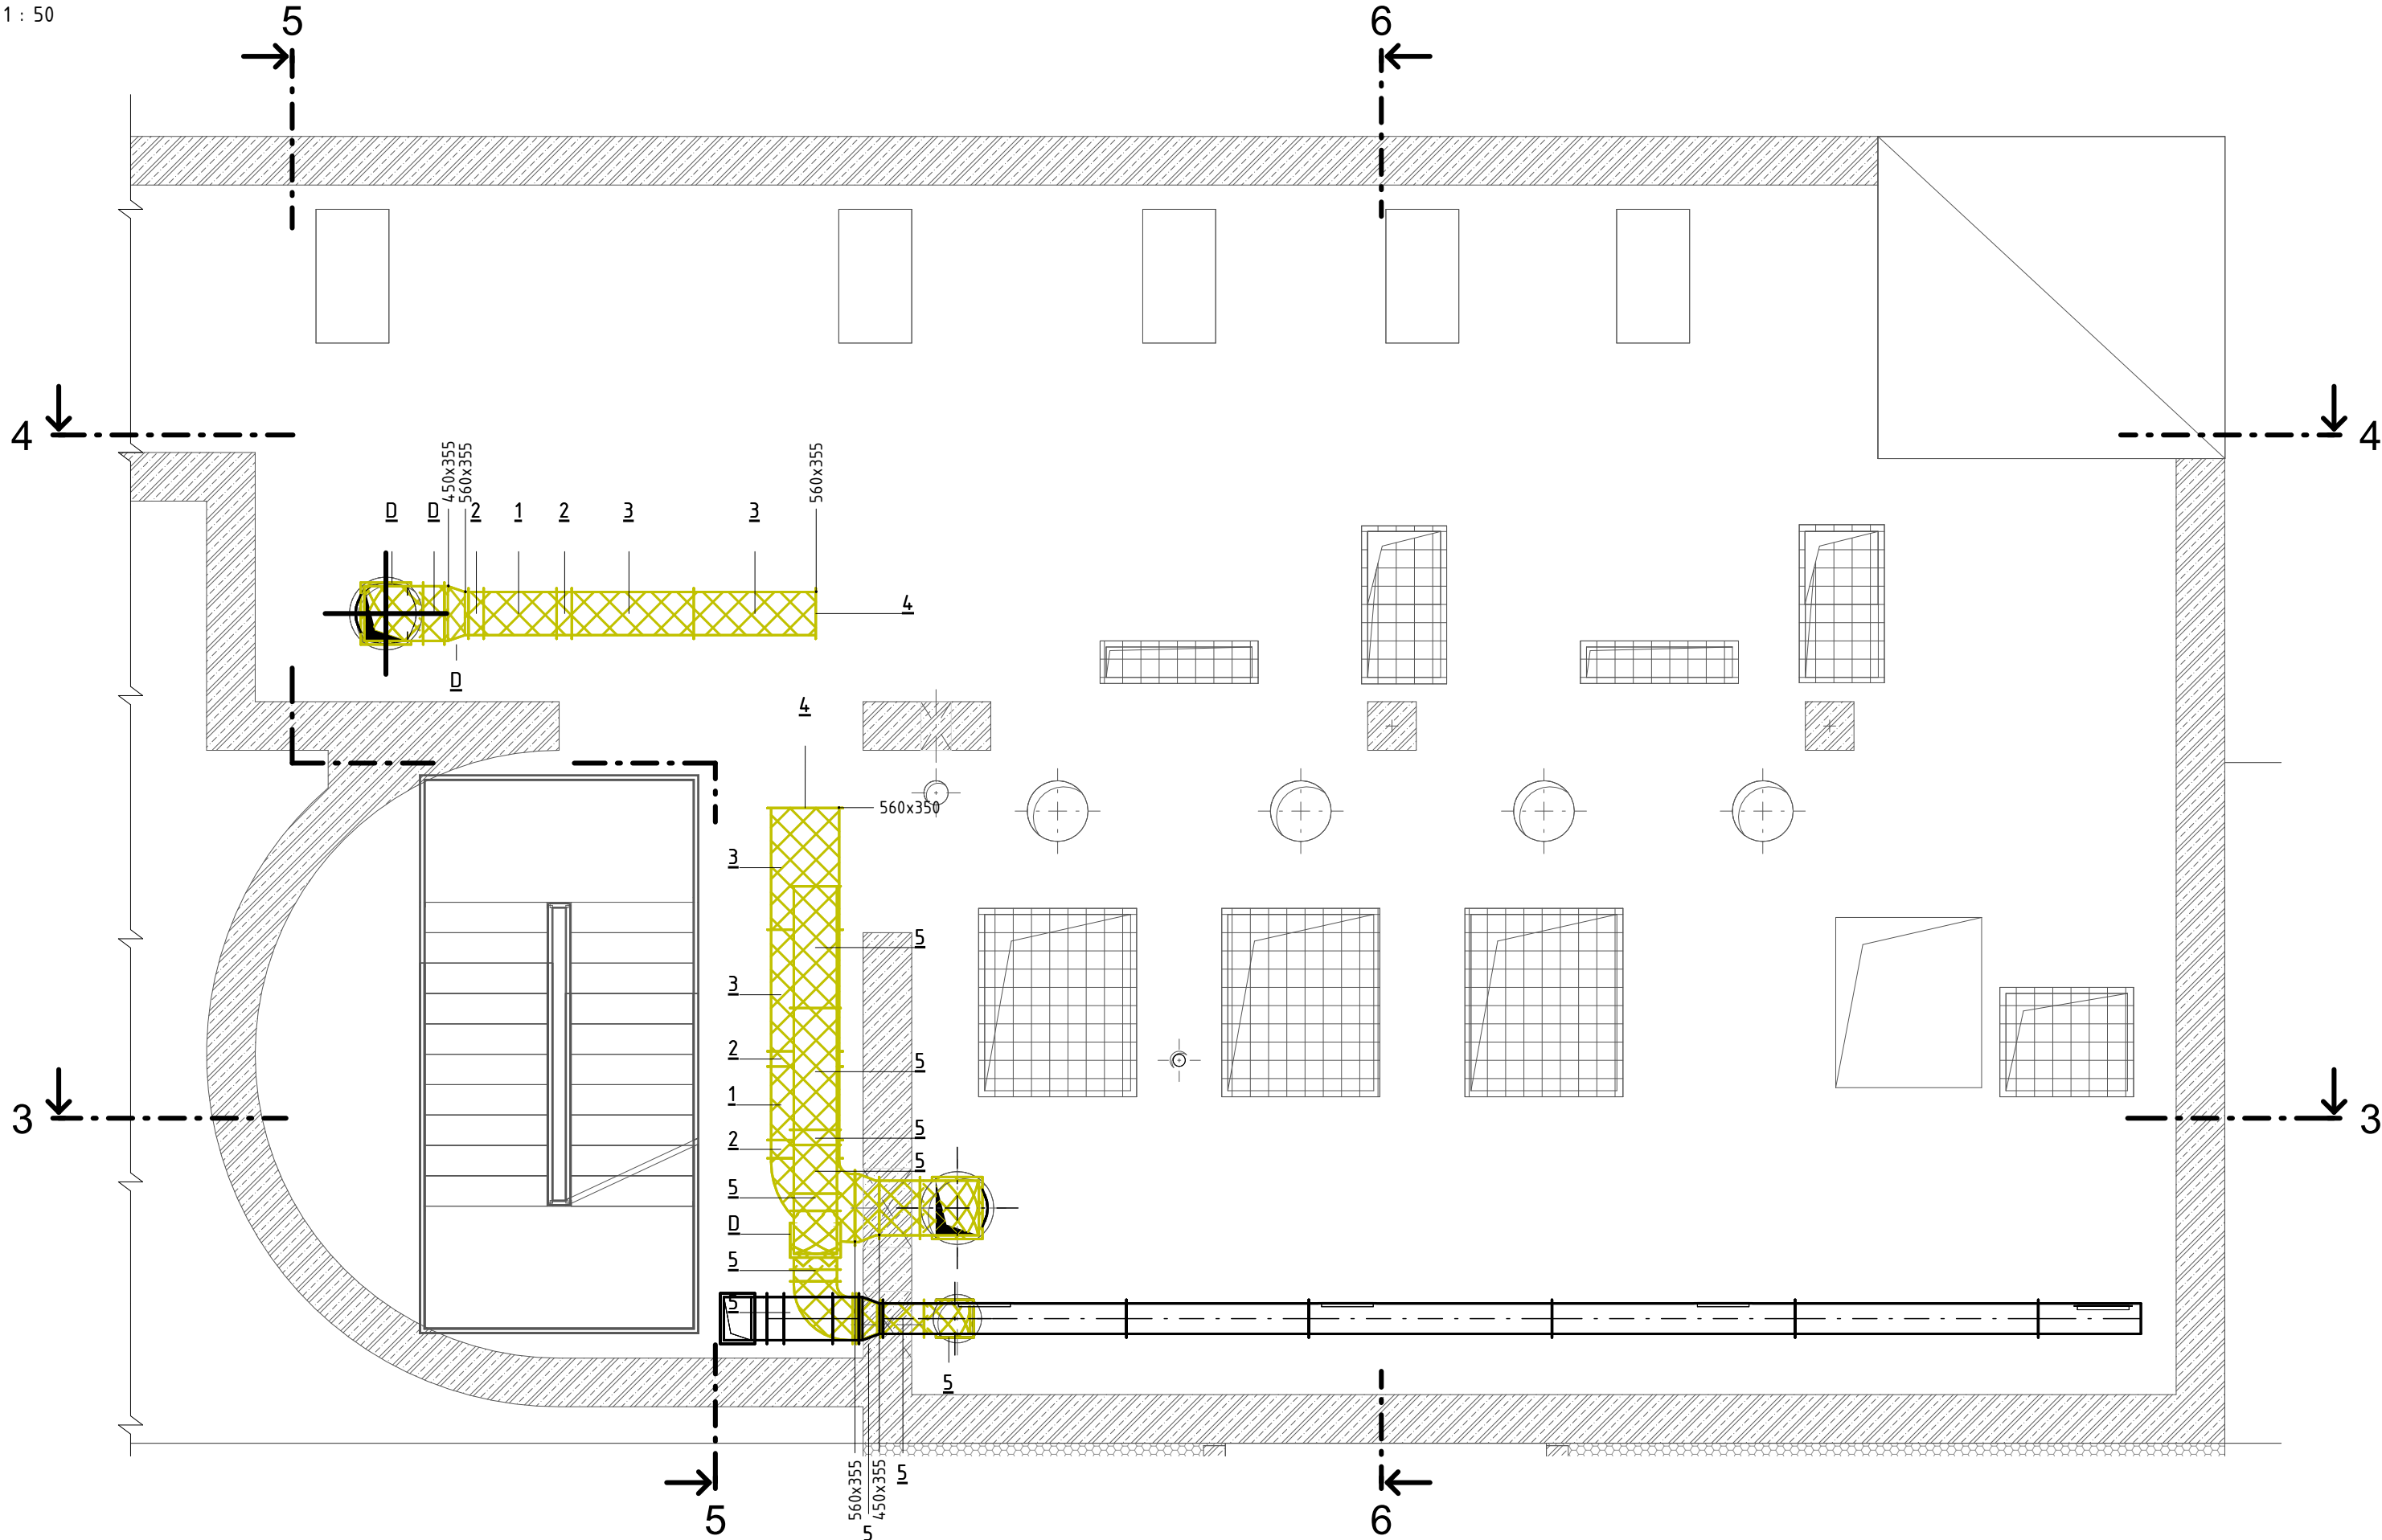

Výškový systém Balt p.v. Souřadný systém S-JTSK

6			
5			
4			
3			
2			
1			
REVIZE	POPIS	DATUM	SCHVÁLIL

<div>Sweco a.s.</div> <div>Táborská 31, 140 16 Praha 4</div> <div>IČO: 26475081 <a href="http://www.sweco.cz">www.sweco.cz</a></div>		<div>SWECO</div> <div></div>		<div>VYPRACOVAL</div> <div>Ing. Čermáková</div>	
		<div>PROJEKTANT</div> <div>Ing. Mazuch</div>			
		<div>HIP</div> <div>Ing. Pikal</div>			
		<div>T. KONTROLA</div> <div>Ing. Mazuch</div>			
		<div>ŘEDITEL DIVIZE</div> <div>Ing. Hanák</div>			
<div>OBJEDNATEL:</div> <div>Pražská vodohospodářská společnost a.s.</div>		<div>ČÍSLO ZAKÁZKY</div> <div>10-4156-3801</div>			
		<div>STUPEŇ</div> <div>DPS</div>			
<div>1/1/520/22 Vybudování PP0</div> <div>na stokové síti v oblasti Karlína</div> <div>Retenční nádrž JIH</div>		<div>DATUM</div> <div>03/2025</div>			
		<div>FORMÁT</div>			
		<div>MĚŘÍTKO</div>			
		<div>ARCHIVNÍ ČÍSLO</div> <div>001294/25/1</div>			
<div>ČÁST STAVBY:</div> <div>RN JIH</div>		<div>SO/PS</div> <div>SO 02.1</div>			
<div>PŘÍLOHA:</div> <div>Půdorys 1PP - demontáže</div>		<div>ČÍSLO PŘÍLOHY</div> <div>D.1.2.4.2.1</div>		<div>b</div>	
				<div>1</div>	

Tato dokumentace včetně všech příloh (s výjimkou dat poskytnutých objednatelem) je duševním vlastnictvím akciové společnosti Sweco a.s. Objednatel této dokumentace je oprávněn ji využít k účelům vyplývajícím z uzavřené smlouvy bez jakéhokoliv omezení. Jiné osoby (jak fyzické, tak právnické) nejsou bez předchozího výslovného souhlasu objednatele oprávněny tuto dokumentaci ani její části jakkoli využívat, kopírovat (ani jiným způsobem rozmnožovat) nebo zpřístupnit dalším osobám.  
Poznámka: Podpisy zpracovatelů jsou připojeny pouze k výtisku číslo 01 nebo originálu přílohy (matrici).

