


2PP – nový stav

MĚŘÍTKO 1 : 100

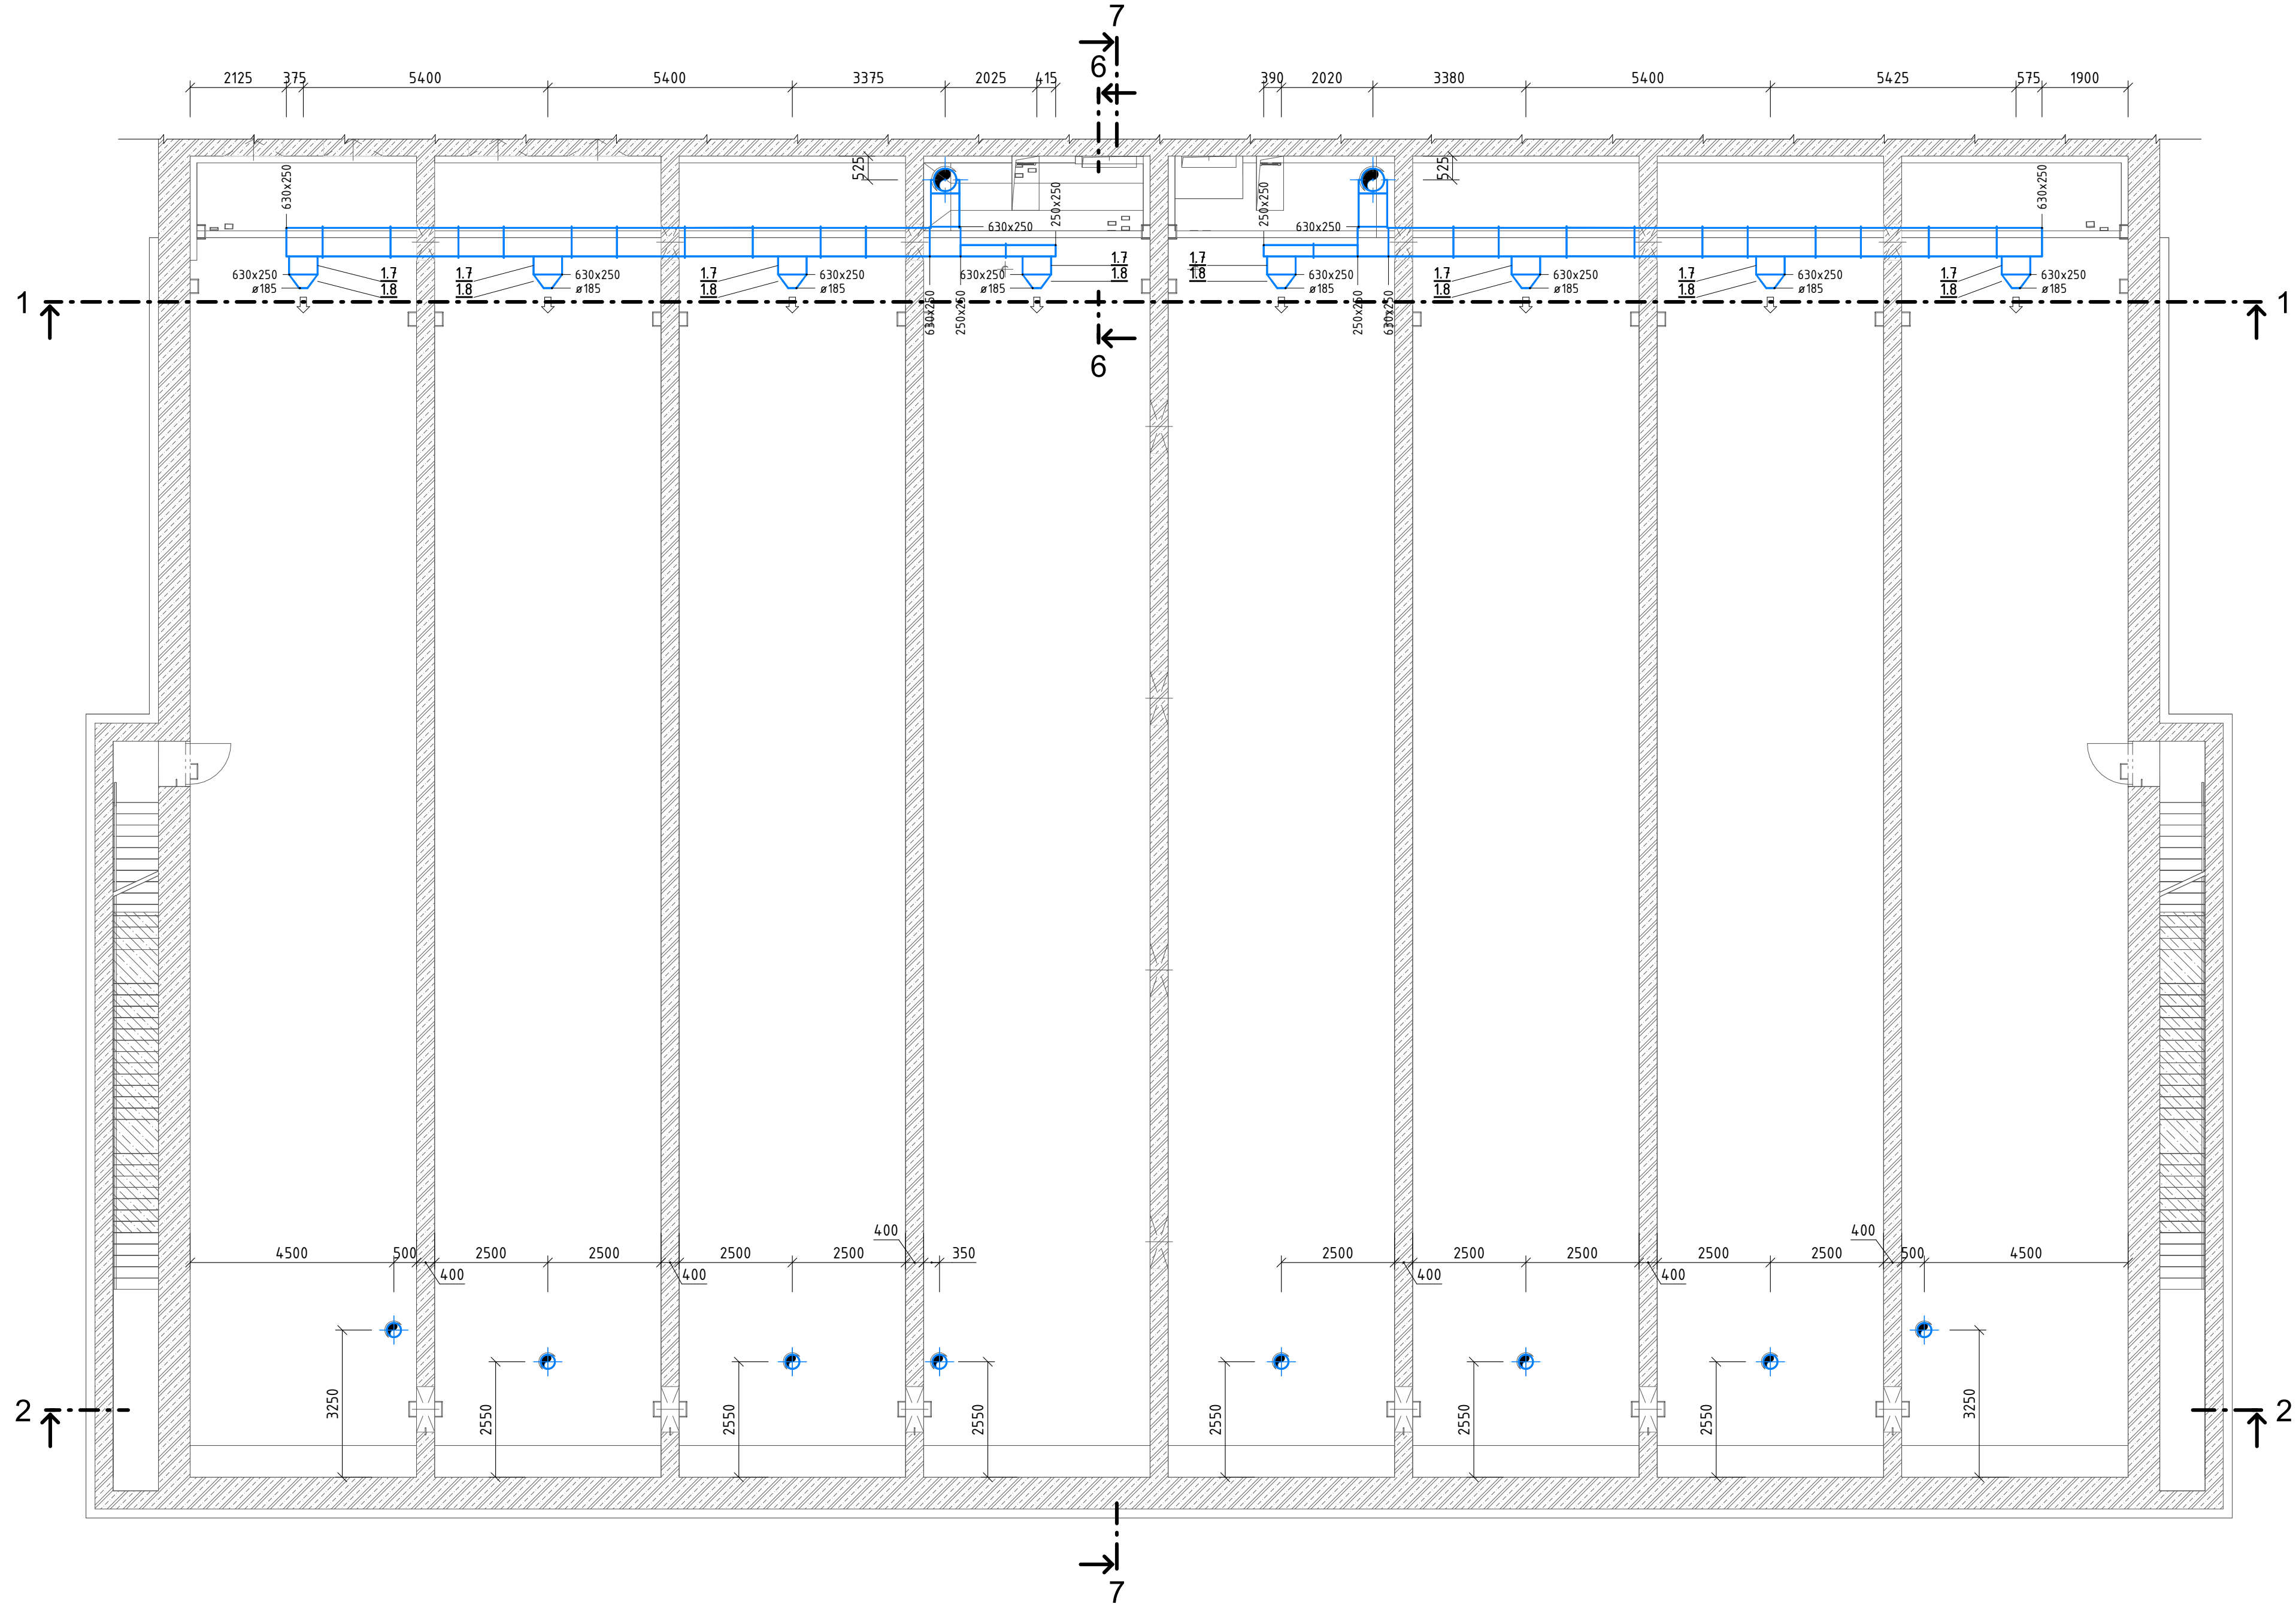

Výškový systém Balt p.v.		Souřadný systém S-JTSK	
6			
5			
4			
3			
2			
1			
REVIZE	POPIS	DATUM	SCHVÁLIL
Sweco a.s. Táborská 31, 140 16 Praha 4 IČO: 26475081 www.sweco.cz		VYPRACOVAL PROJEKTANT HIP T. KONTROLA ŘEDITEL DIVIZE	Ing. Čermáková Ing. Mazuch Ing. Píkal Ing. Mazuch Ing. Hanák
OBJEDNATEL: Pražská vodohospodářská společnost a.s.		ČÍSLO ZAKÁZKY STUPEŇ DATUM FORMÁT MĚŘÍTKO ARCHIVNÍ ČÍSLO	10-4156-3801 DPS 03/2025 001299/25/1
ČÁST STAVBY: RN JIH		SO/PS	SO 02.1
PŘÍLOHA: Půdorys 2PP – nový stav		ČÍSLO PŘÍLOHY	D.12.4.2.3

Tato dokumentace včetně všech příloh (s výjimkou dat poskytnutých objednatelem) je duševním vlastnictvím akciové společnosti Sweco a.s. Objednatel této dokumentace je oprávněn ji využít k účelům vyplývajícím z uzavřené smlouvy bez jakéhokoli omezení. Jiné osoby (jak fyzické, tak právnické) nejsou bez předchozího výslovného souhlasu objednatele oprávněny tuto dokumentaci ani její části jakkoli využívat, kopírovat (ani jiným způsobem rozmnožovat) nebo zpřístupnit dalším osobám.

Poznámka: Podpisy zpracovatelů jsou připojeny pouze k výtisku číslo 01 nebo originálu přílohy (matrici).

