
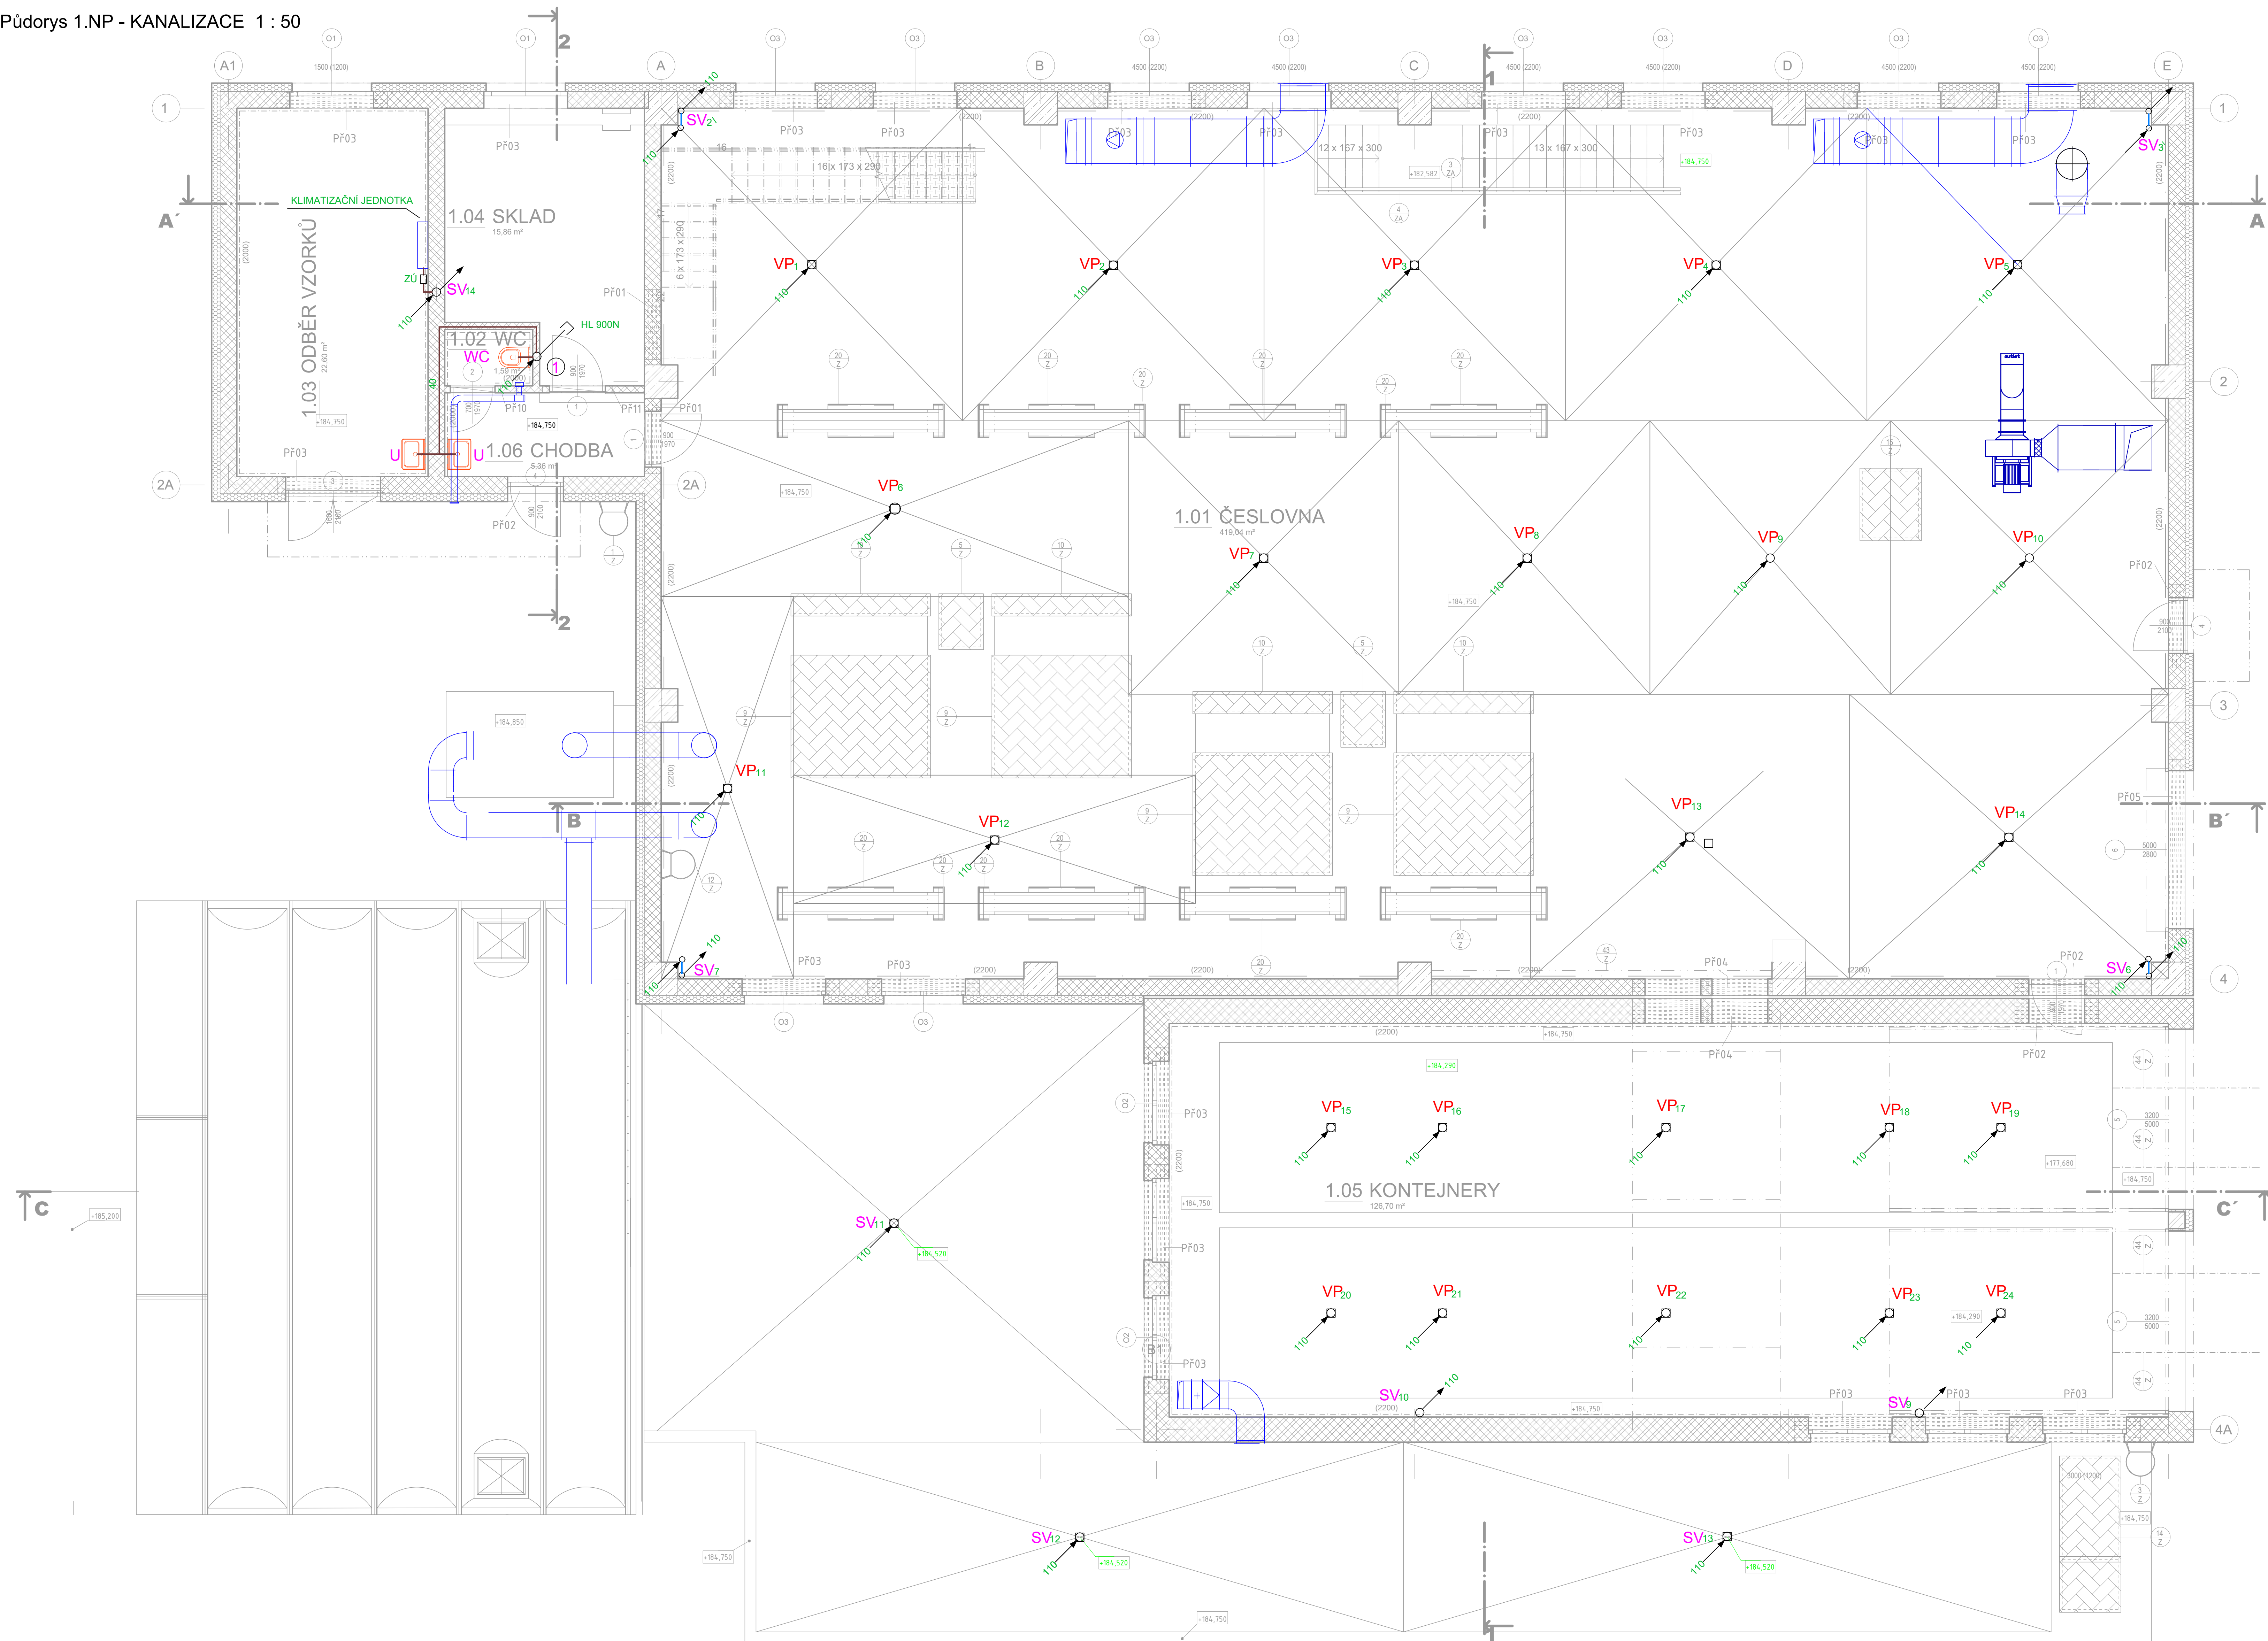
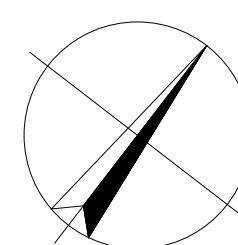



Pūdorys 1.NP - KANALIZACE 1 : 50

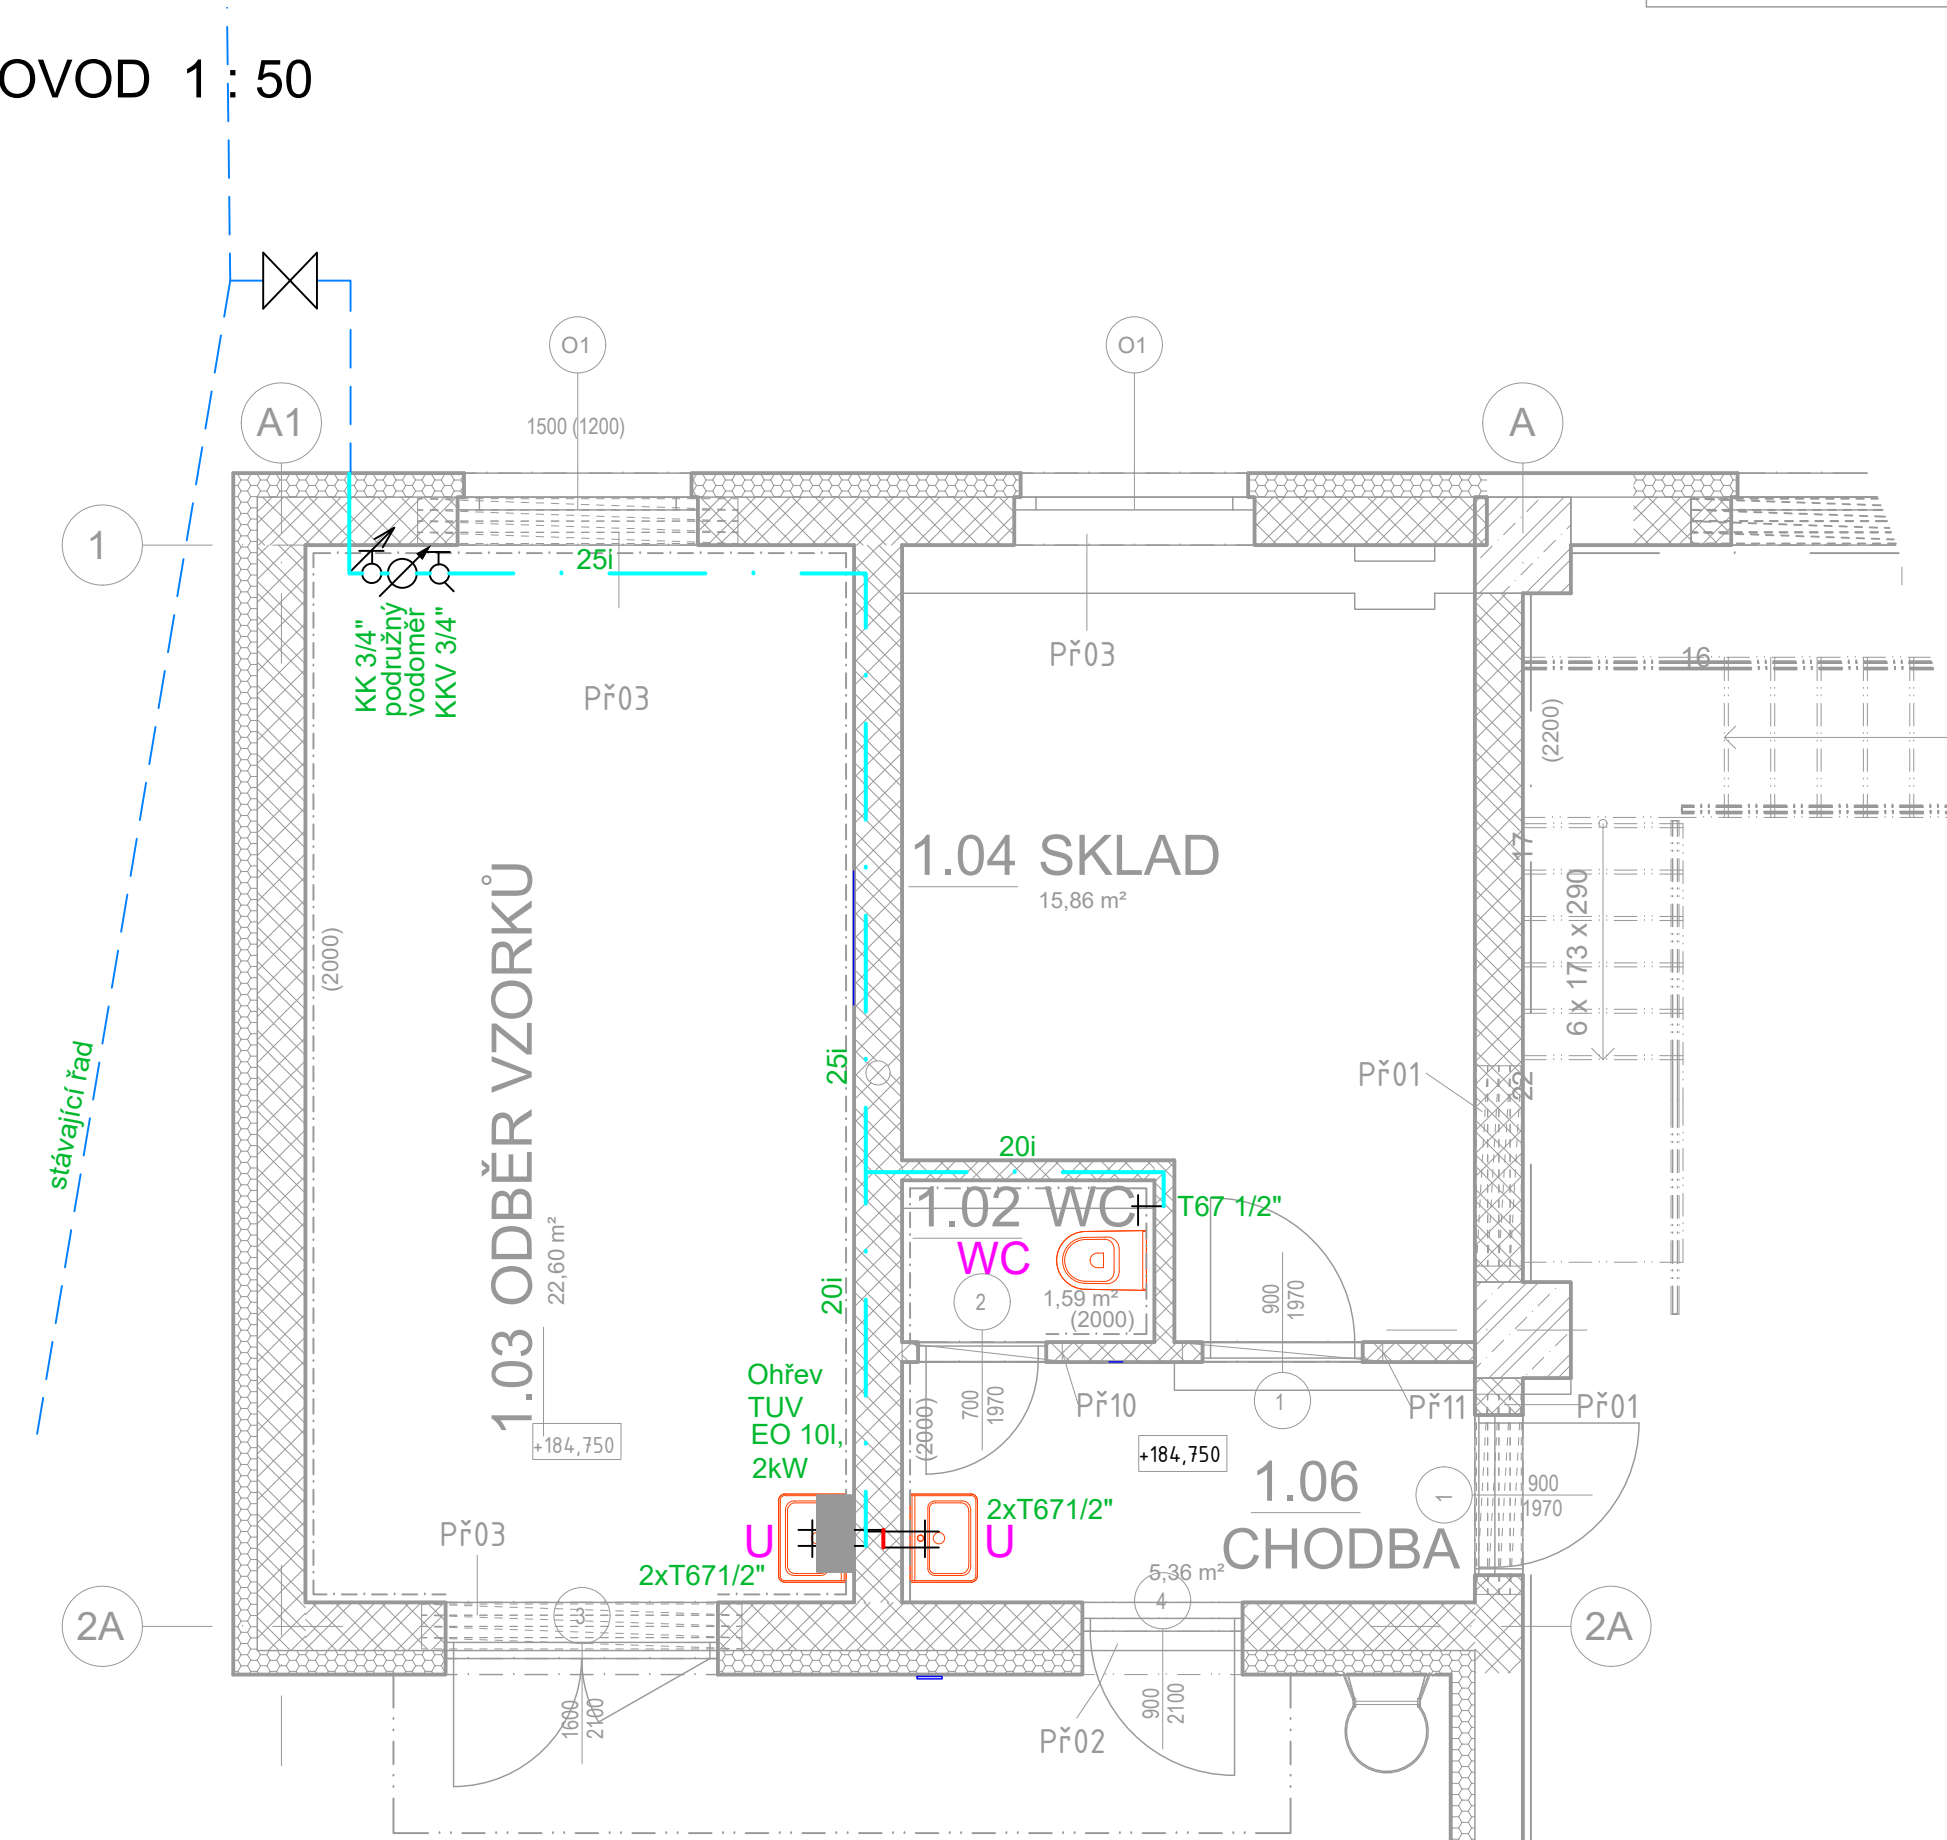

Pūdorys 1.NP - VODOVOD 1 : 50

[illegible]

		Skolovská 16/454, 196 00 Praha 8 - Karlin t: +420 221 973 111		www.d-plus.cz
PROJEKTOVÁ A INŽENÝRSKÁ A. S.				
Hlavní izbový projekt: Ing. Aleš PRAGER		Zodp. projektant: Ing. Kateřina MIKESOVÁ		Vypracoval Ing. Kateřina MIKESOVÁ
MŮ (OÚ): Praha 6		Kraj: Hl. m. Praha 1		Datum: 02/2020
Investor: Hlavní město Praha, Mariánské náměstí 2, 110 01 Praha 1				Stupeň: DPS
Zakázka:				Číslo zakázky: 40531/2018
ÚČOV - doplnění hrubého předčistění před HČS č. investiční akce 1/2P31/00				Měřítko: 1:50
D.1 DOKUMENTACE STAVĚNÍ A INŽENÝRSKÝ OBJEKT Ů D.1.4.1 ZBRÁVĚTECHNA				Číslo formátu A4: 10 Č. kope:
Obsah: SO.01 OBJEKT HRUBÉHO PŘEDČISTĚNÍ PŮDORYS 1.NP ZTI				Číslo přílohy: D.1.4.1-04 Revize: