




ŘEZ A-A

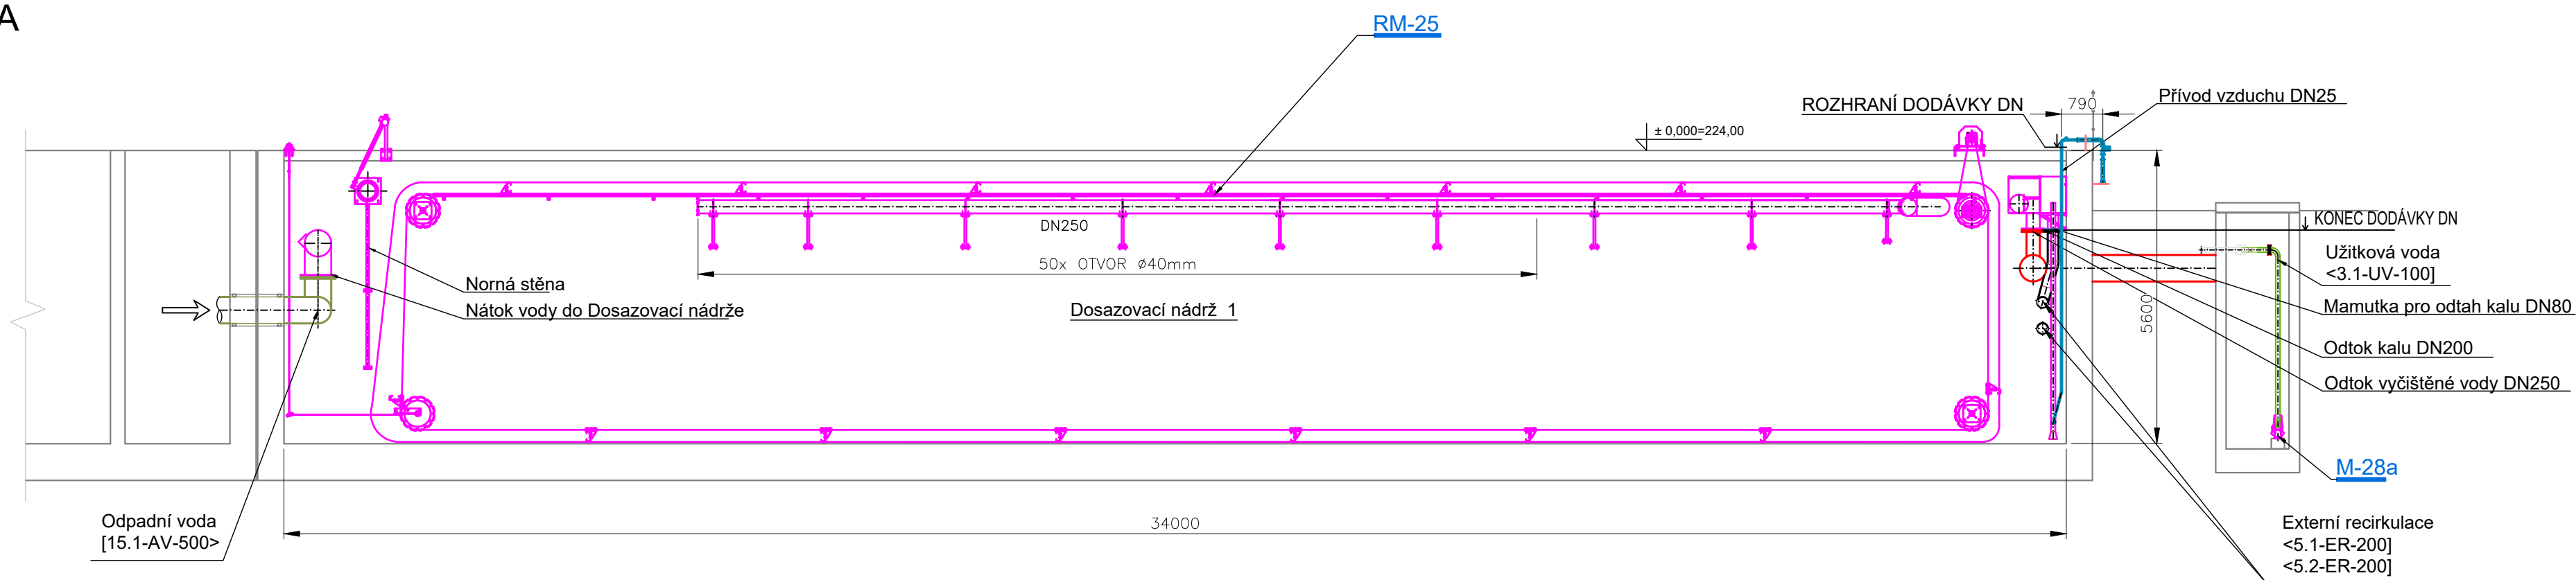


PŮDORYS

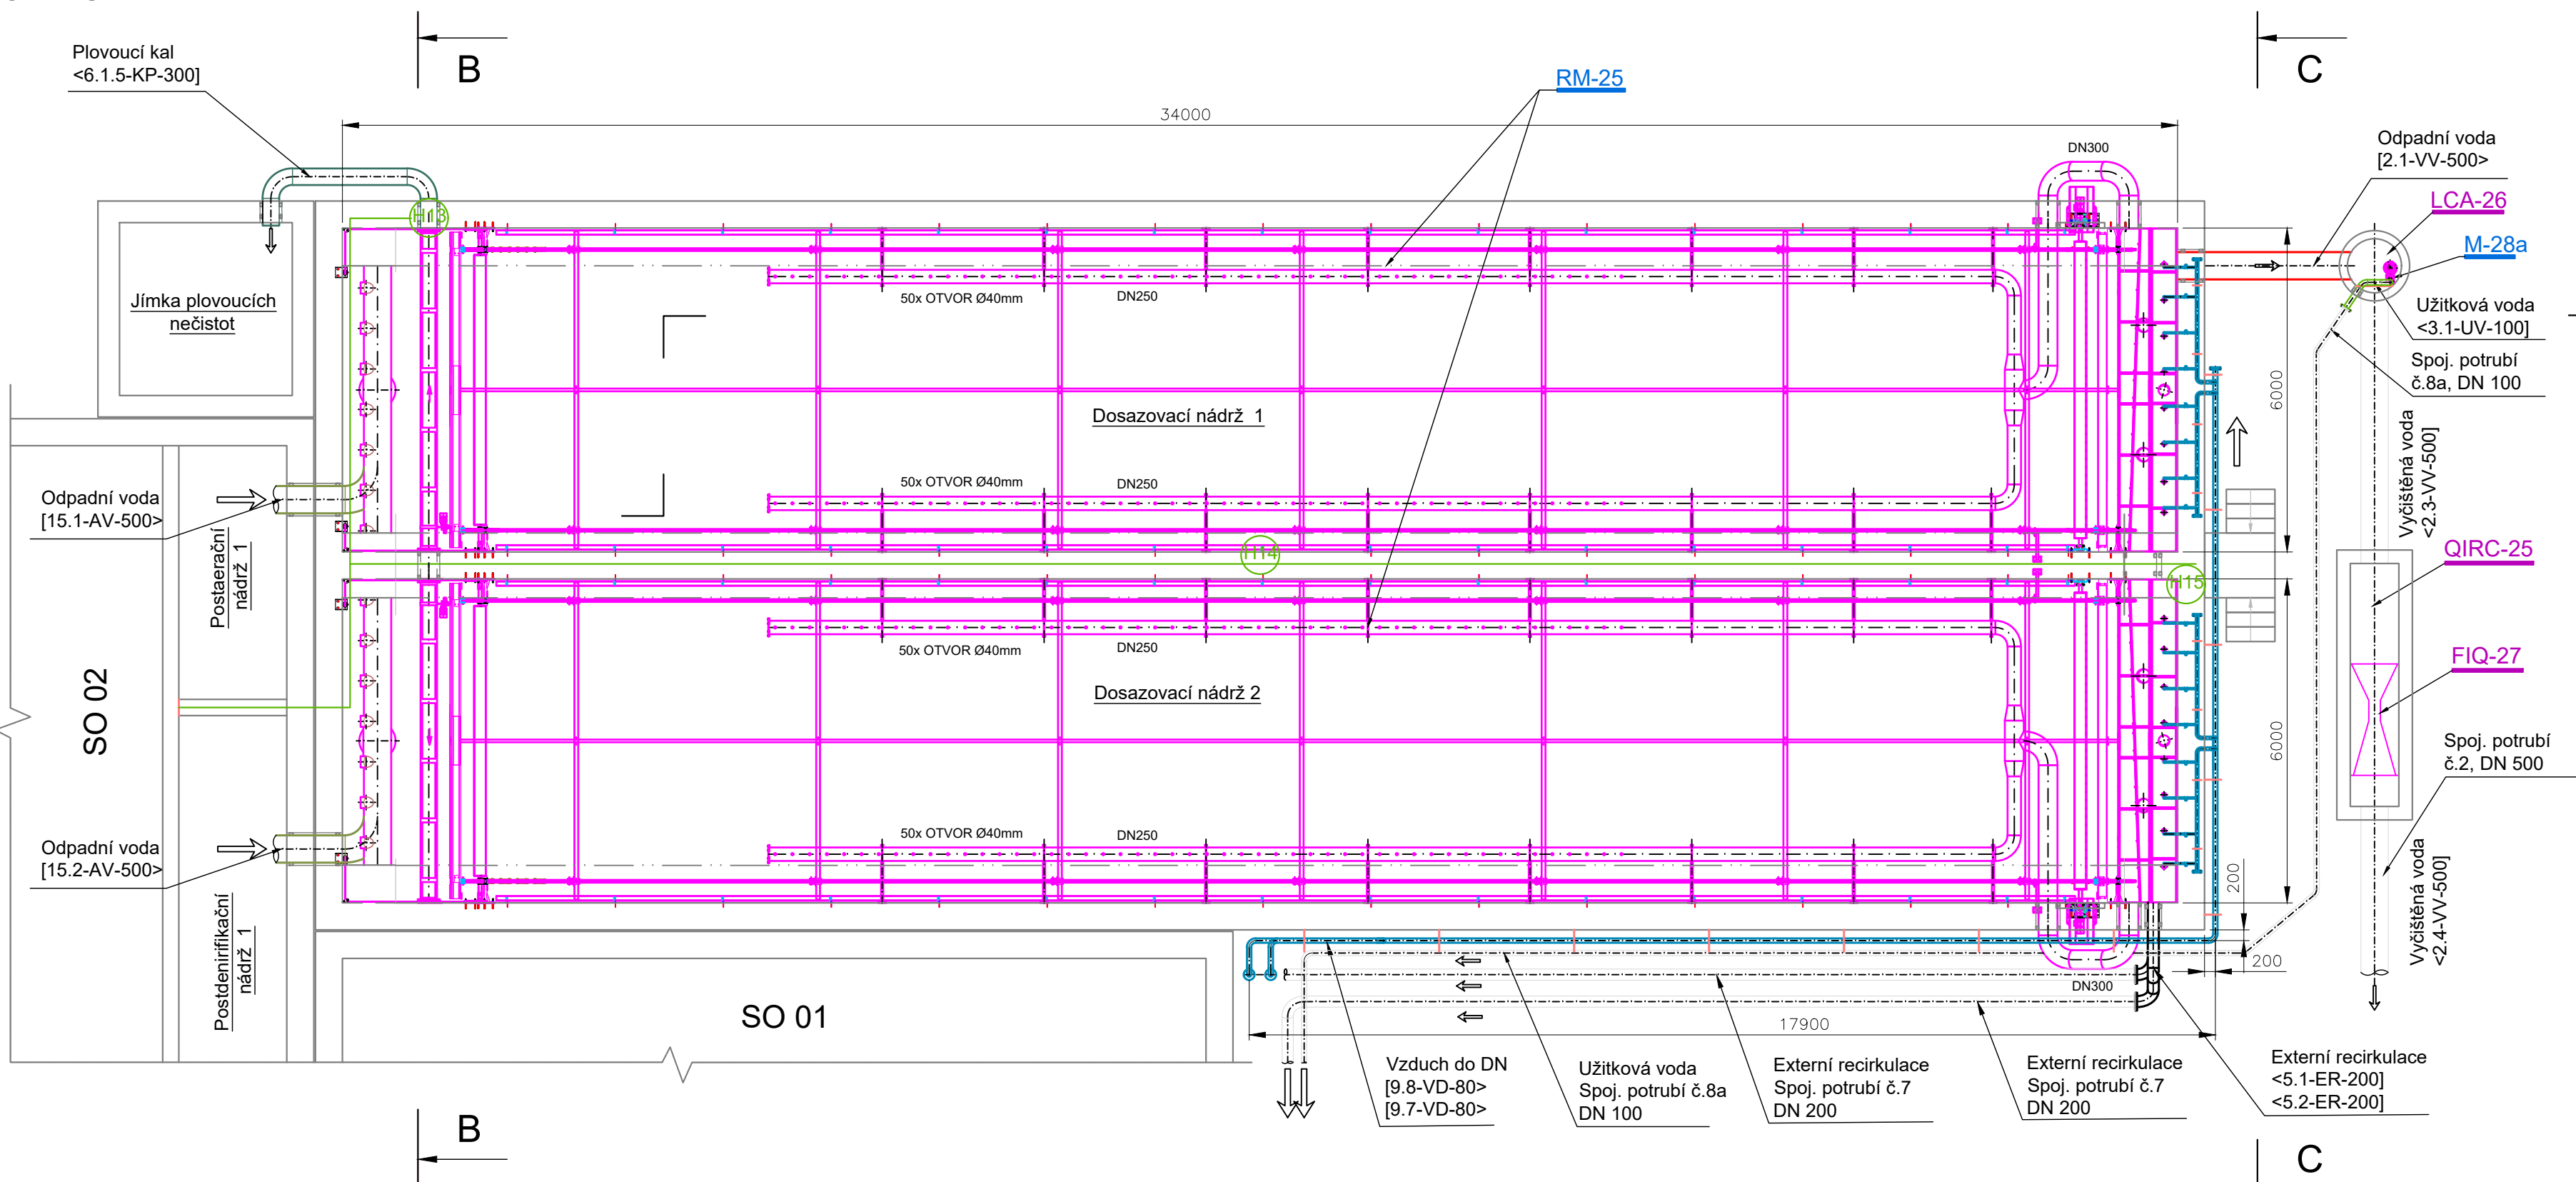



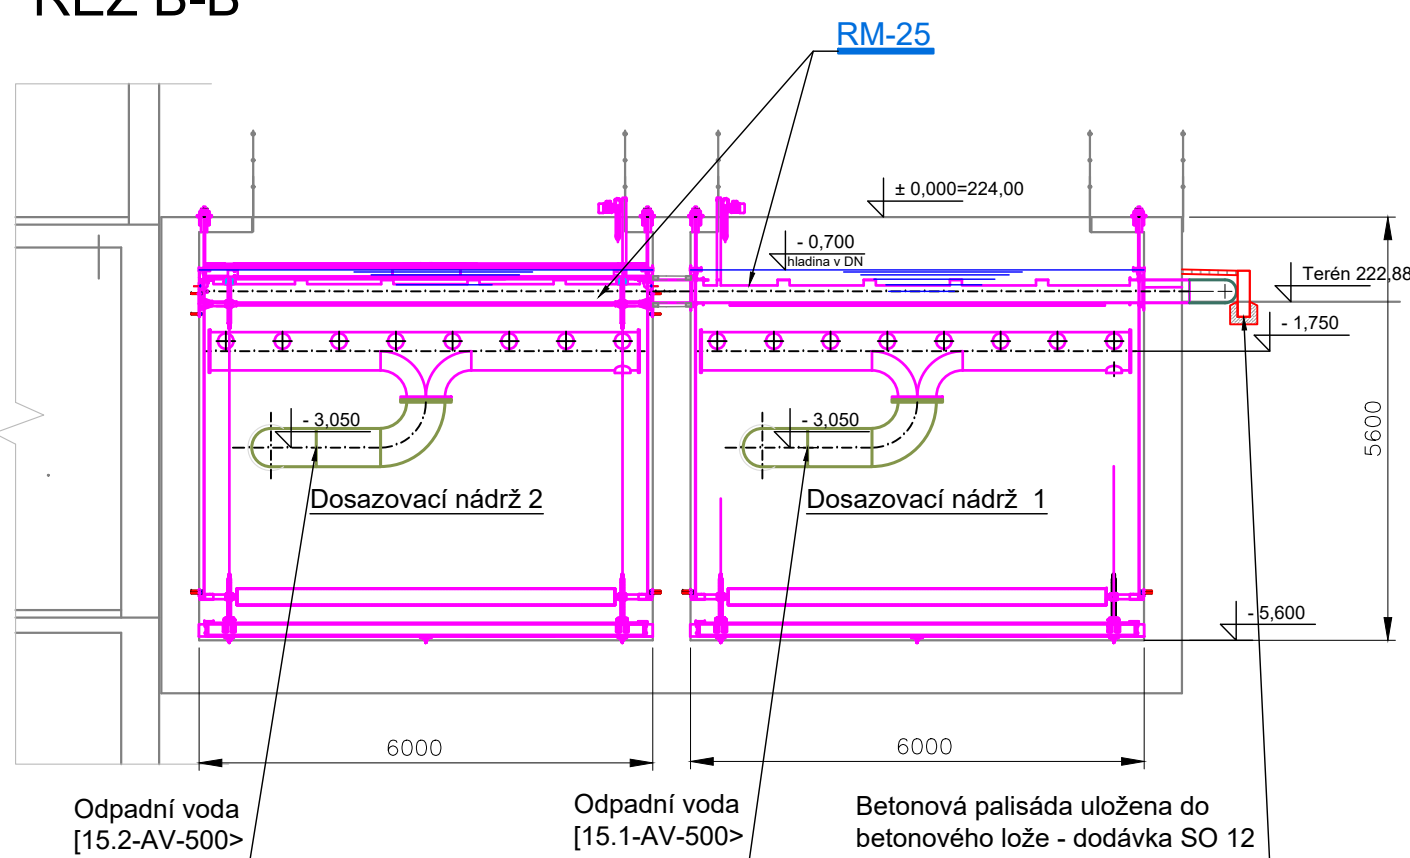




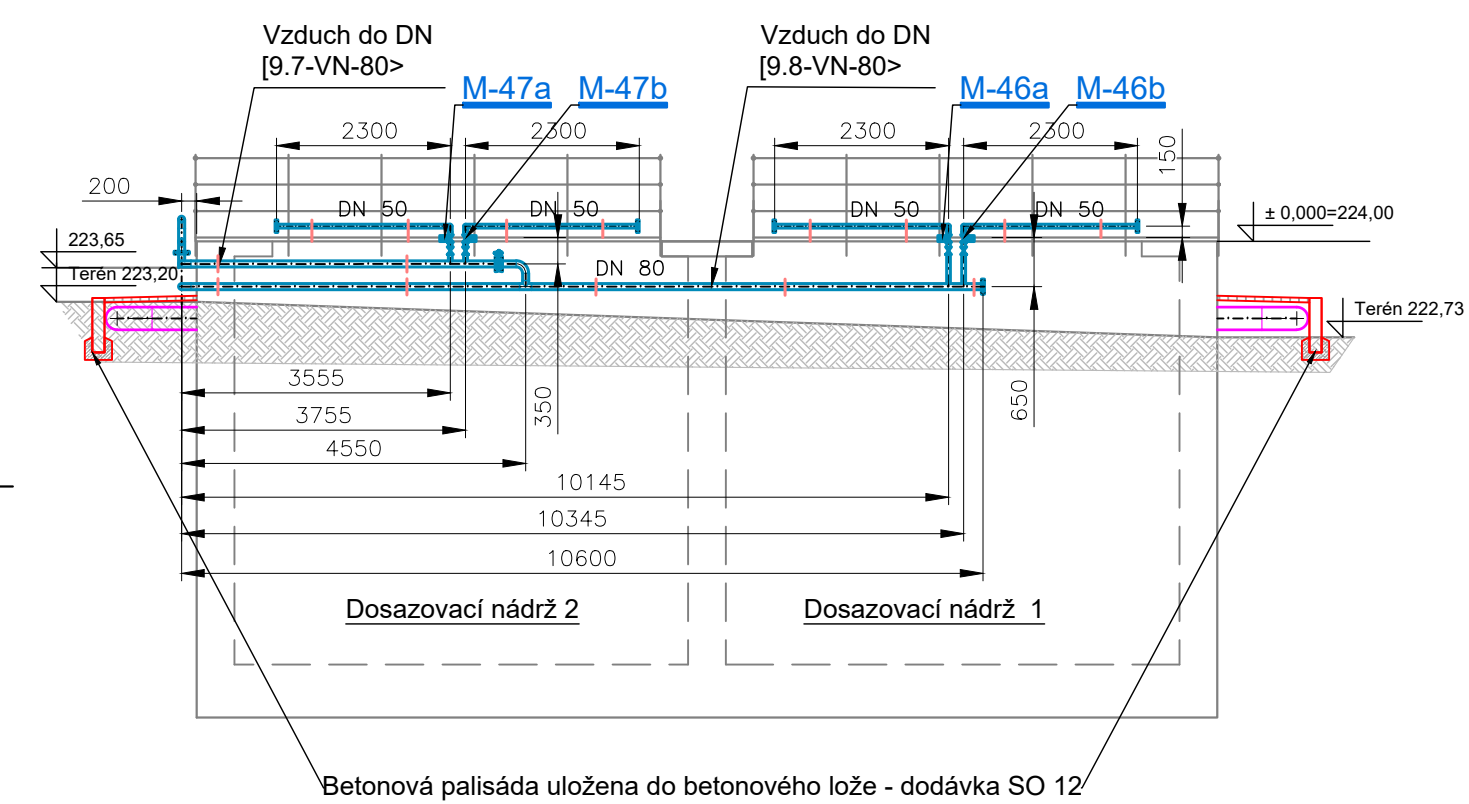


ŘEZ B-B

 

ŘEZ C-C




LEGENDA

-  Potrubí stavební dodávky a stávající potrubí
-  Vrtaný prostup potrubí železobetonovou stěnou, 2x segmentové těsnění
-  Komplet uložení potrubí (detailní popis viz technická specifikace)
-  Potrubí odpadní vody
-  Potrubí tlakového vzduchu
-  Potrubí plovoucího kalu
-  Potrubí vratného kalu
-  Potrubí aktivizační směsi
-  Potrubí užitkové vody
-  Napojovací místo užitkové vody

| | | | |
|--------|--------|--------|-------------|
| | | | |
| Rev. C | | | |
| Rev. B | | | |
| Rev. A | | | |
| Index: | Datum: | Změny: | Vypracoval: |

k.ú. Vinoř [782378]

Souřadnicový systém JTSK, výškový systém Bpv

| | | | |
|--|---|-------------|-----------------------------------|
|  PROJEKTOVÁ A INŽENÝRSKÁ A.S. | Sokolovská 16/45A, 186 00 Praha 8 - Karlín tel. +420 221 873 111, fax. +420 221 873 247 | | www.d-plus.cz d-plus@d-plus.cz |
| | Hlavní inženýr projektu: Ing. Viktor MÍČAL Zodp. projektant: Ing. Viktor MÍČAL Vypracoval: Ing. Luďěk JELÍNEK | | |
| MÚ (OÚ): Městská část Praha - Vinohřady | Kraj: Hlavní město Praha | Datum: | 02/2025 |
| Investor: Hlavní město Praha, zastoupené PVS a.s. | | Stupeň: | DPS |
| Zakázka: Stavba č. 3145 TV Vinohřady, etapa 0012 - ČOV Vinohřady D. DOKUMENTACE OBJEKTŮ A TECHNIČKÝCH A TECHNOLOGICKÝCH ZAŘÍZENÍ D.2. Dokumentace technických a technologických zařízení D.2.1. Strojní technologická část | Číslo zakázky: | 4047/2/2024 | |
| | Měřítko: | 1:100 | |
| | Počet formátů A4: | 8 | Č. kopie: |
| Obsah: PS 02 Biologické linky DOSAZOVACÍ NÁDRŽE: PŮDORYS, ŘEZY A, B, C | Číslo přílohy: | Revize: | D.2.1.15 |