


SO 01 VSTUPNÍ ČERPAČÍ STANICE, HRUBÉ PŘEDČIŠTĚNÍ

PŮDORYS 1.PP – ZDRAVOTECHNIKA

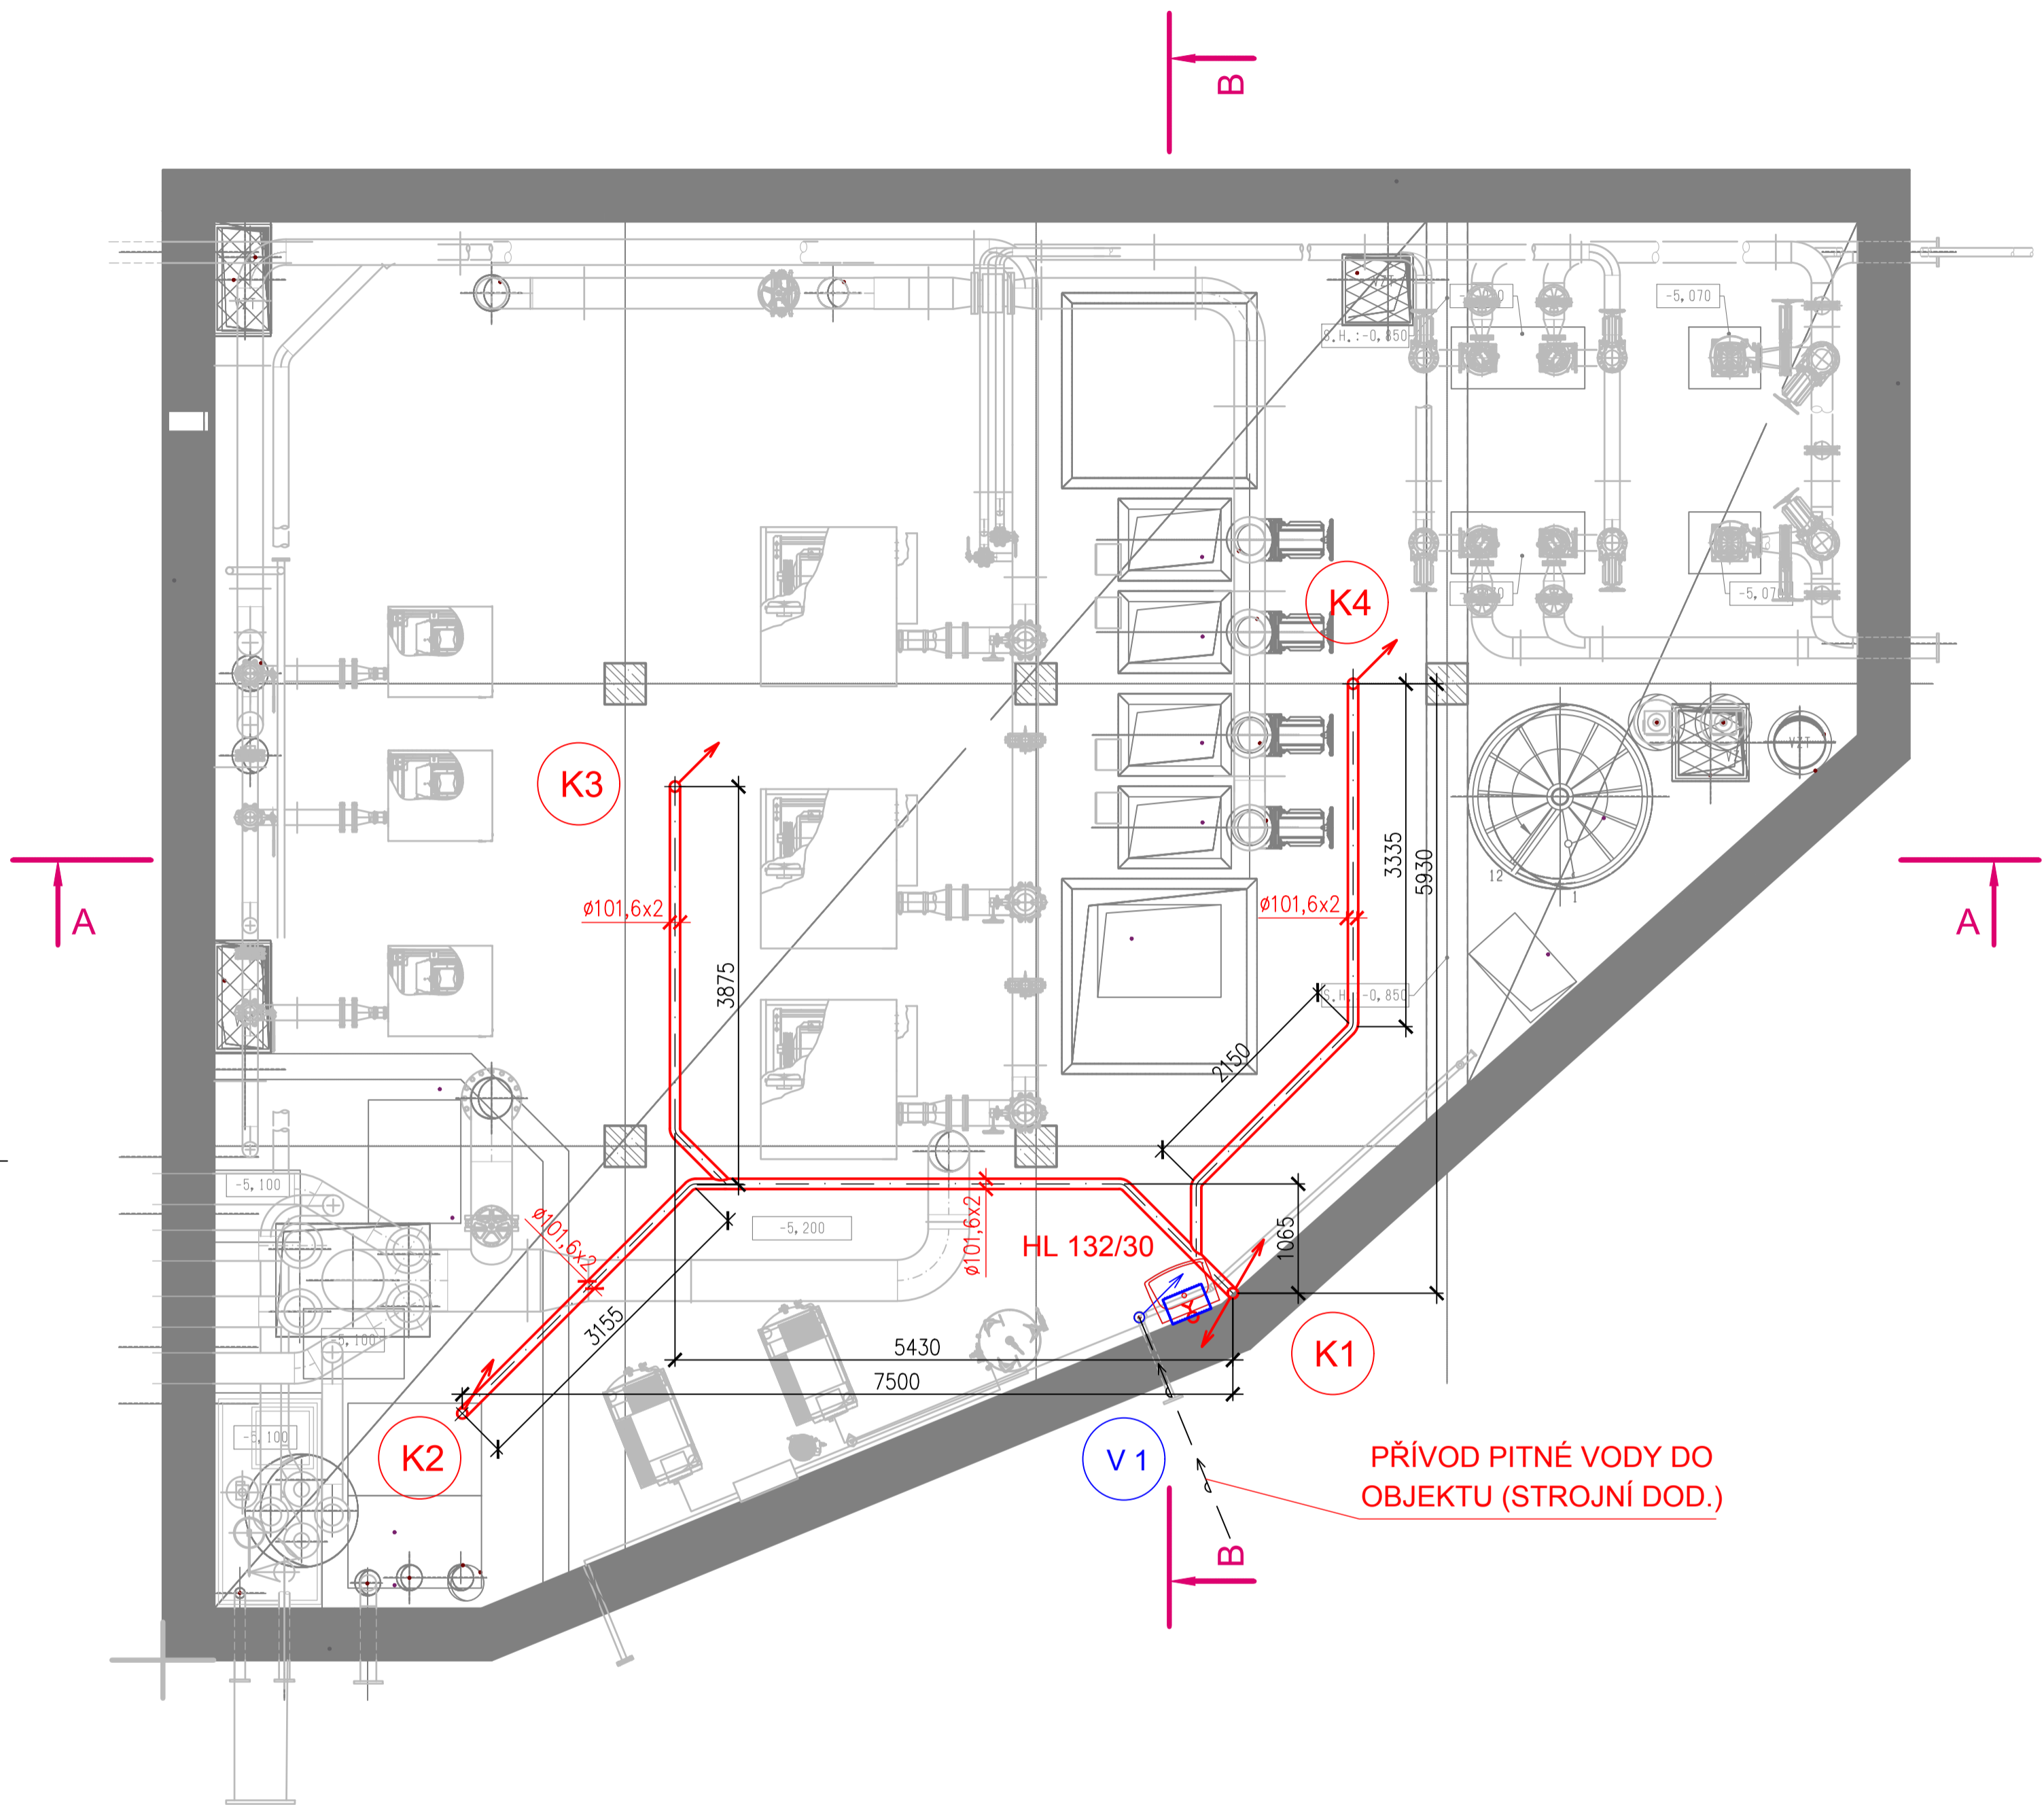

| | | | |
|--------|--------|--------|-------------|
| Rev. C | | | |
| Rev. B | | | |
| Rev. A | | | |
| Index: | Datum: | Změny: | Vypracoval: |

k.ú. Vinoř [782378]

Souřadnicový systém JTSK, výškový systém Bpv

LEGENDA POTRUBÍ:

- STUDENÁ VODA
- ROZVOD VODY (STROJNÍ DOD.)
- DEŠŤOVÁ KANALIZACE

| | | | | | |
|--|--|--|--|---|-------------|
| <div><div><div>d plus</div><div>PROJEKTOVÁ A INŽENÝRSKÁ A.S.</div></div></div> | | <div>Sokolovská 16/45A, 186 00 Praha 8 - Karlín tel. +420 221 873 111, fax. +420 221 873 247</div> | | <div>www.d-plus.cz d-plus@d-plus.cz</div> | |
| Hlavní inženýr projektu: Ing. Viktor MÍCHAL | | Zodp. projektant: Pavel KOHOUTEK | | Vypracoval: Pavel KOHOUTEK | |
| MÚ (OÚ): Městská část Praha - Vinoř | | Kraj: Hlavní město Praha | | Datum: | 02/2025 |
| Investor: Hlavní město Praha, zastoupené PVS a.s. | | | | Stupeň: | DPS |
| Zakázka: Stavba č. 3145 TV Vinoř, etapa 0012 ČOV Vinoř D.1 DOKUMENTACE STAVEBNÍHO NEBO INŽENÝRSKÉHO OBJEKTU D.1.4.1 ZDRAVOTNÉ TECHNICKÉ INSTALACE | | | | Číslo zakázky: | 4047/2/2024 |
| | | | | Měřítko: | 1:50 |
| | | | | Počet formátů A4: | 4 |
| Obsah: SO 01 VSTUPNÍ ČERPAČÍ STANICE, HRUBÉ PŘEDČIŠTĚNÍ PŮDORYS 1.NP | | | | Číslo přílohy: D.1.4.1.4 | Revize: |