
 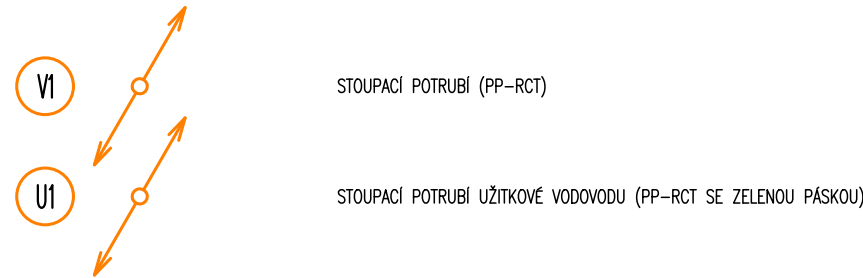



LEGENDA:

U	UMYVADLO KERAMICKÉ, SIFON UMYVADOVÝ DN 40, V= 530mm BATERIE UMYVADOVÁ STOJANKOVÁ, 2x ROHOVÝ VENTIL 1/2"-3/8", V= 580mm
UM	UMÝVÁTKO KERAMICKÉ, SIFON UMYVADOVÝ DN 40, V= 530mm BATERIE UMYVADOVÁ STOJANKOVÁ, 2x ROHOVÝ VENTIL 1/2"-3/8" , V= 580mm
P	PISOÁR KERAMICKÝ SE ZÁPACHOVOU UZÁVĚRKOU DN50 V=cca 400mm DLE TYPU ROHOVÝ VENTIL 1/2"-3/8" S DVOJITOU ZPĚTNOU KLAPKOU, V= cca 355mm DLE TYPU
D	DŘEZ SOUČÁSTÍ DODÁVKY KUCHYNĚ, ZÁPACHOVÁ UZÁVĚRKA DN 50, V= 550mm BATERIE DŘEZOVÁ STOJANKOVÁ, 2x ROHOVÝ VENTIL 1/2"-3/8" , V= 600mm
M	MYČKA, ZÁPACHOVÁ UZÁVĚRKA PODOMÍTKOVÁ/NÁSTĚNNÁ DN40 ROHOVÝ VENTIL 1/2"-3/4" S DVOJITOU ZPĚTNOU KLAPKOU, V= cca 400mm DLE TYPU
WC	KLOZET KERAMICKÝ ZÁVĚSNÝ S ZÁCHODOVÝM PRŮKEMEM, PODOMÍTKOVÝ MODUL SE SPLACHOVACÍ NÁDRŽKOU VČETNĚ SPLACHOVACÍHO TLAČÍTKA
VL	VÝLETKA STACIONÁRNÍ S MŘÍŽÍ, SPLACHOVACÍ NÁDRŽKA BATERIE VÝLETKOVÁ NÁSTĚNNÁ S PRODLOUŽENÝM RAMÍNKEM, V= 1100mm
AP	PRAČKOVÝ SIFON PODOMÍTKOVÝ PRO NÁPOJENÍ ODPADU, V=450mm ROHOVÝ VENTIL PRAČKOVÝ 1/2"-3/4" S DVOJITOU ZPĚTNOU KLAPKOU, V= 450mm
Ui	UMYVADLO KERAMICKÉ HANDICAP, SIFON PRO HANDICAP UMYVADLA DN 40, V= 530mm BATERIE UMYVADOVÁ STOJANKOVÁ HANDICAP, 2x ROHOVÝ VENTIL 1/2"-3/8", V= 580mm
WCi	KLOZET KERAMICKÝ HANDICAP ZÁVĚSNÝ SE ZÁCHODOVÝM PRŮKEMEM SPLACHOVACÍ NÁDRŽKA VČETNĚ SPLACHOVACÍHO TLAČÍTKA A ODDÁLENÉHO PNEUMATICKÉHO



POZNÁMKA:
NEJDLINOU SOUČÁSTÍ PROJEKTOVÉ DOKUMENTACE JE TECHNICKÁ ZPRÁVA
VŠECHNY PROSTUPY UVNITŘ OBJEKTU BUDOU TĚSNĚNY DLE POŽADKŮ PBR
MONTÁŽNÍ PRÁCE SE BUDOU ŘIDIT MONTÁŽNÍMI PŘEDPISY VÝROBCŮ JEDNOTLIVÝCH
MATERIÁLŮ, VÝROBKŮ A PLATNÝCH NOREM
V PŘÍPADĚ JAKÝCHKOLIV PODEZŘENÍ NA CHYBU NEBO NESOULAD V PROJEKTOVÉ
DOKUMENTACI BUDE KONTAKTOVÁN PROJEKTANT
MONTÁŽNÍ PRÁCE MUSÍ BÝT KOORDINOVÁNY S OSTATNÍMI DODAVATELI MONTÁŽNÍCH PRACÍ
ARMATURY NA VODOVODNÍM POTRUBÍ BUDOU ZPŘÍSTUPNĚNY PŘES REVIZNÍ DVÍŘKA
V PŘÍPADĚ JEJICH UMÍSTĚNÍ V PODHLEDU NEBO JINÉ STAVEBNÍ KONSTRUKCI
VÝŠKA NÁPOJENÍ ZAŘÍZOVACÍCH PŘEDMĚTŮ NA KANALIZACI A VODU BUDE ŘEŠENA PŘEDNOSTNĚ
DLE MONTÁŽNÍHO PŘEDPISU VÝROBCE ZAŘÍZOVACÍCH PŘEDMĚTŮ A ZAŘÍZENÍ

© CMC architects a.s. AUTORSKÁ PRÁVA VYHRAZENA

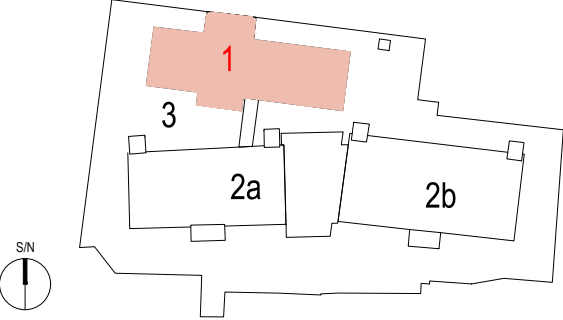NÁZEV PROJEKTU: REVITALIZACE OBJEKTŮ A PROSTORŮ KORUNNÍ, P10 čísla investičních akcí 1/4/A52/00, 1/4/F87/00, 1/4/F87/01, 1/4A52/02					
INVESTOR: Hlavní město Praha, zast. Pražskou vodohospodářskou společností a.s. Evropská 866/67, 160 00 Praha 6 - Vokovice IČO 25656112					
GENERALNÍ PROJEKTANT: CMC architects a.s. Jankovcova 1037/49, 170 00, Praha 7 IČO: 26145359 T: (+420) 724 191 909 E: email@cmca.cz kontaktní osoba: Ing. arch. Evžen Dub, ČKA autoři návrhu: Dipl. arch. David. R. Chisholm, ČKA Akad. arch. Vít Máslo, ČKA projekční team: Ing. arch. Pavel Paseka, ČKA Ing. arch. Gabriela Sekyrová Ing. arch. Anna Peteráková Mgr. art. Ing. Michal Auxt Ing. arch. Aneta Všechovská Zadáková CMCARCHITECTS					
PROJEKTANT: ENGINEERS CZ s.r.o. V Háji 1092/15 170 00, PRAHA 7 IČO: 24127663 T: (+420) 252 546 463 info@engineers-cz.cz V Háji 1092/15, 170 00 PRAHA 7 - Holešovice ENGINEERS CZ IČ: 241 27 663 Tel.: +420 252 546 463 E-mail: info@engineers-cz.cz www.engineers-cz.cz					
PROJEKTANT ČÁSTI: pipeproject s.r.o. Fr. Škroupa 1520/5 370 06 České Budějovice IČO: 06810381 T: (+420) 723 884 920 pojar@pipeproject.cz pipeproject					
RAŽÍTKO: SCHEMA: PARE:  LEGENDA INVESTIČNÍCH AKCÍ 1 INVESTIČNÍ AKCE 1/4/F87/00 Obnova pláště a střechy provozního objektu Korunní, P10 1 INVESTIČNÍ AKCE 1/4/F87/01 Obnova pláště a střechy provozního objektu Korunní, P10 – vodárenská věž 2a INVESTIČNÍ AKCE 1/4/A52/00 Rekonstrukce VDJ Korunní, P10 (expoziční vodojem) 2b INVESTIČNÍ AKCE 1/4/A52/00 Rekonstrukce VDJ Korunní, P10 (funkční vodojem) 3 INVESTIČNÍ AKCE 1/4/A52/02 Revitalizace objektu a prostorů VDJ Korunní, P10					
± 0,000 = 269,140 Bpv					
OBJEKT: SO 0101, SO 0102					
NÁZEV VÝKRESU: Půdorys vodovodu 4.NP					
ČÁST: D.1.4.2 Vodovod					
STUPEŇ: DOKUMENTACE PRO VÝBĚR ZHOTOVITELE					
ZODPOVĚDNÝ PROJEKTANT: Jaroslav Pojar					
MANAŽER PROJEKTU: Ing. arch. Evžen Dub					
HIP: Ing. Petr Jodas					
VYPRACOVAL: Jaroslav Pojar					
MĚŘÍTKO: 1:50					
DATUM: 11/2023					
INDEX:	369	DVZ	1	0101_0102	VOD 05
	PROJEKT	FÁZE	INVESTIČNÍ AKCE	ČÍSLO OBJEKTU	ČÁST ČÍSLO VÝKRESU
ZMĚNA:					01