



PŮDORYS

MĚŘÍTKO 1 : 50

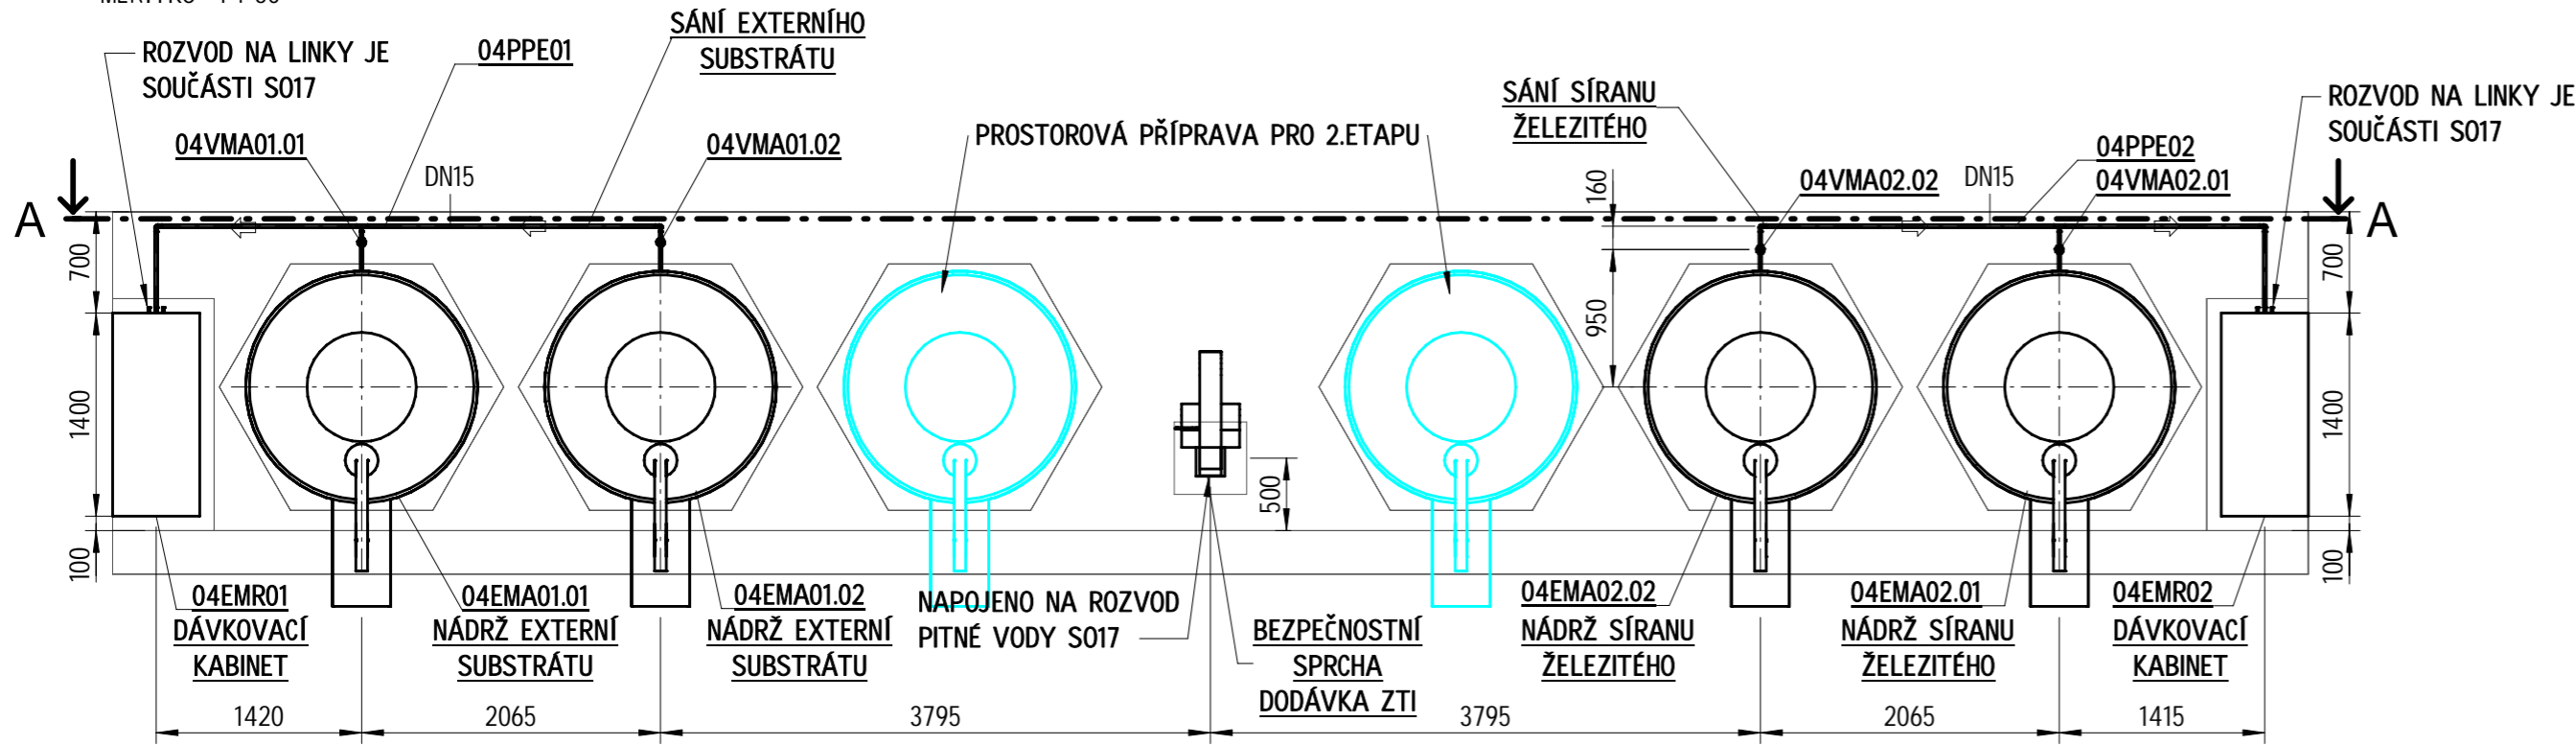

ŘEZ A-A

MĚŘÍTKO 1 : 50

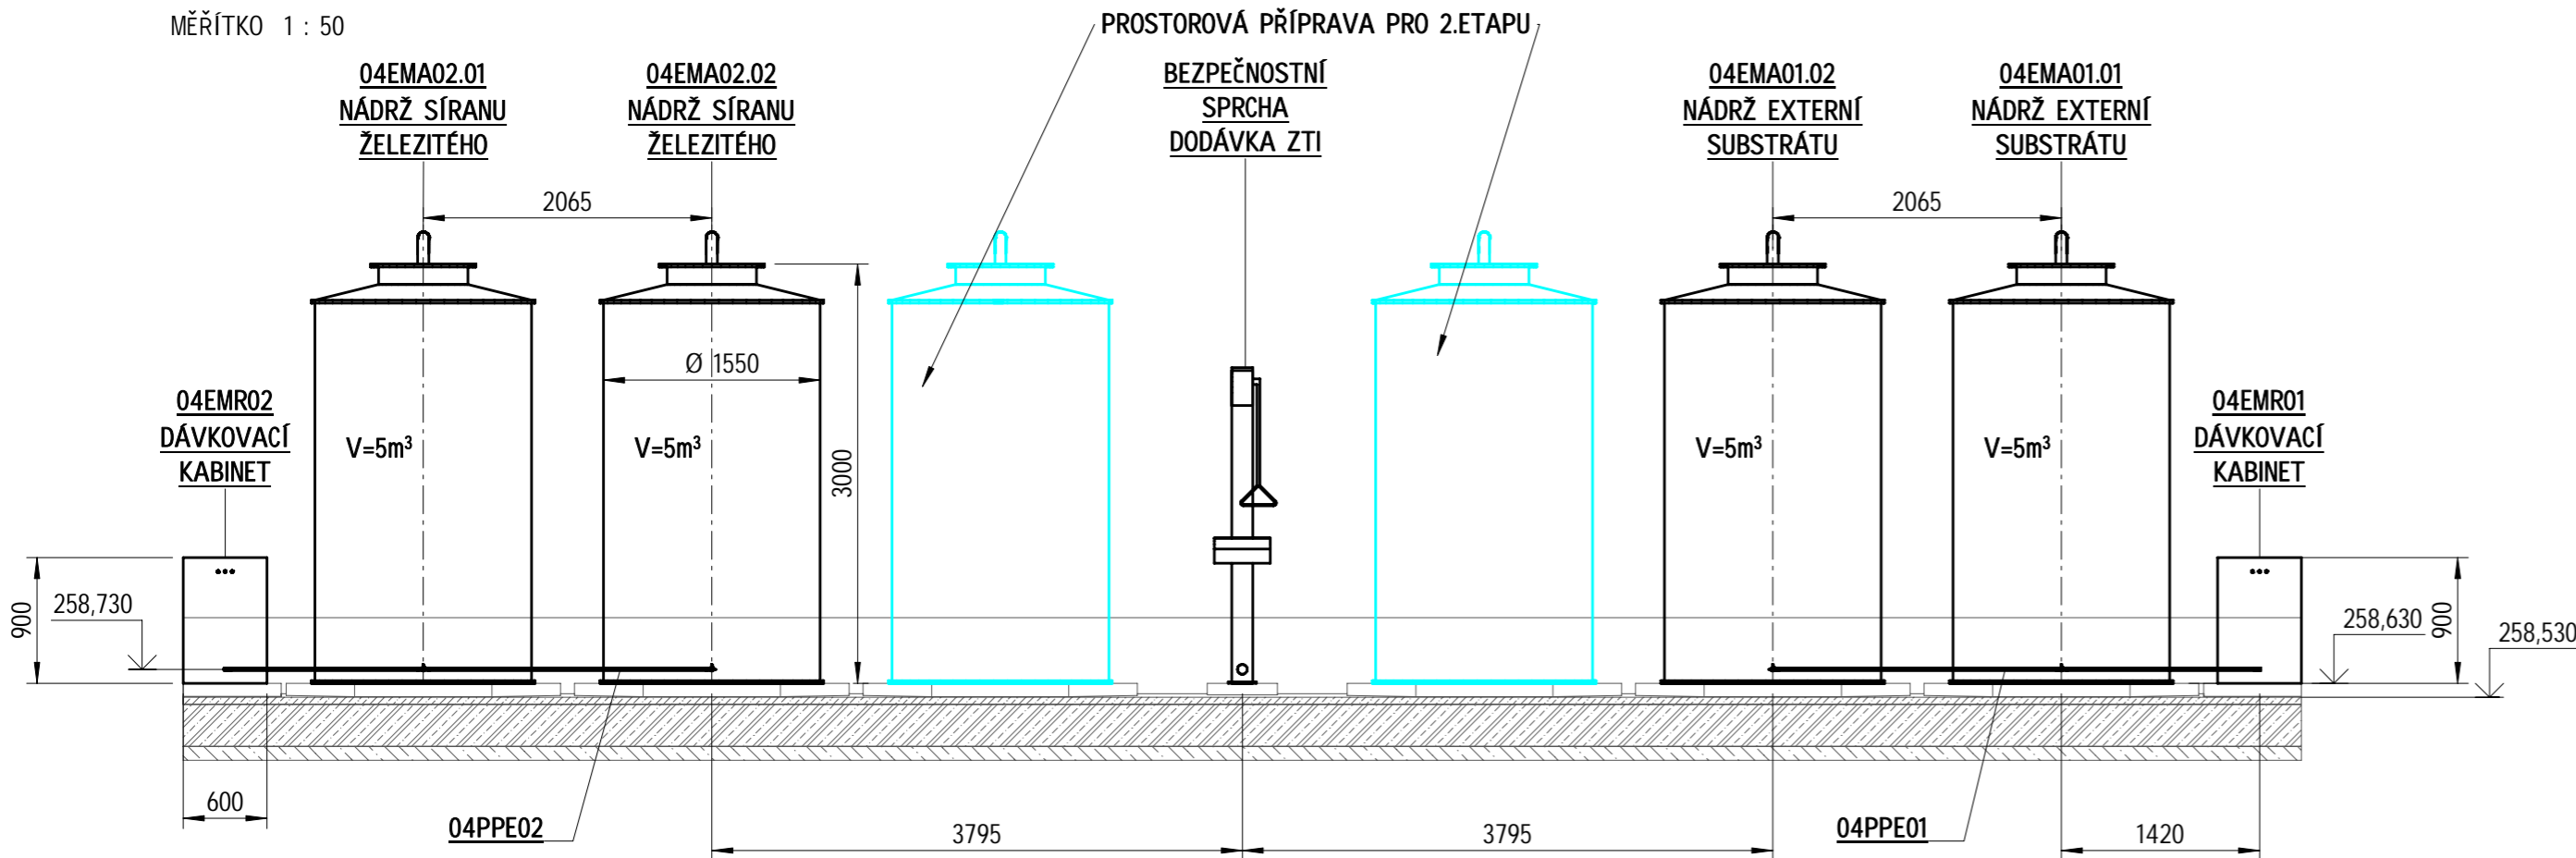

- LEGENDA:
- PROSTOROVÁ PŘÍPRAVA PRO 2. ETAPU
 - PŘÍPRAVA PRO 2. ETAPU, VYBUDOVÁNO V RÁMCI 1.ETAPY

VÝŠKOVÝ SYSTÉM: Bpv		SOUŘADNÝ SYSTÉM: S-JTSK	
6			
5			
4			
3			
2			
1			
REVIZE	POPIS	DATUM	SCHVÁLIL

Sweco Hydroprojekt a.s. Ústředí Praha Táborská 31, 140 16 Praha 4; praha@sweco.cz; www.sweco.cz				<div>SWECO</div> <div></div>	
VYPRACOVAL	Vichra	HIP	Ing. Kubová, Ph.D.	T. KONTROLA	Bc. Braun
PROJEKTANT	Bc. Braun	ŘEDITEL DIVIZE	Ing. Hanák	DATUM	10/2023
OBJEDNATEL	Pražská vodohospodářská společnost a.s.			OKRES	Praha - Kbely
AKCE: Rekonstrukce ČOV Kbely - aktualizace DPS č. akce: 1/3/L22/00				ČÍSLO ZAKÁZKY	11 2160 04 01
				STUPEŇ	DPS
				FORMÁT	4x A4
				MĚŘÍTKO	1 : 50
				ARCHIVNÍ ČÍSLO	006244/23/1
ČÁST STAVBY	Strojně - technologická část			SO/PS	PS 51
PŘÍLOHA:	OBJEKT SO09 PŮDORYS ŘEZ			ČÍSLO PŘÍLOHY	D.2.1.4.09
					<div>c</div> <div>1</div>

Tato dokumentace včetně všech příloh (s výjimkou dat poskytnutých objednatelem) je duševním vlastnictvím akciové společnosti Sweco Hydroprojekt a.s. Objednatel této dokumentace je oprávněn ji využít k účelům vyplývajícím z uzavřené smlouvy bez jakéhokoliv omezení. Jiné osoby (jak fyzické, tak právnické) nejsou bez předchozího výslovného souhlasu objednatele oprávněny tuto dokumentaci ani její části jakkoli využívat, kopírovat (ani jiným způsobem rozmnožovat) nebo zpřístupnit dalším osobám. Poznámka: Podpisy zpracovatelů jsou připojeny pouze k výtisku číslo 01 nebo originálu přílohy (matrici).